



PLANO PLANTA BAJA  
ESC. : 1 : 100

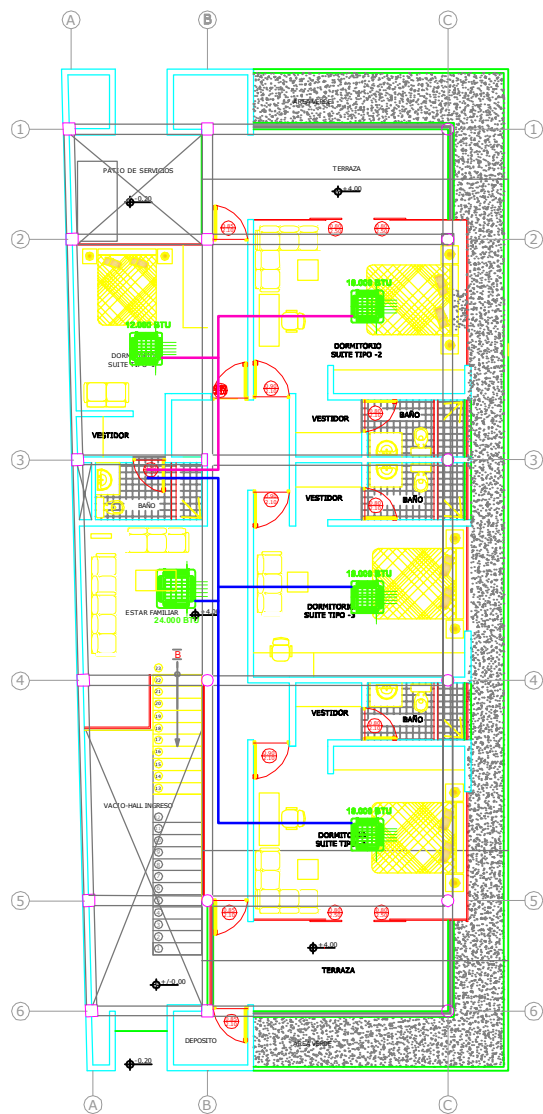

PLANO PLANTA ALTA  
ESC. : 1 : 100

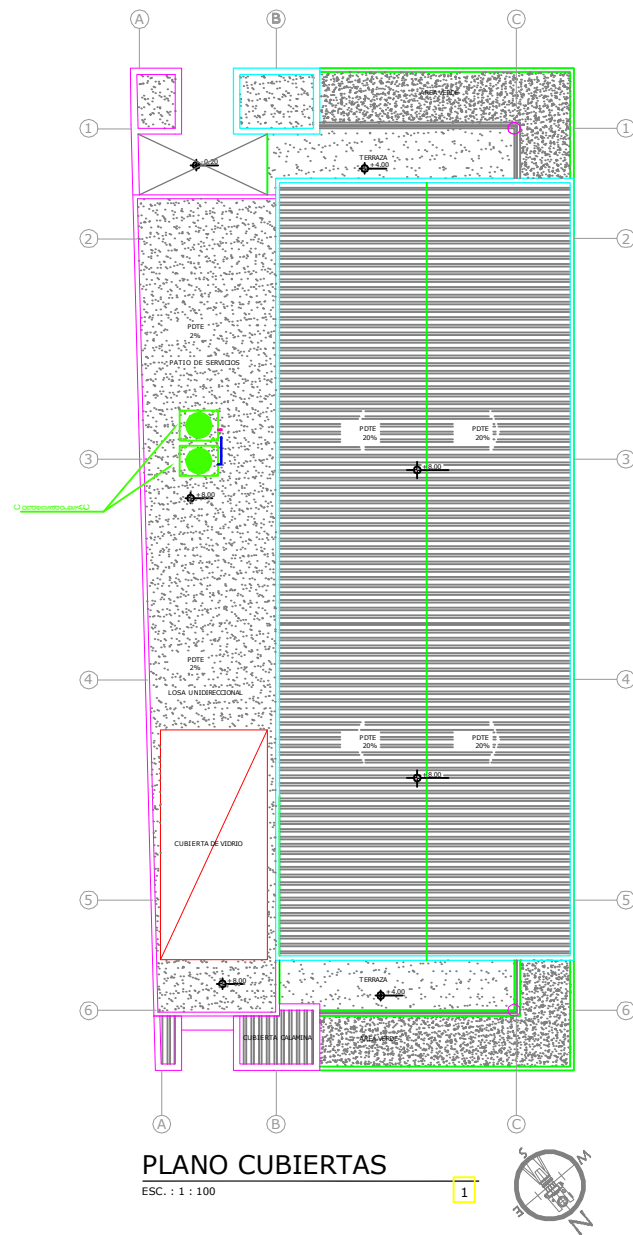

PLANO CUBIERTAS  
ESC. : 1 : 100

SIMBOLOGÍA / AIRE ACONDICIONADO

	EVAPORADOR AIRE ACONDICIONADO TIPO CASSETTE
	RAMALES DE CAÑERÍA - SISTEMA 1
	RAMALES DE CAÑERÍA - SISTEMA 2
	CONDENSADOR AIRE ACONDICIONADO VRF

	Proyecto	Detalle	Descripcion	Escala: 1:50	LAM N°
	CASA EJECUTIVA YPFB SANTA CRUZ	SISTEMA DE CLIMATIZACIÓN VRF AIRE ACONDICIONADO	PLANTA	Fecha:	