


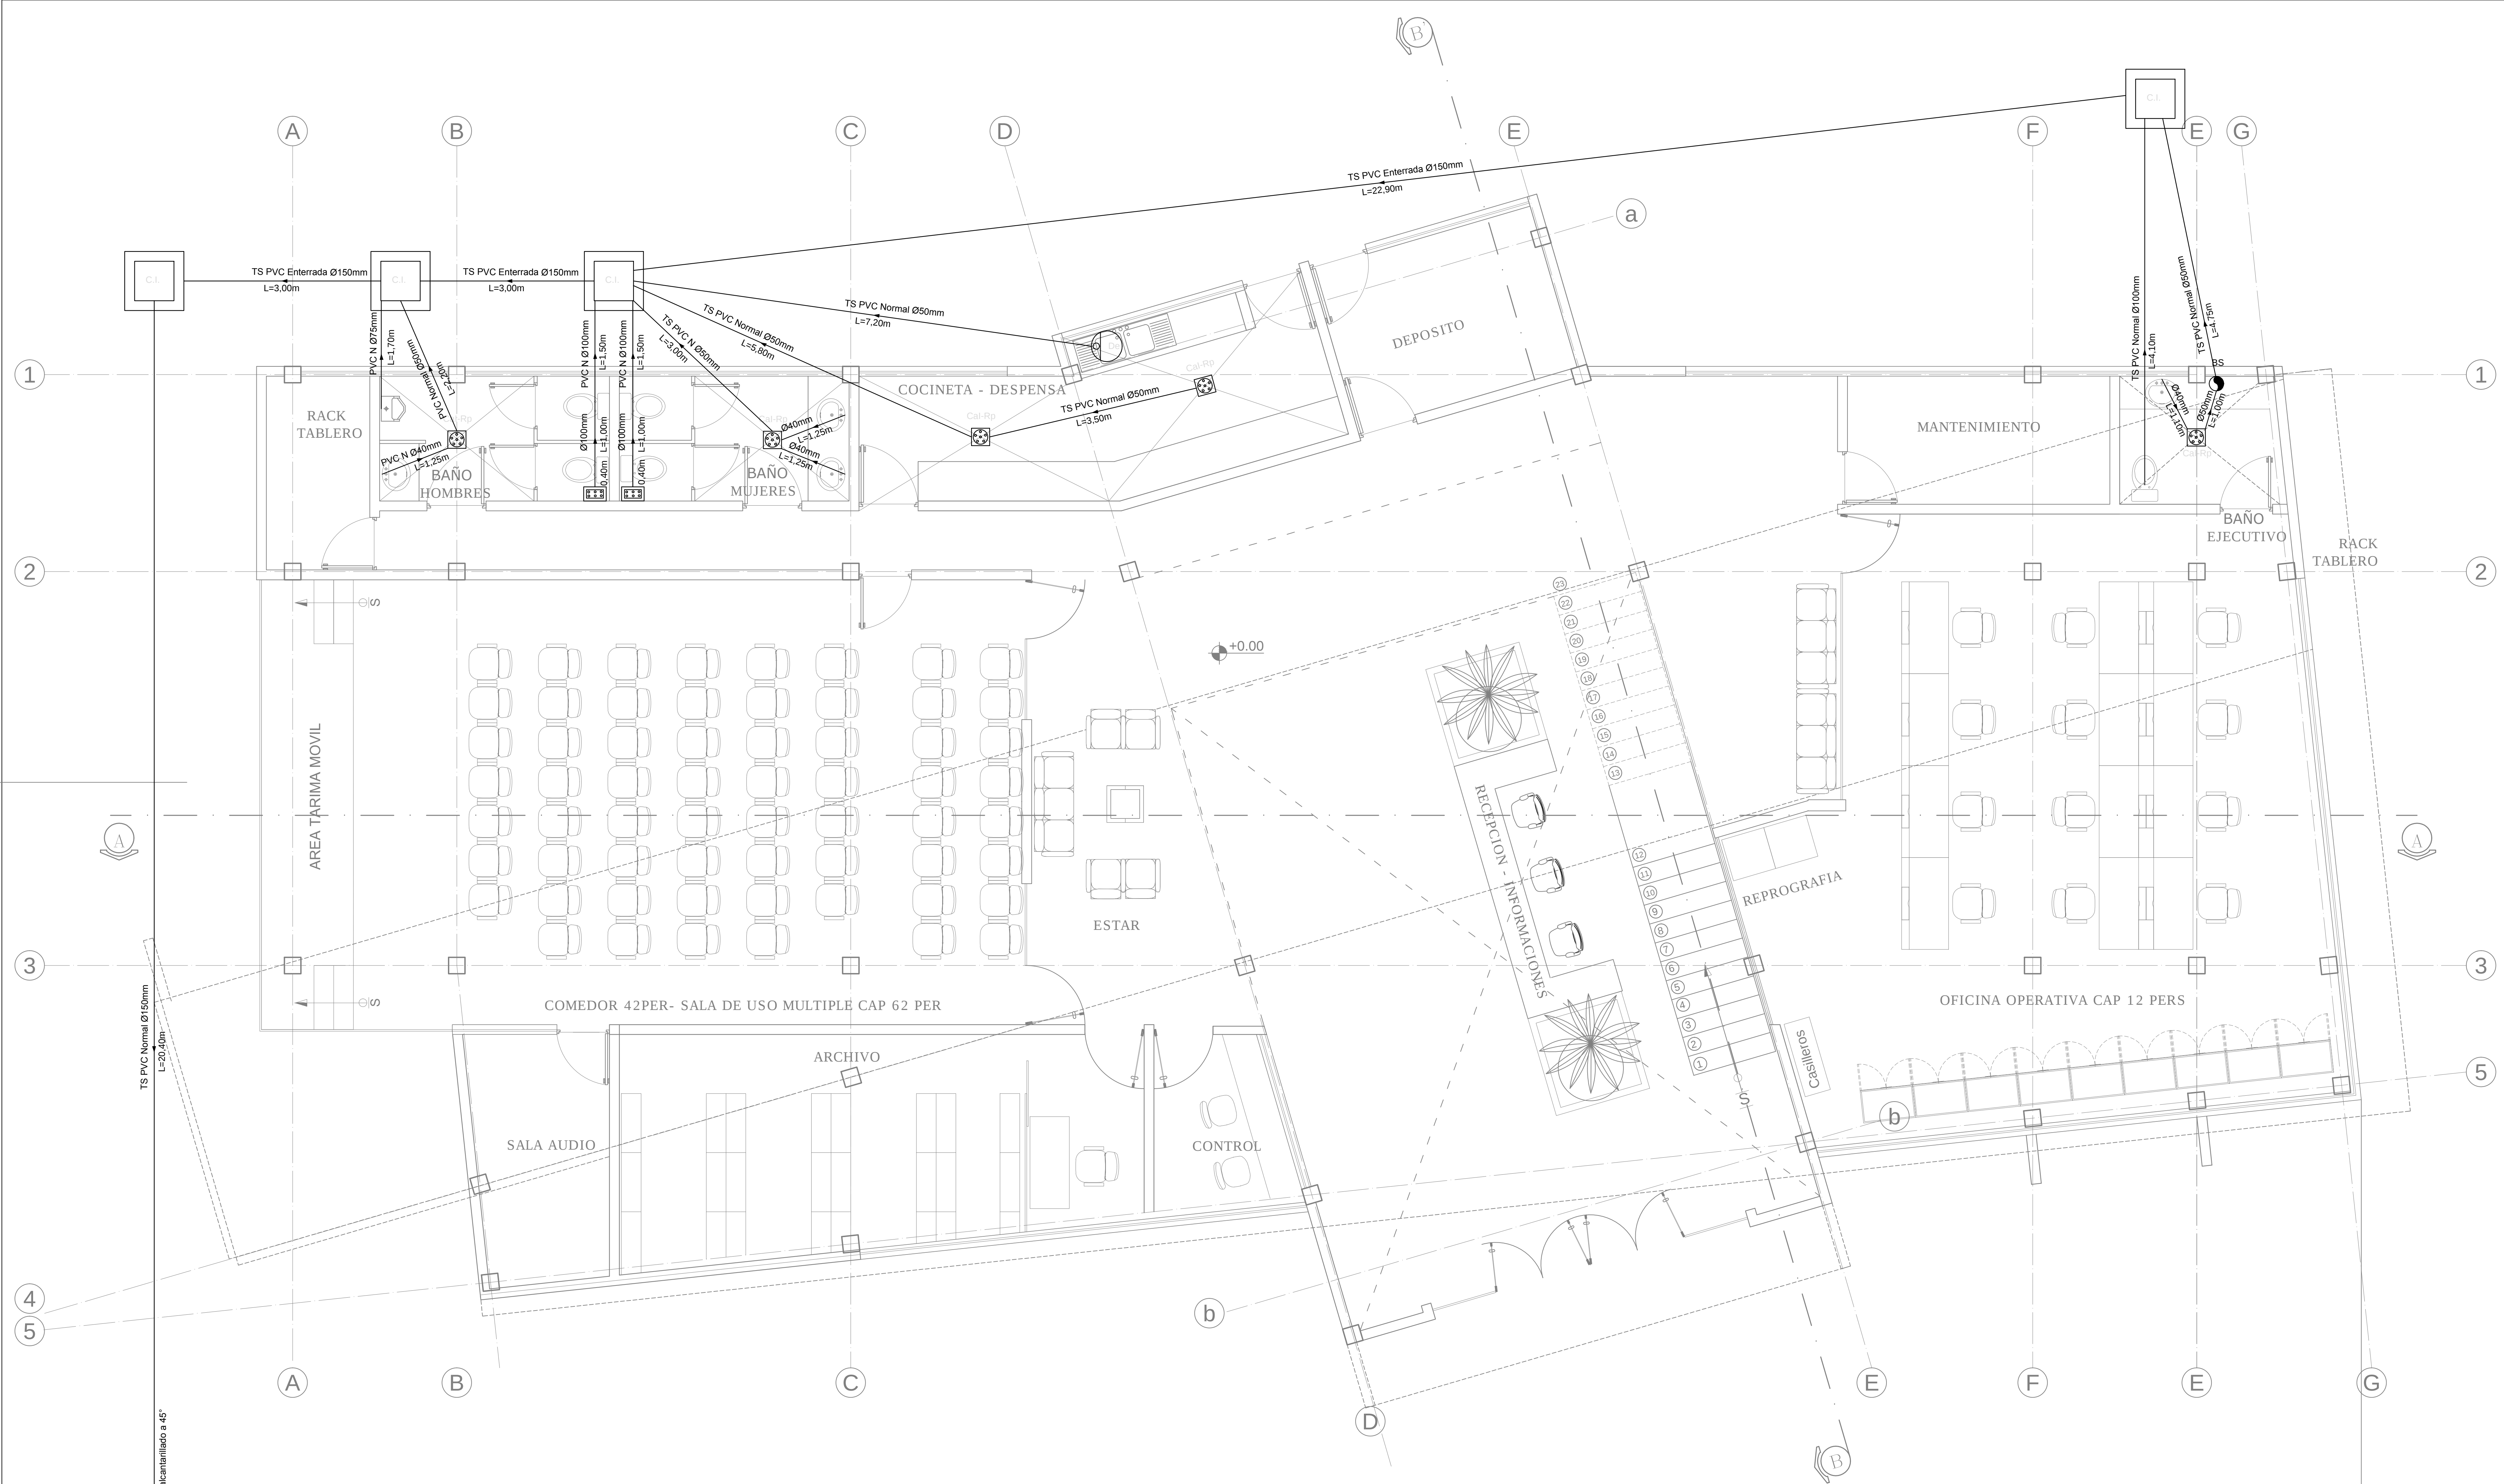

SÍMBOLO	DESCRIPCIÓN
	TUBERÍA DE AGUA FRÍA
	TUBERÍA DE AGUA CALIENTE
	TUBERÍA DE ALCANTARILLADO SANITARIO
	TUBERÍA DE ALCANTARILLADO PLUVIAL
	BAJANTE ALC. SANITARIO
	BAJANTE PLUVIAL
	MONTE AGUA POTABLE
	COLUMNA DE BAJANTE CONTRA MANEJO AGUA CALIENTE
	CAJA INTERCEPTORA CON TAPA
	REJILLA DE PISO SIFONADA
	CAJA INTERCEPTORA CON REJILLA DE PISO
	CÁMARA DE REGISTRO
	CALEFÓN A GAS
	CÁMARA DE INSPECCIÓN
	CÁMARA DESGRASADORA

TEXTO	DESCRIPCIÓN
PVC N o PVC NORMAL	TUBERÍA DE PVC SERIE NORMAL
PVC R o PVC REFORZADA	TUBERÍA DE PVC SERIE REFORZADA
o PVC ENTERRADA	TUBERÍA DE PVC ENTERRADA PARA ALCANTARILLADO
PP	TUBERÍA DE POLIPROPILENO
TS	TUBERÍA SANITARIA
TP	TUBERÍA PLUVIAL
TAP	TUBERÍA DE AGUA FRÍA
TAC	TUBERÍA DE AGUA CALIENTE

ESPECIFICACIONES
* Los ramales de descarga de artefactos sanitarios con diámetros nominales iguales o menores a DN 75 deberán ser instalados con una pendiente mínima del 2%

ALCANTARILLADO SANITARIO - PLANTA BAJA
ESC. : 1 : 100
OFICINAS DISTRITO COMERCIAL
AMAZONICO - RIBERALTA

REVISIONES					
FECHA	REV.	DESCRIPCIÓN	POR	CP	CLT

REPRESENTANTE LEGAL:

ARQUITECTO:

PROFESIONAL RESPONSABLE:

RESPONSABLE DE OBRA:

UBICACION:

DIBUJO ELABORADO EN:

PROPIETARIO: 	OBRA: CONSTRUCCIÓN OFICINAS DTCA - RIBERALTA		
MODELO: -	UBICACIÓN: DISTRITO AMAZÓNICO (RIBERALTA)		
ARCHIVO: S	LOCALIDAD: EL ALTO		
DESCRIPCIÓN: PLANOS SANITARIOS		ESPECIALIDAD: INGENIERIA	FECHA: JULIO - 2013
ESCALA: 1:50		REVISIÓN: 1	LÁMINA: 2/6