



1 CABLEADO DE SUBESTACIÓN  
1 : 100

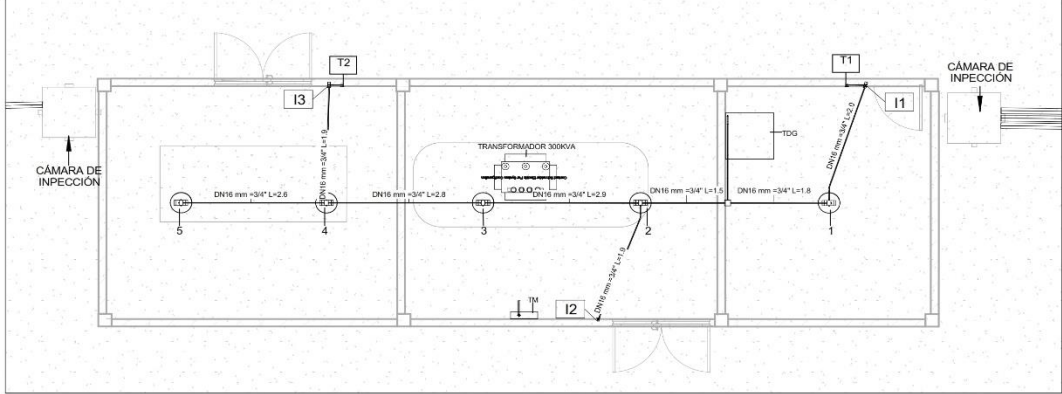

2 DUCTEADO DE SUBESTACIÓN  
1 : 100

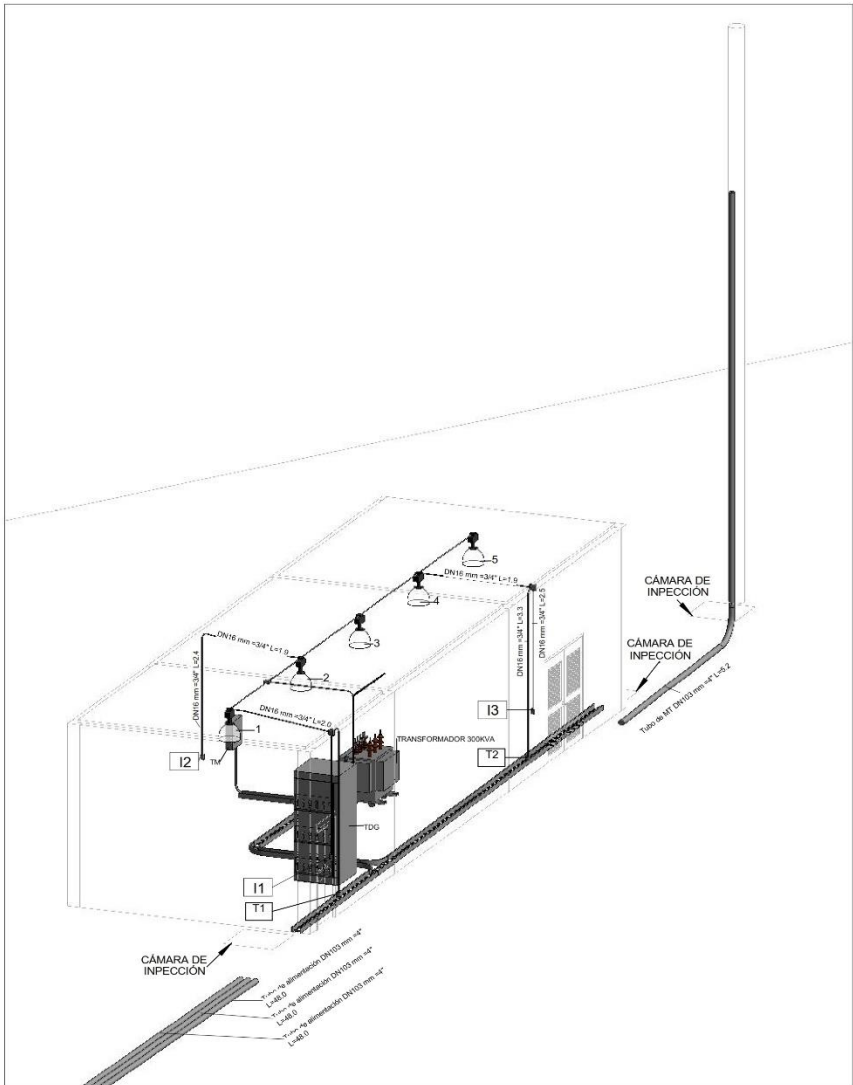

3 SUBESTACIÓN ISOMETRICO

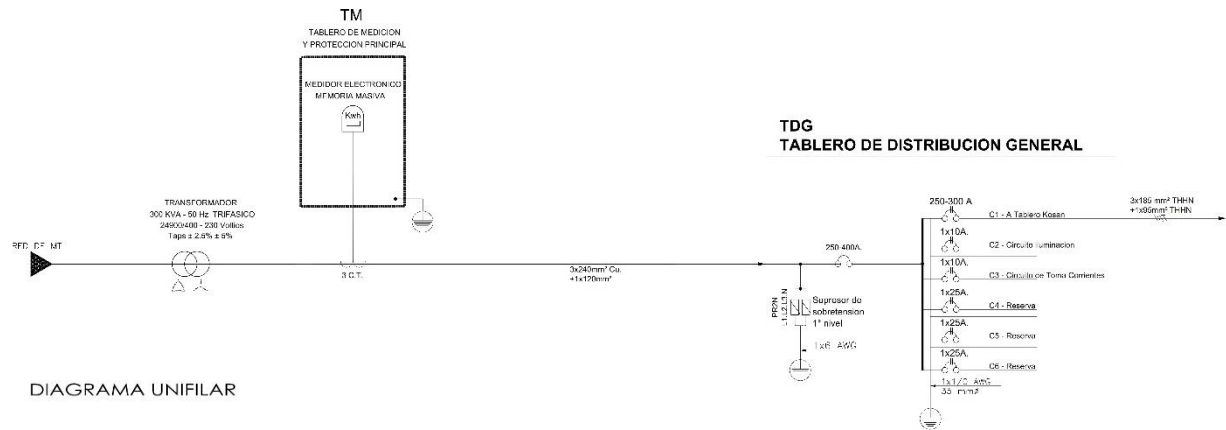


DIAGRAMA UNIFILAR

PLANILLA DE DISTRIBUCION GENERAL					
TABLERO DE DISTRIBUCION GENERAL (TDG)			PLANTA ENGARRAFADORA BERMEJO		
TENSION: 380/220 [V] FASE 3Ø			MONTAJE: EMPOTRADO EN LA PARED		
Nº DE CIR	POTENCIA INSTALADA	CARGA (A)	CONDUCTOR (MM2)	PROTECCION TERMOMAGNÉTICA (A)	POLOS
C1	172.000.00	261.33	3X185 - 1X95	250-300	3
C2	200.20	0.91	2X4	10	1+N
C3	400.40	1.82	2X4	10	1+N
RESERVA	3000.00	13.64	4X6	25	3
RESERVA	3000.00	13.64	4X6	25	3
RESERVA	3000.00	13.64	4X6	25	3
POTENCIA INSTALADA	172.200.20	305	3X240 - 1X120	250-400	3

YACIMIENTOS PETROLIFEROS FISCALES BOLIVIANOS

GERENCIA DE COMERCIALIZACIÓN

DIRECCIÓN DE OPERACIÓN Y MANTENIMIENTO



La fuerza que transforma Bolivia

MANTENIMIENTO Y ADECUACIÓN SUBESTACIÓN PLANTA ENGARRAFADORA BERMEJO

DIRECTOR DE OPERACIÓN Y MANTENIMIENTO: ING. PAULO ARCE


ELABORADO POR	FECHA	FIRMA
DISEÑO: Ing. Diego Chambi Quispe	03/2018	
REVISADO POR	FECHA	FIRMA
SUP.		

INSTALACIONES ELÉCTRICAS


DETALLE DE INSTALACIONES

Scale1 : 100


01/02

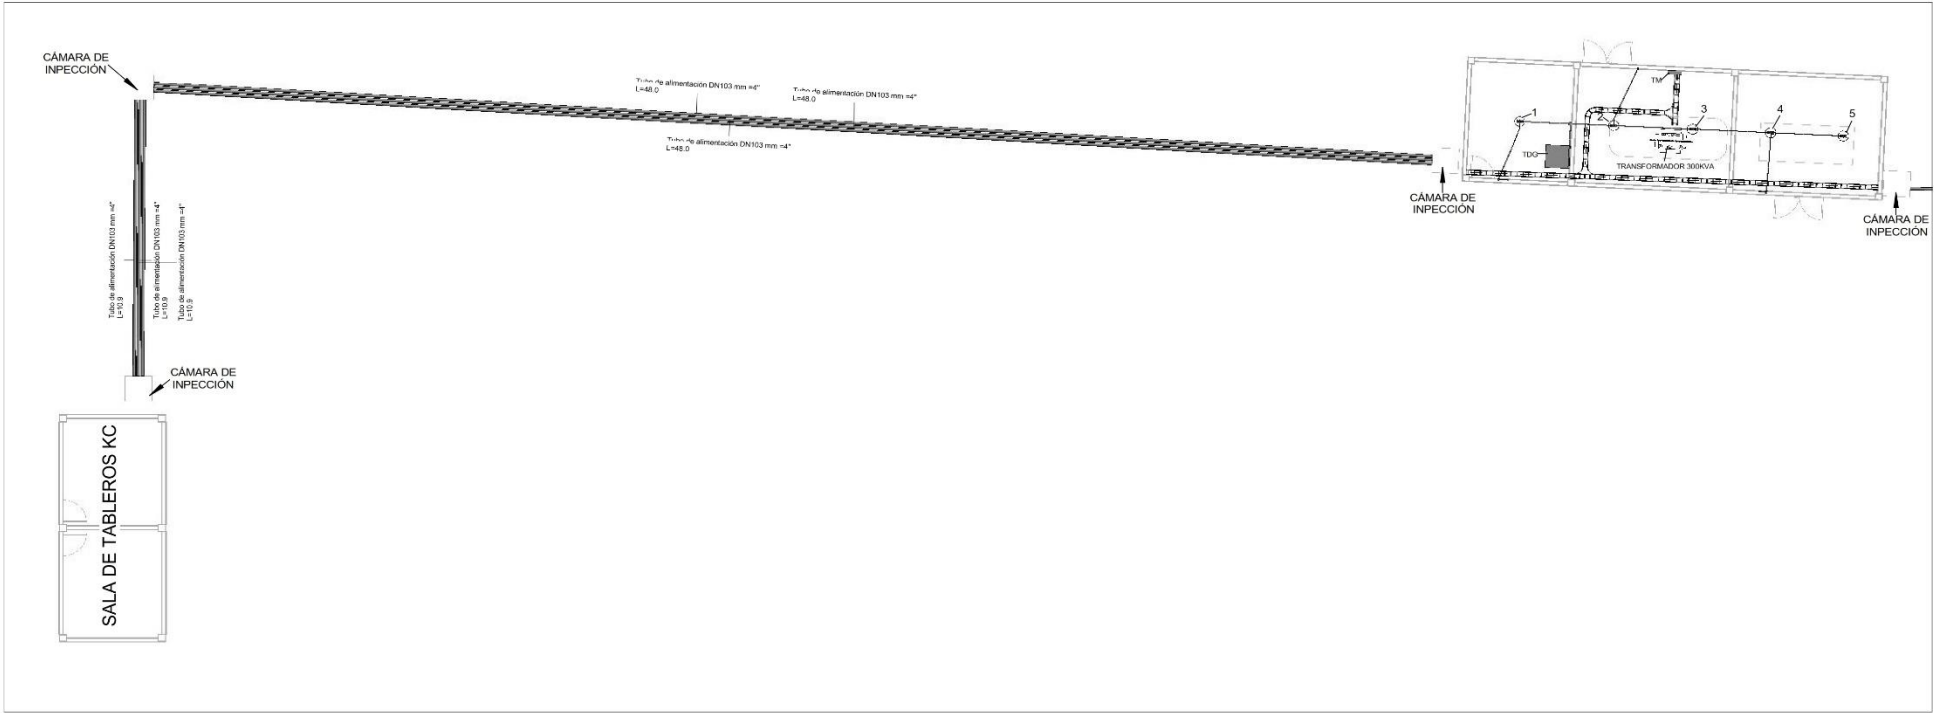


1 Vista de Planta - Llamada 1  
1 : 200

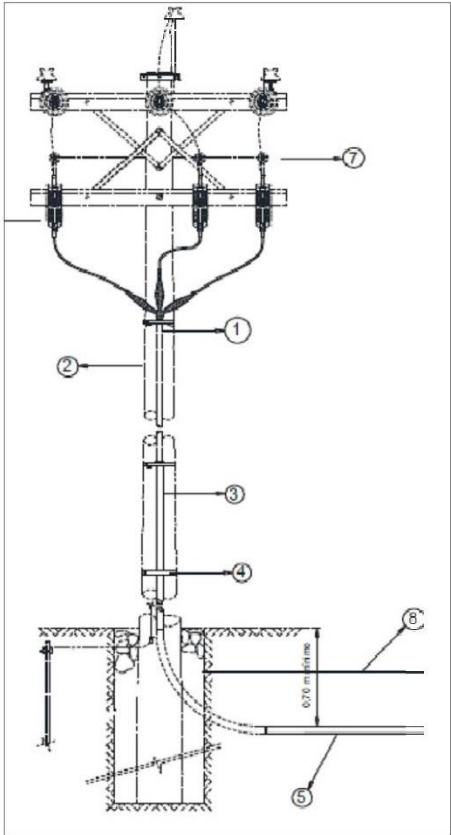

3 ACOMETIDA SUBTERRANEA MT2  
1 : 100

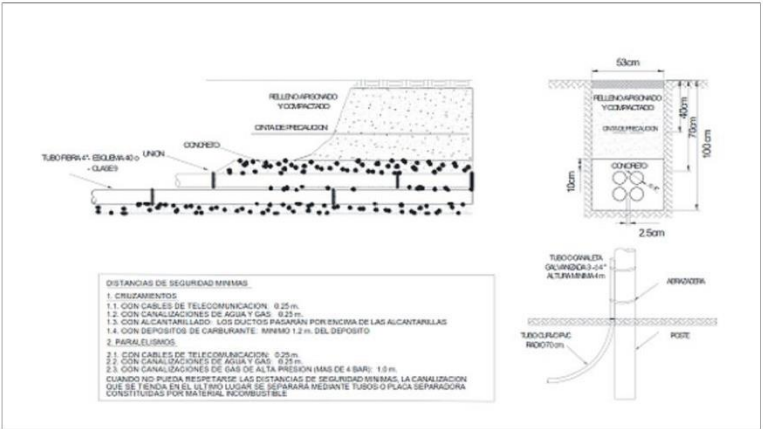


5 DETALLE CONSTRUCTIVO MT2  
1 : 100

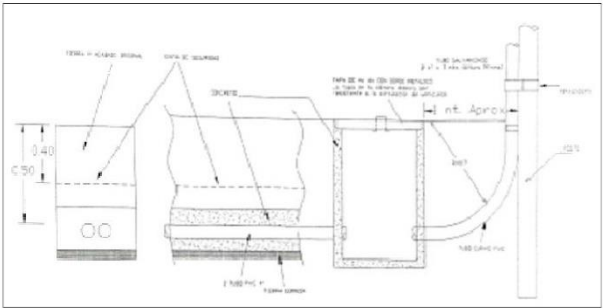

4 DETALLE CONSTRUCTIVO MT1  
1 : 100

ACOMETIDA SUBTERRANEA EN MEDIA TENSION

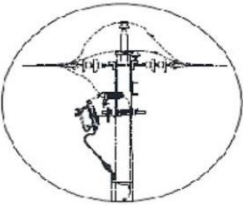

ITEM	DESCRIPCION
1	CABLE TRIFASICO SUBTERRANEO X.P.E COBRE
2	POSTE DE CONCRETO DE 12 m.
3	TUCC DE FIERRO 4"x4 m 6 CANALETA DE PROTECCION
4	ABRAZADERAS
6	TUCCS DE PVC - CLASE 6 o ESQUEMA 40 DE 4" HORMIGONADOS
8	CAJAS PORTAFUSIBLES
7	PAPAFRAYOS
9	CINTA DE SEGURIDAD

2 ACOMETIDA SUBTERRANEA MT1  
1 : 100

YACIMIENTOS PETROLIFEROS FISCALES BOLIVIANOS			
GERENCIA DE COMERCIALIZACIÓN DIRECCIÓN DE OPERACIÓN Y MANTENIMIENTO			
MANTENIMIENTO Y ADECUACIÓN SUBESTACIÓN PLANTA ENGARRAFADORA BERMEJO			
DIRECTOR DE OPERACIÓN Y MANTENIMIENTO: ING. PAULO ARCE			
ELABORADO POR		FECHA	FIRMA
DISEÑO:	Ing. Diego Chambi Quispe	03/2018	
REVISADO POR		FECHA	FIRMA
SUP.			
INSTALACIONES ELÉCTRICAS			
Vista de Planta y Detalle de Instalación			02/02
Scale Como se indica			