
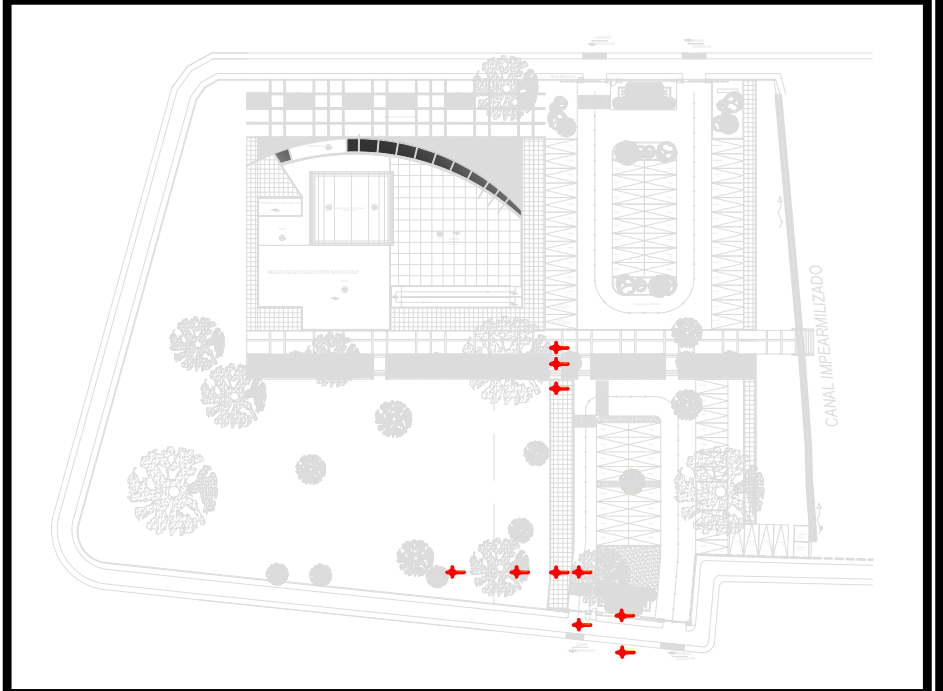
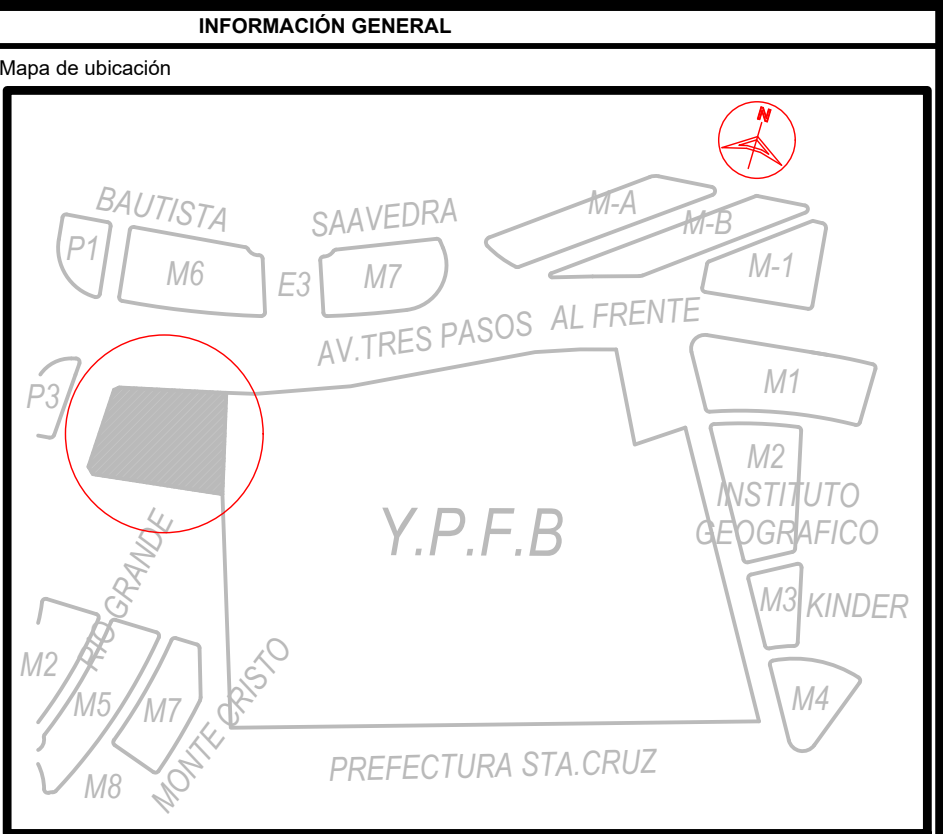


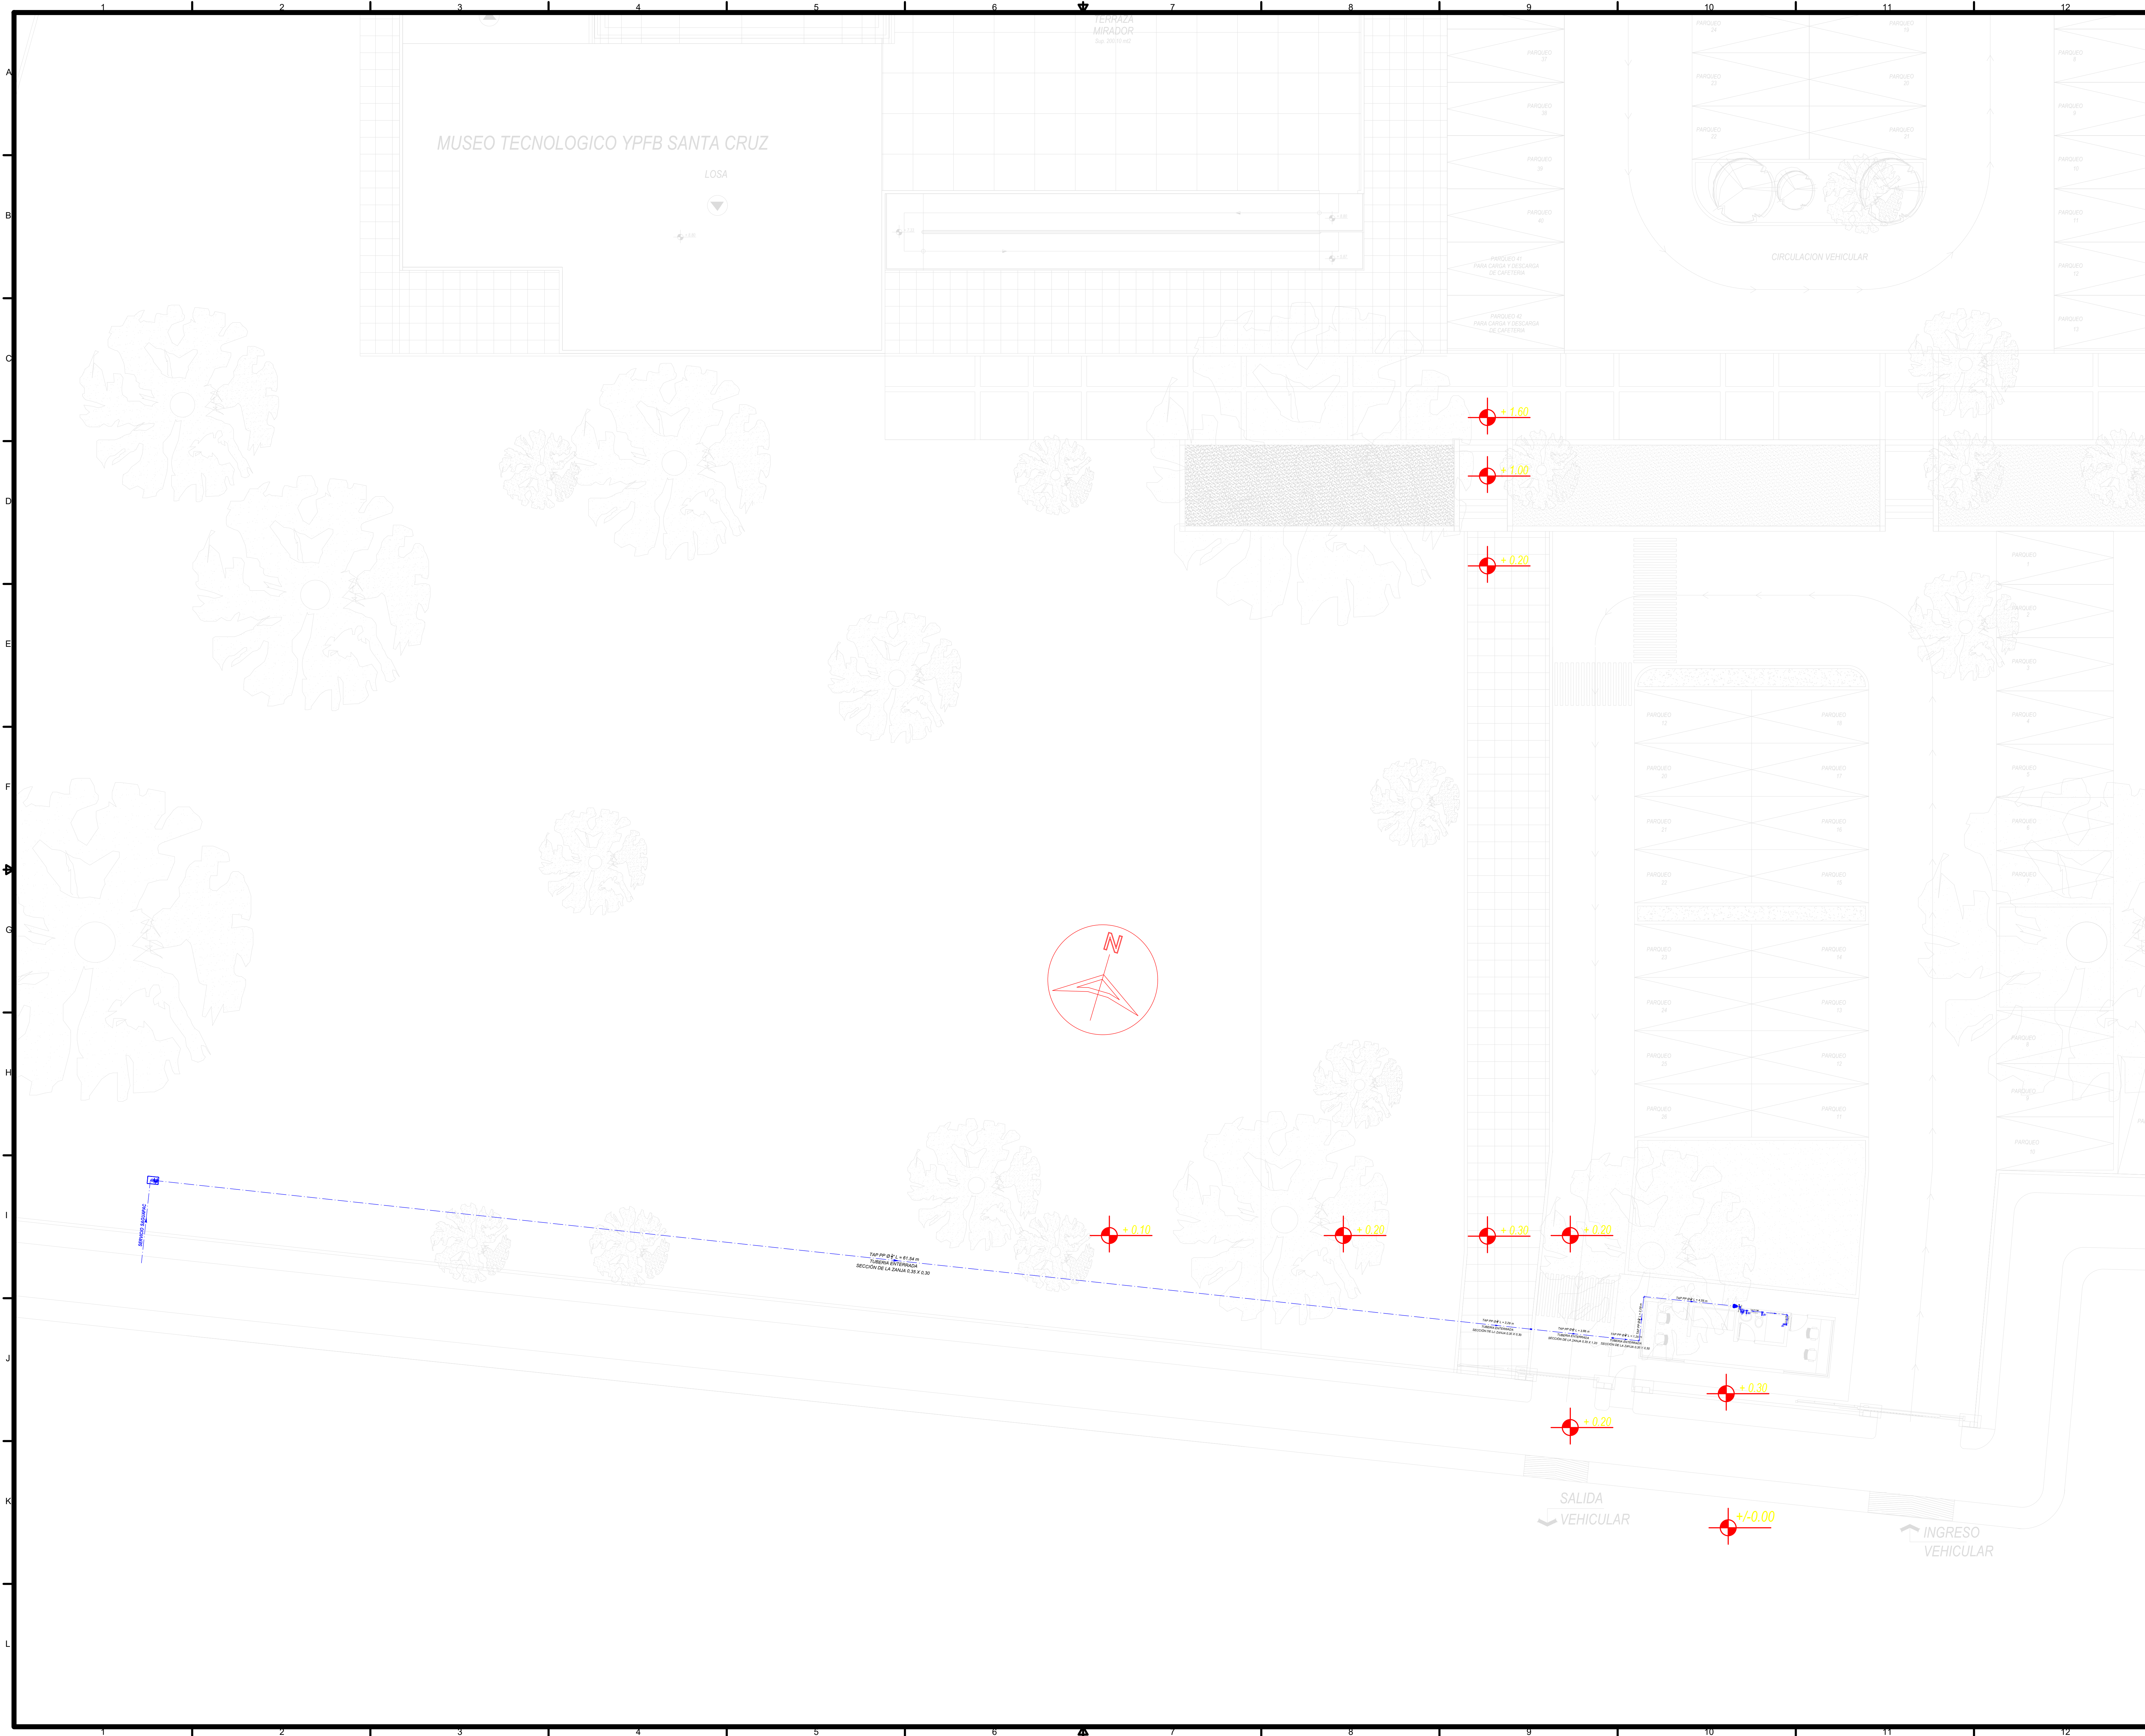

DOCUMENTOS DE REFERENCIA	
DWG N°	Descripción

LEYENDAS	
SÍMBOLO	DESCRIPCIÓN
	MEDIDOR DE AGUA
	TUBERIA DE AGUA FRIA
	VALVULA DE COMPUERTA
	REDUCCIÓN
	CRUCE DE TUBERIAS
	TEE Y CRUZ
	CODOS DE 90° Y 45°
	CODO DE 90° SUBIDA Y BAJADA
	TEE SUBIDA Y BAJADA

REV.	DESCRIPCIÓN EMBOSÓN	FECHA	EJEC.	VERIF.	APROB.
0	PLANO SANITARIO - AP	21-05-18	21-05-18	21-05-18	21-05-18

REVISIÓN - VALIDACIÓN

LA INFORMACIÓN DE ESTE DOCUMENTO SON DE PROPIEDAD DE YPFB, SIENDO PROHIBIDA SU UTILIZACIÓN TOTAL O PARCIAL, SIN SU AUTORIZACIÓN POR ESCRITO.

YPFB

Proyecto: CONSTRUCCIÓN DE MURO PERIMETRAL, ÁREAS EXTERIORES Y CASETA DE VIGILANCIA DISTRITO COMERCIAL.

Título: PLANO HIDROSANITARIO - SISTEMA DE DISTRIBUCIÓN DE AGUA POTABLE

Área: PLANO GENERAL HIDROSANITARIO - AGUA POTABLE

Lugar: SANTA CRUZ DE LA SIERRA

Nombre	Fecha	Firma
Dibujó: T.V.A.	21-05-2018	Etapas: PROYECTO
Proyectó: T.V.A.	21-05-2018	Formato: A0
Revisó: 01	21-05-2018	Escala: 1:1000
Nombre de dibujo: GIPH-DIM-UFELP-SANT-AP_1-3	Hoja: 01 de 03	Del Rev: 01