


# PLANO DEL SISTEMA DE DISTRIBUCIÓN DE AGUA POTABLE


ESCALA 1:100

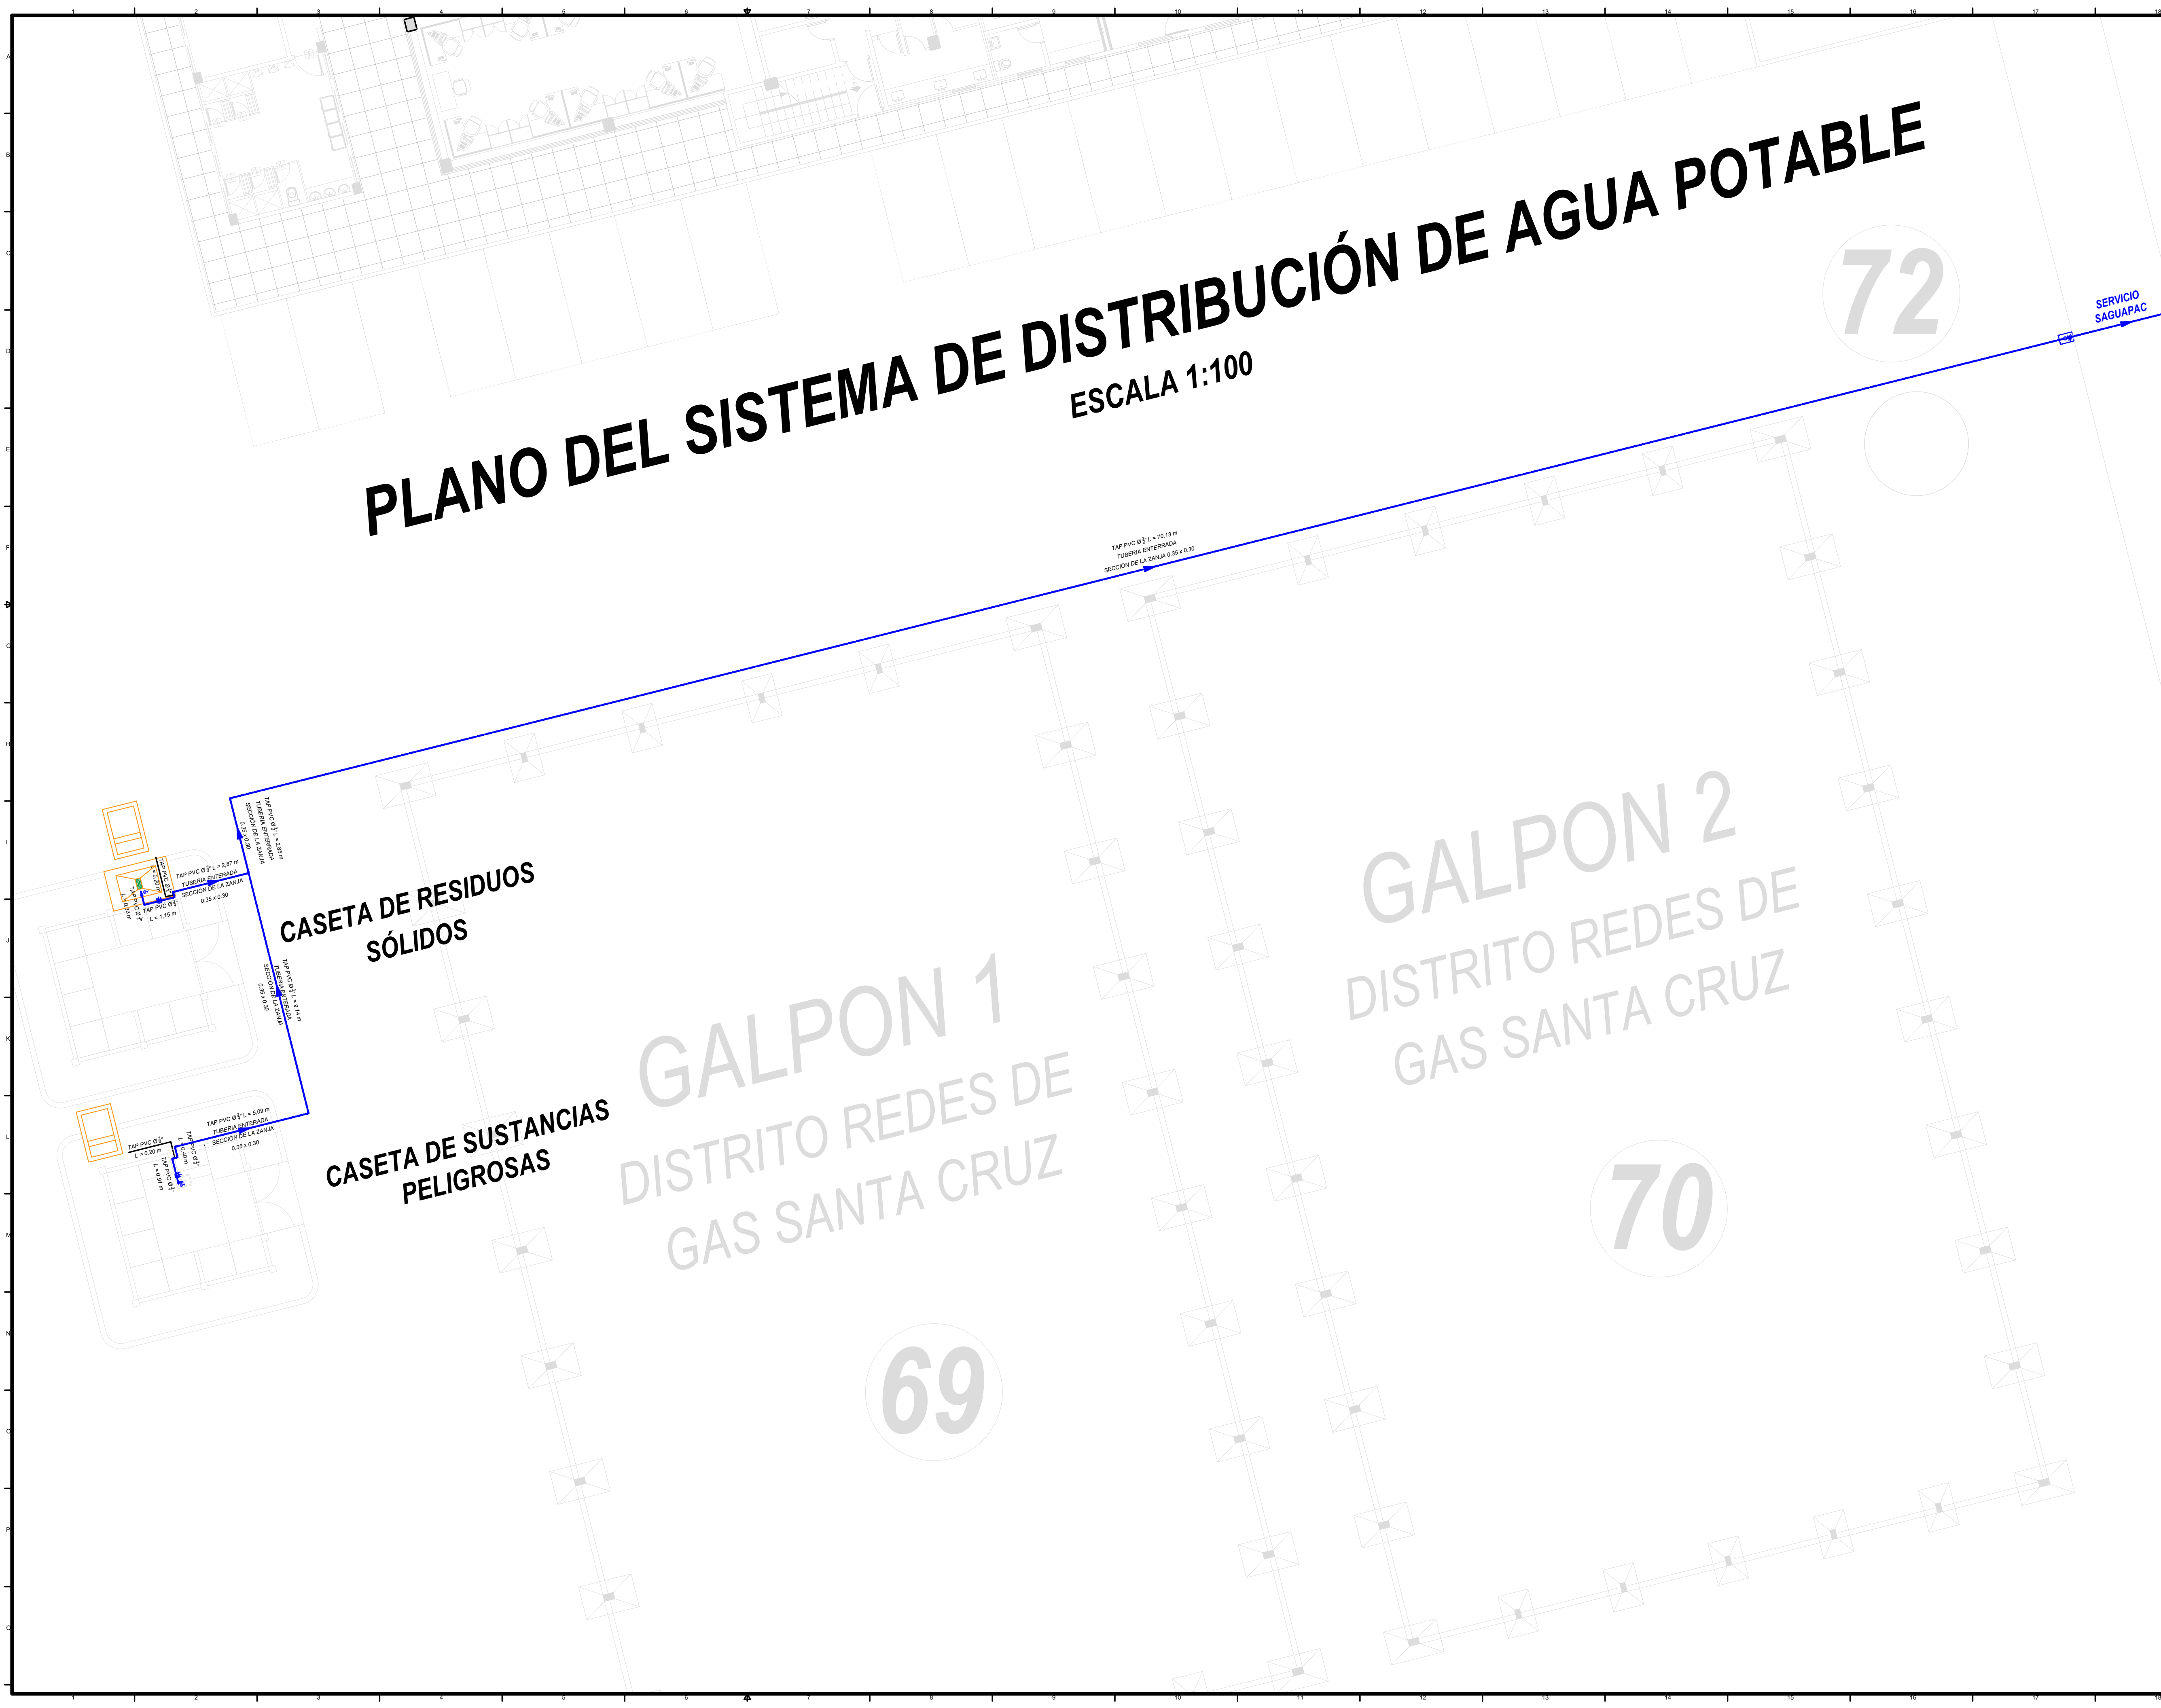

72

70

69

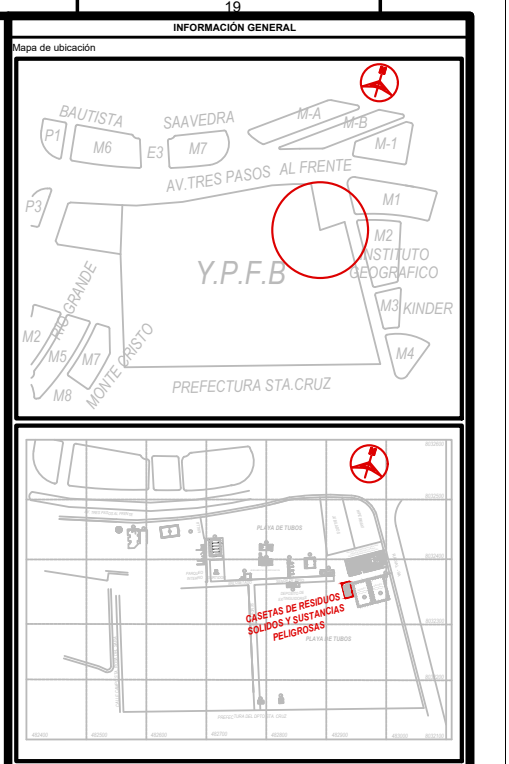

| SIMBOLO |  | DESCRIPCIÓN                 |
|---------|--|-----------------------------|
|         |  | MEDIDOR DE AGUA             |
|         |  | TUBERIA DE AGUA FRIA        |
|         |  | VALVULA DE COMPUERTA        |
|         |  | REDUCCIÓN                   |
|         |  | CRUCE DE TUBERIAS           |
|         |  | TEE Y CRUZ                  |
|         |  | CODOS DE 90° Y 45°          |
|         |  | CODO DE 90° SUBIDA Y BAJADA |
|         |  | TEE SUBIDA Y BAJADA         |

| SIMBOLO |  | DESCRIPCIÓN                 |
|---------|--|-----------------------------|
|         |  | MEDIDOR DE AGUA             |
|         |  | TUBERIA DE AGUA FRIA        |
|         |  | VALVULA DE COMPUERTA        |
|         |  | REDUCCIÓN                   |
|         |  | CRUCE DE TUBERIAS           |
|         |  | TEE Y CRUZ                  |
|         |  | CODOS DE 90° Y 45°          |
|         |  | CODO DE 90° SUBIDA Y BAJADA |
|         |  | TEE SUBIDA Y BAJADA         |

| PROYECTO  | FECHA | ESTADO     | PROYECTISTA | REVISOR | APROBADO |
|---|-------|------------|-------------|---------|----------|
| CONSTRUCCIÓN DE AMBIENTES DE MANEJO DE RESIDUOS SÓLIDOS Y CASAS DE SUSTANCIAS PELIGROSAS DEL DISTRITO REDES DE GAS SANTA CRUZ | 2019  | DESARROLLO |             |         |          |

| FECHA | PROYECTISTA | REVISOR | APROBADO |
|-------|-------------|---------|----------|
| 2019  |             |         |          |

PLANO HIDROSANITARIO - SISTEMA DE DISTRIBUCIÓN DE AGUA POTABLE

PLANO HIDROSANITARIO

SANTA CRUZ DE LA SIERRA

| FECHA | PROYECTISTA | REVISOR | APROBADO |
|-------|-------------|---------|----------|
| 2019  |             |         |          |

GPI-DIM-ELP-SANT-AP-5-10