

INFORMACIÓN GENERAL

DOCUMENTOS DE REFERENCIA

Num.	DWG N°	Descripción
1	#-0-ELE-DIV-00-021	DIAGRAMA UNIFILAR MEDIA TENSION CAMPAMENTO GNL

NOTAS

1.- ESTE PLANO ES VALIDO ÚNICAMENTE PARA LO RELATIVO AL DIAGRAMA UNIFILAR DEL CAMPAMENTO RIO GRANDE

LEYENDAS

	TRANSFORMADOR DE POTENCIA
	SECCIONADOR
	INTERRUPTOR TERMOMAGNETICO
	TABLERO GENERAL DE DISTRIBUCION

REV.	DESCRIPCION EMISION	FECHA	EJEC.	VERIF.	APROB.
A	EMISION PARA REVISION	24-12-18	J.M.M.A.	J.Y.L.	

REVISION - VALIDACION

 

LA NEGOCIACION DE ESTE DOCUMENTO EQUIVALE AL PROYECTO DE OBRAS, SIENDO PROHIBIDA SU UTILIZACION TOTAL O PARCIAL, DIFUSION, SIN PREVIA AUTORIZACION EXPRESA POR ESCRITO



Proyector:	CAMPAMENTO PERMANENTE GNL
Título:	DIAGRAMA UNIFILAR MEDIA TENSION CAMPAMENTO GNL
Area:	CASETA DE TRANSFORMACION
Lugar:	CAMPAMENTO RIO GRANDE
Dibujó:	J.M.M.A.-F.O.S. 24-12-2018
Proyector:	J.M.M.A.-F.O.S. 24-12-2018
Revisó:	J.Y.L. 04-01-2019
Numero de dibujo	#-0-ELE-DIV-00-020
Hójar:	1 de 1
No Rev.	A

DE PLANTA RÍO GRANDE

CUADRO DE M.T.
CAMPAMENTO PERMANENTE

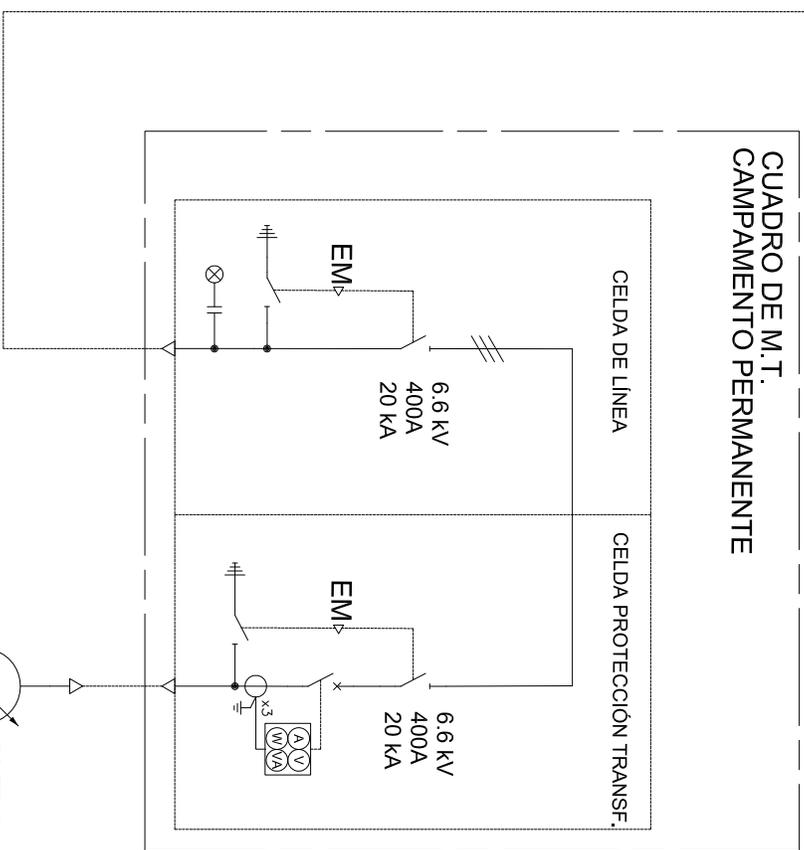

INFORMACIÓN GENERAL

DOCUMENTOS DE REFERENCIA	
Num.	Descripción
DWG N°	

NOTAS

1.- ESTE PLANO ES VÁLIDO ÚNICAMENTE PARA LO RELATIVO AL TABLERO DE GENERAL DEL CAMPAMENTO RIO GRANDE


LEYENDAS

	PANEL DE MEDICIÓN
	TRANSFORMADOR DE CORRIENTE
	INTERRUPTOR TERMOMAGNÉTICO
	TABLERO DE DISTRIBUCIÓN


REV.	DESCRIPCIÓN EMISIÓN	FECHA ELEC.	VERIF. [APROB.]
A	EMISIÓN PARA REVISIÓN	21-12-18	J.M.M.A. J.Y.L.

REVISIÓN - VALIDACIÓN

LA NEGOCIACIÓN DE ESTE DOCUMENTO EQUIVALE AL PROYECTO DE OBRAS, SIENDO PROHIBIDA SU UTILIZACIÓN TOTAL O PARCIAL, DIFUSIÓN, SIN PREVIA AUTORIZACIÓN EXPRESA POR ESCRITO.

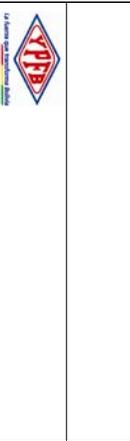

Proyector:	CAMPAMENTO PERMANENTE GNL		
Título:	DIAGRAMA UNIFILAR BAJA TENSION		
Área:	CAMPAMENTO RIO GRANDE COMEDOR-LAVANDERIA		
Lugar:	CAMPAMENTO RIO GRANDE		
Nombre	Fecha	Firma	
Dibujó:	J.M.M.A.	21-12-2018	
Proyector:	J.M.M.A.	21-12-2018	
Revisó:	J.Y.L.	28-02-2019	
Formato:	A3	Escala:	1 de 1
Número de dibujo	#0-0-ELE-DW-00-021	No Rev.	A

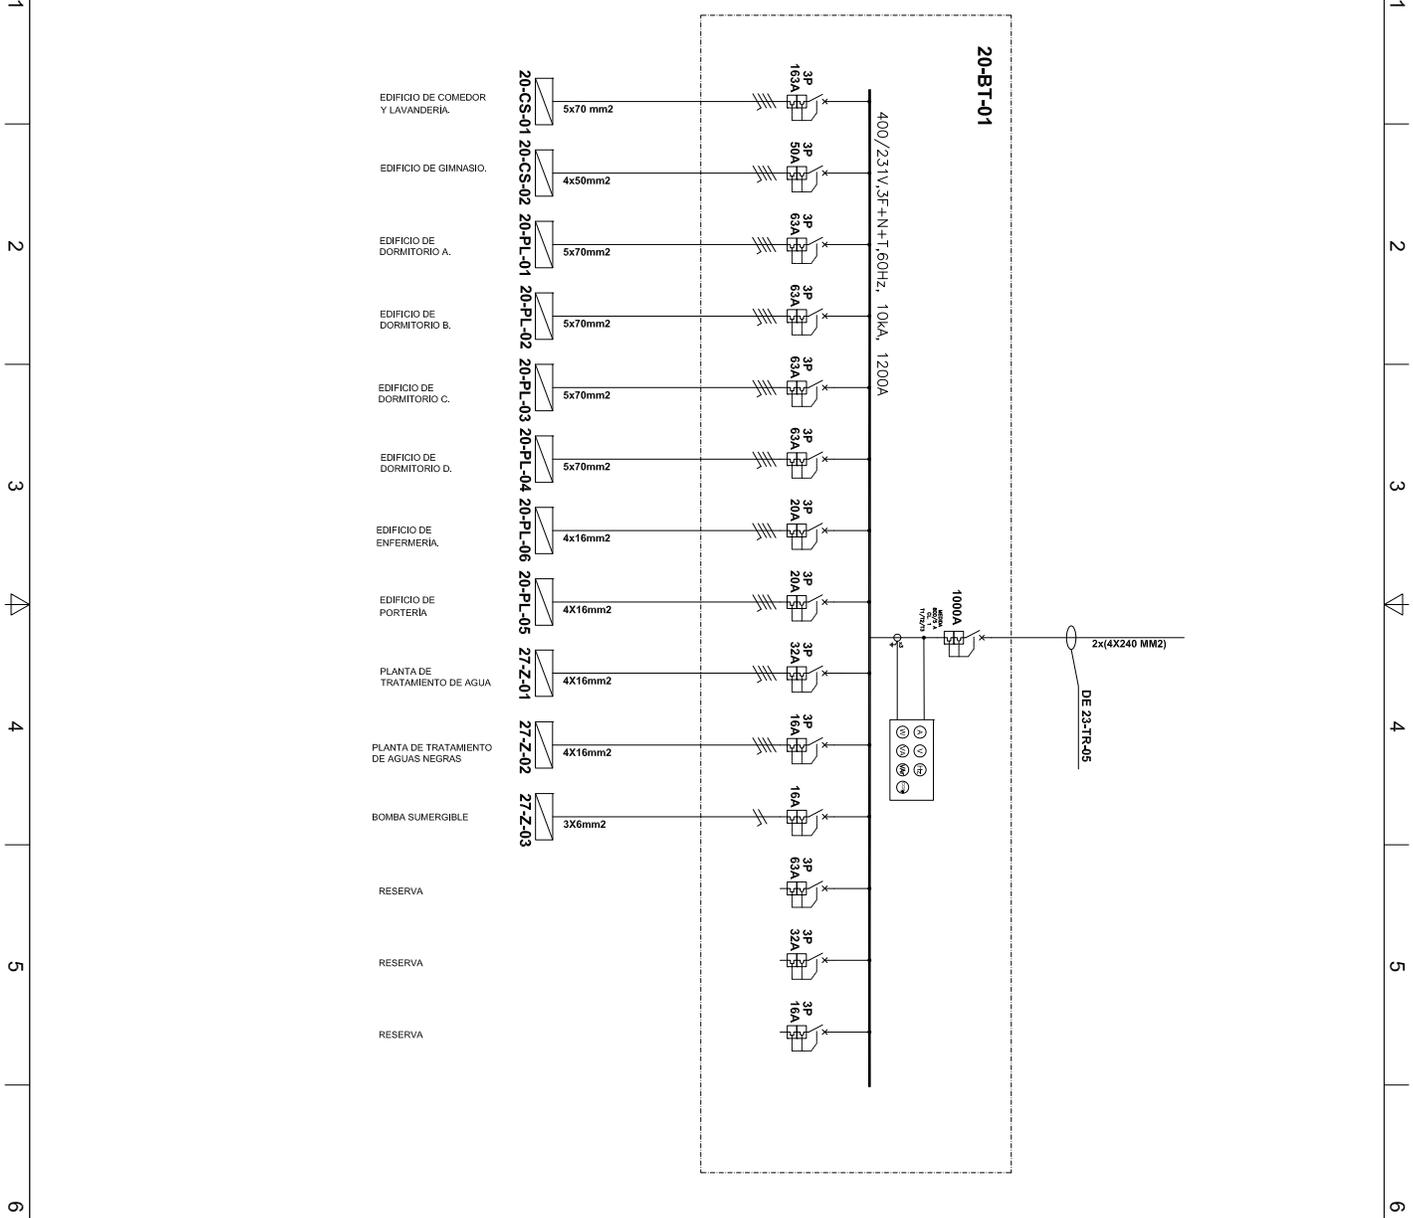

A
B
C
D
E
F

1
2
3
4
5
6

INFORMACIÓN GENERAL

DOCUMENTOS DE REFERENCIA

Num.	DWG N°	Descripción
1	##-0-ELE-DM-00-010	DISTRIBUCIÓN DE TOMACORRIENTES EN ESPERDOR DE DORMITORIO A
2	##-0-ELE-DM-00-001	DISTRIBUCIÓN DE TOMACORRIENTES EN ESPERDOR DE DORMITORIO A

NOTAS

- ESTE PLANO ES VALIDO ÚNICAMENTE PARA LO RELATIVO AL TABLERO DE DISTRIBUCIÓN DE LOS DORMITORIOS A-B-C-D
- LA CODIFICACIÓN DE LAS TOMAS ES REALIZADA DE LA SIGUIENTE MANERA:
 CT-3 CÍRCULO DE TOMACORRIENTE
 CT-3 NOMBRE DE CIRCUITO

LEYENDAS

- TOMA DE CORRIENTE 2P+1, 16A, 220V MONTAJE EMPOTRADO
- INTERRUPTOR TERMOMAGNÉTICO
- LUMINARIA DE EMERGENCIA
- TABLERO DE DISTRIBUCIÓN

REV.	DESCRIPCIÓN EMISIÓN	FECHA EJEC.	VERIF. (APROB.)
C	EMISIÓN PARA REVISIÓN	18-Dic-18	J.M.M.A. J.Y.L.
B	EMISIÓN PARA REVISIÓN	26-Sep-18	J.M.M.A. J.Y.L.
A	EMISIÓN PARA REVISIÓN	15-Ago-18	J.M.M.A. J.Y.L.

REVISIÓN - VALIDACIÓN

LA NEGOCIACIÓN DE ESTE DOCUMENTO SOLI DE PROYECTO DE VERA, SIENDO PROHIBIDA SU UTILIZACIÓN TOTAL O PARCIAL, DIFUSIÓN, SIN PREVIA AUTORIZACIÓN EXPRESA POR ESCRITO.




Proyector: CAMPAMENTO PERMANENTE GNL
 TÍTULO: DIAGRAMA UNIFILAR DEL TABLERO DE DISTRIBUCIÓN DORMITORIO A

Nombre	Fecha	Firma
J.M.M.A.	19-12-2018	Eltabor: DISEÑO
J.M.M.A.	19-12-2018	Formato: A3
J.Y.L.	28-12-2018	Escala: :

Número de dibujo: ##-0-ELE-DM-00-022

Hójar: 1 de 2

No Rev. C

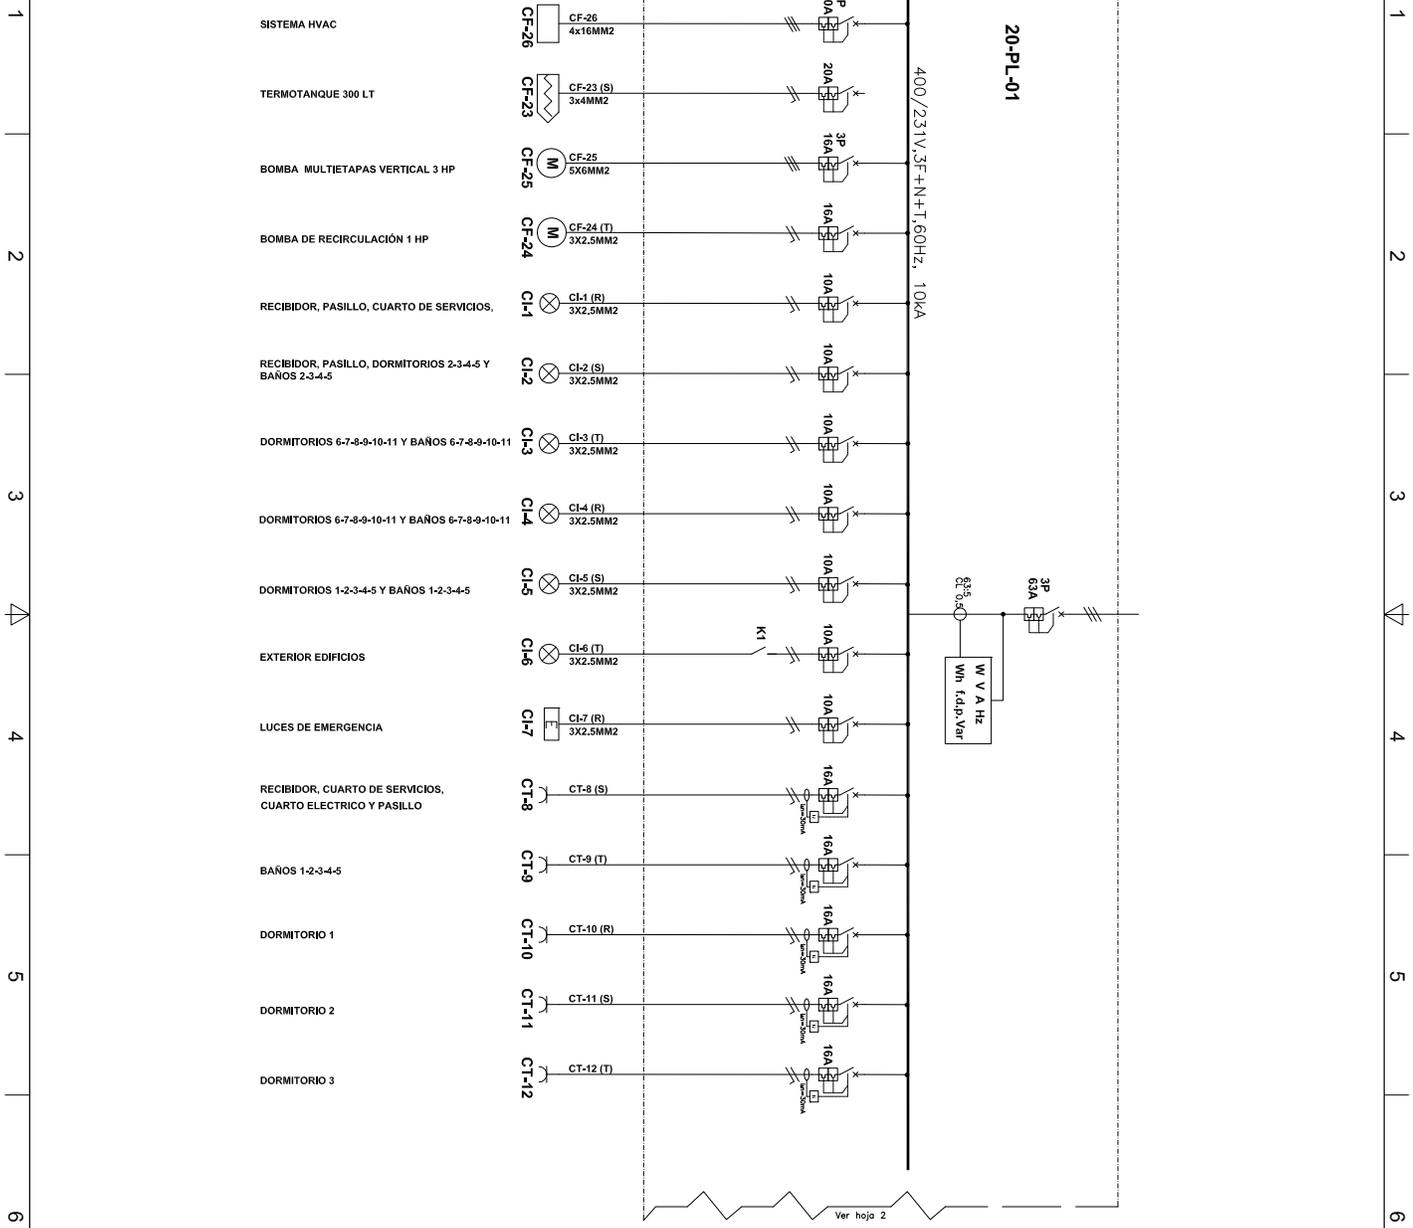

20-PL-01

400/231V, 3F+N+T, 60Hz, 10kA

Ver hoja 2

A B C D E F

1 2 3 4 5 6


INFORMACIÓN GENERAL

DOCUMENTOS DE REFERENCIA		
Num.	DWG N°	Descripción
1	##-0-ELE-DIV-00-010	DISTRIBUCION DE TOMACORRIENTES EN EDIFICIO DE CONVIVENCIA
2	##-0-ELE-DIV-00-001	DISTRIBUCION DE TOMACORRIENTES EN EDIFICIO DE DORMITORIO A

NOTAS

- ESTE PLANO ES VALIDO UNICAMENTE PARA LO RELATIVO AL TABLERO DE DISTRIBUCION DE LOS DORMITORIOS A-B-D
- LA CODIFICACION DE LAS TOMAS ES REALIZADA DE LA SIGUIENTE MANERA:
 CT-3 CIRCUITO DE TOMACORRIENTE
 [] NOMBRE DE CIRCUITO

LEYENDAS

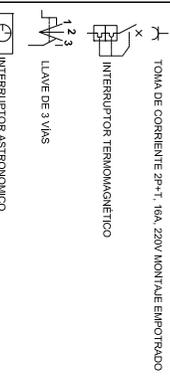


C	EMISION PARA REVISION	19-Dic. 18	J.M.M.A.	J.Y.L.
B	EMISION PARA REVISION	26-Sep. 18	J.M.M.A.	J.Y.L.
A	EMISION PARA REVISION	16-Ago. 18	J.M.M.A.	J.Y.L.

REV. DESCRIPCION EMISION FECHA EJEC. VERIF. APROB.

REVISION - VALIDACION

LA NEGOCIACION DE ESTE DOCUMENTO SOLI DE PROPIEDAD DE VERA, SIENDO PROHIBIDA SU UTILIZACION TOTAL O PARCIAL, DIFUSION, SIN PREVIA AUTORIZACION EXPRESA POR ESCRITO

Proyector:	CAMPAMENTO PERMANENTE GNL										
Título:	DIAGRAMA UNIFILAR DEL TABLERO DE DISTRIBUCION DORMITORIO A										
Area:	DORMITORIO A										
Lugar:	CAMPAMENTO RIO GRANDE										
Dibujó:	J.M.M.A.	Fecha:	19-12-2018	Firma:		Elabor:	DISENO				
Proyector:	J.M.M.A.	Fecha:	19-12-2018	Formato:	A3	Revisó:	J.Y.L.	Fecha:	28-12-2018	Escala:	:
Número de dibujo		#-0-ELE-DIV-00-022		Hójar:		2 de 2		No Rev.		C	

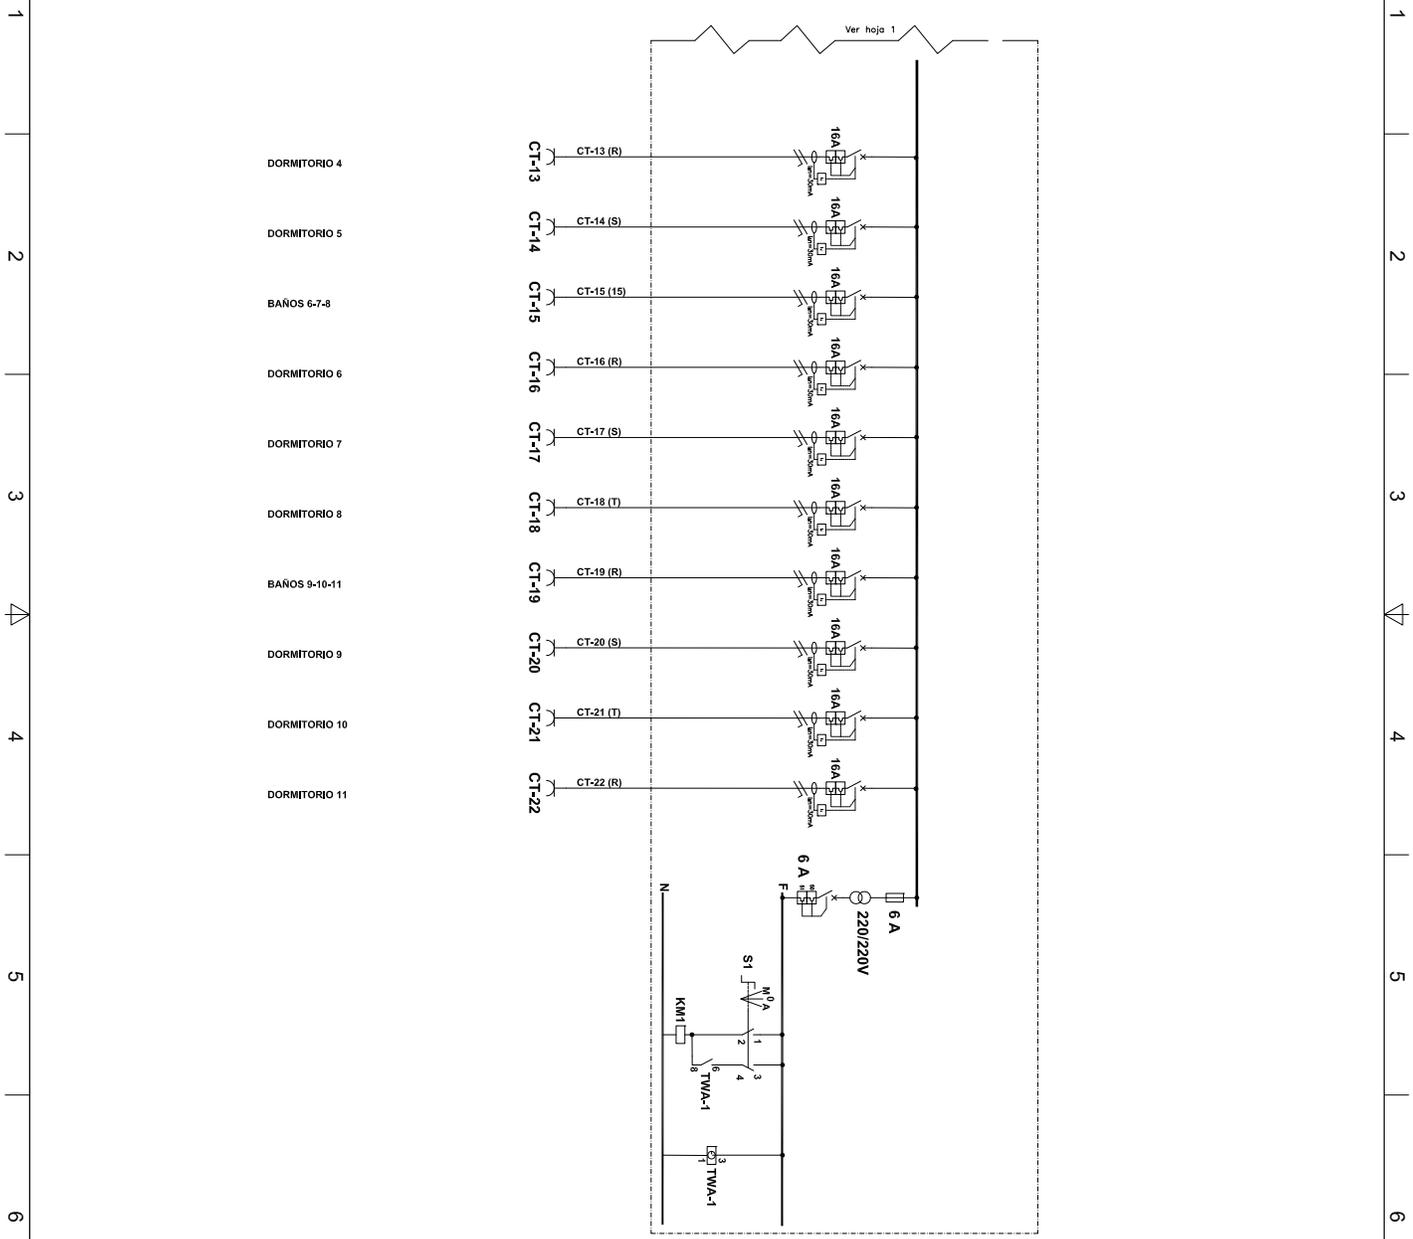

Ver hoja 1

- DORMITORIO 4
- DORMITORIO 5
- BAÑOS 6-7-8
- DORMITORIO 6
- DORMITORIO 7
- DORMITORIO 8
- BAÑOS 9-10-11
- DORMITORIO 9
- DORMITORIO 10
- DORMITORIO 11

A B C D E F

1 2 3 4 5 6

INFORMACIÓN GENERAL

DOCUMENTOS DE REFERENCIA

Num.	DWG N°	Descripción
1	##-0-ELE-DIV-000-011	DISTRIBUCIÓN DE TABLEROS EN EL EMPEDRO DE DORMITORIO B
2	##-0-ELE-DIV-000-002	DISTRIBUCIÓN DE TABLEROS EN EL EMPEDRO DE DORMITORIO B

NOTAS

- ESTE PLANO ES VÁLIDO ÚNICAMENTE PARA LO RELATIVO AL EMPEDRO DE DORMITORIO B.
- LOS TABS DE LOS TABLEROS PARA CADA BLOQUE SON LOS SIGUIENTES:
 20-PL-42 BLOQUE B
 20-PL-43 BLOQUE C
 20-PL-44 BLOQUE D

LEYENDAS

- TOMA DE CORRIENTE 20*1, 16A, 220V MONTAJE EMPOTRADO
- INTERRUPTOR TERMOMAGNETICO
- LUMINARIA DE EMERGENCIA
- TABLERO DE DISTRIBUCION

REV.	DESCRIPCION EMISION	FECHA	EJEC.	VERIF.	APROB.
C	EMISION PARA REVISION	20-Dic-18	JMAMA	JYL	
B	EMISION PARA REVISION	26-Sep-18	JMAMA	JYL	
A	EMISION PARA REVISION	16-Ago-18	JMAMA	JYL	


REVISION - VALIDACION

LA NEGOCIACION DE ESTE DOCUMENTO SOLIJE PROYECTO DE VERA, SIENDO PROHIBIDA SU UTILIZACION TOTAL O PARCIAL, DIFUSION, SIN PREVIA AUTORIZACION EXPRESA POR ESCRITO.



Proyector: CAMPAMENTO PERMANENTE GNL
 Título: DIAGRAMA UNIFILAR DEL TABLERO DE DISTRIBUCION DORMITORIO B, C Y D
 Área: DORMITORIO BLOQUES B, C Y D
 Lugar: CAMPAMENTO RIO GRANDE

Dibujó:	Nombre	Fecha	Firma	Elabor:	DISEÑO
JMAMA	JMAMA	20-12-2018			
Proyector:	JMAMA	20-12-2018		Formato:	A3
Revisó:	JYL	28-12-2018		Escala:	1 de 2
Numero de dibujo	#-0-ELE-DIV-000-023		No Rev.	C	

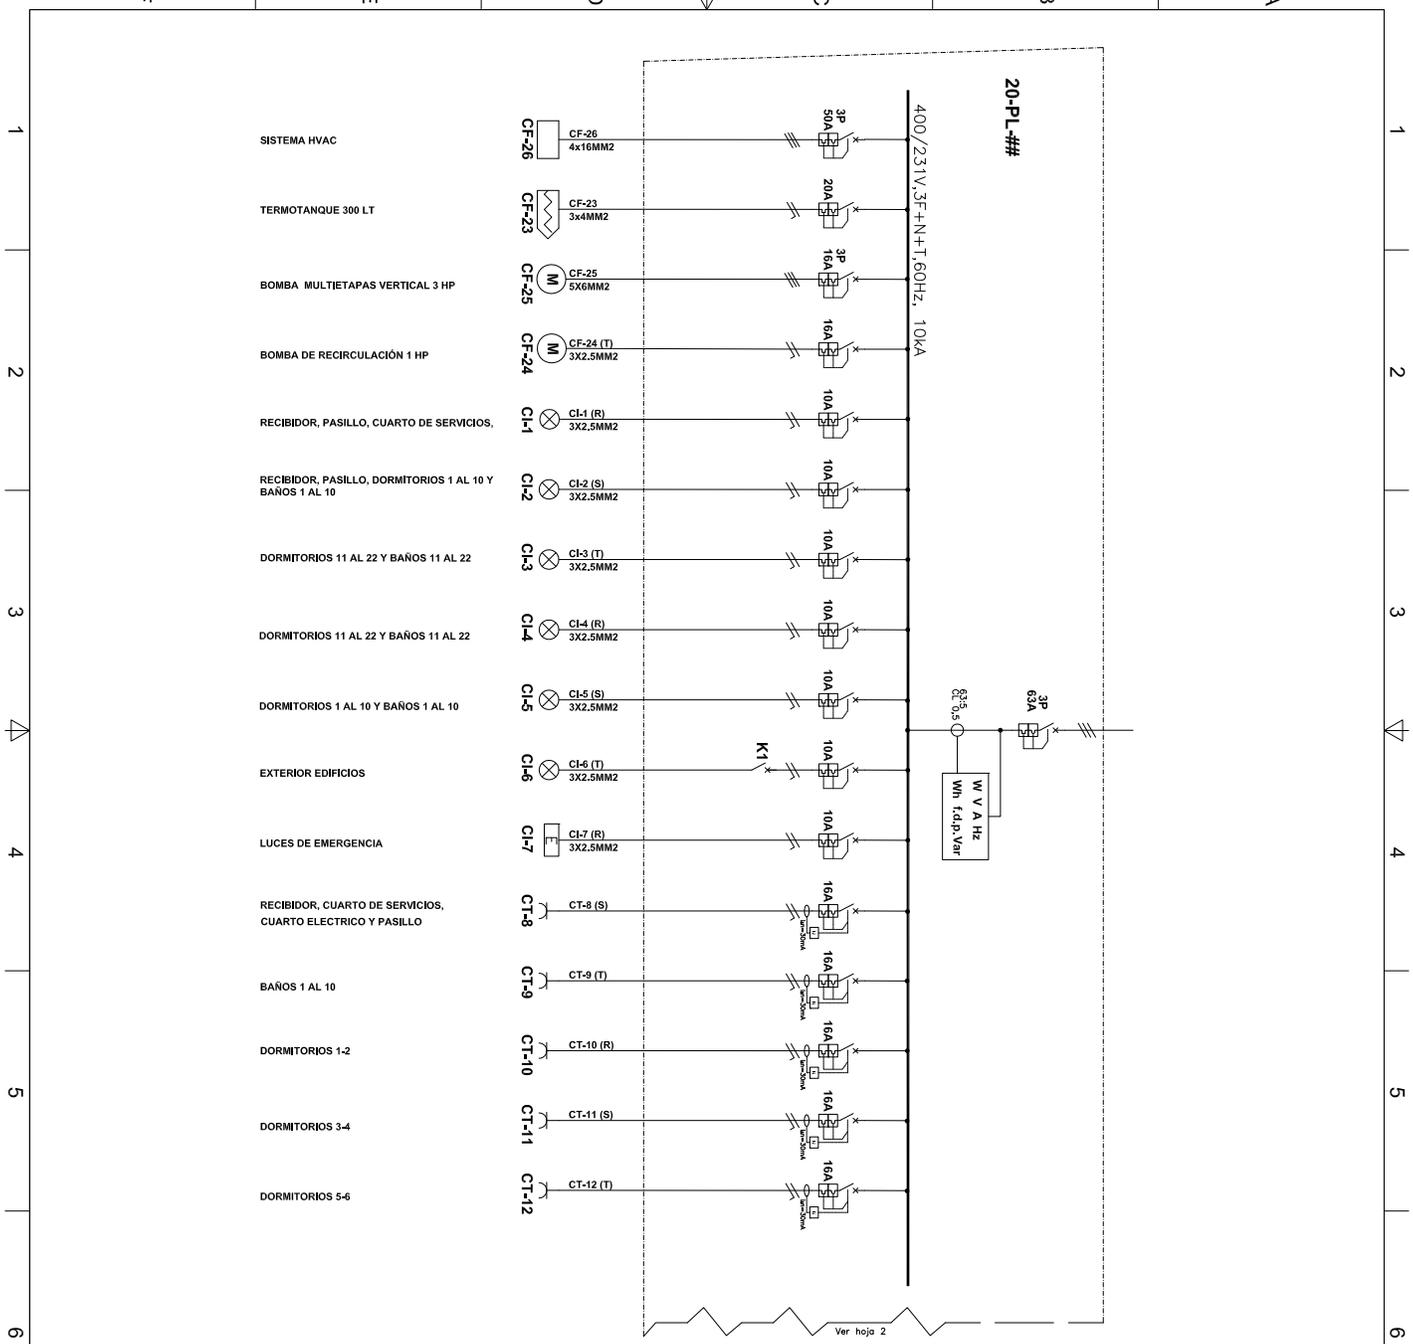

A
B
C
D
E
F

1
2
3
4
5
6


INFORMACIÓN GENERAL

DOCUMENTOS DE REFERENCIA			
Num.	DWG N°	Descripción	
1	##-0-ELE-DIV-00-011	DISTRIBUCION DE TOMACORRIENTES EN ESPACIO DE DORMITORIO B	
2	##-0-ELE-DIV-00-002	DISTRIBUCION DE TOMACORRIENTES EN ESPACIO DE DORMITORIO B	

NOTAS

- ESTE PLANO ES VALIDO UNICAMENTE PARA LO RELATIVO AL TABLERO DE DISTRIBUCION DEL DORMITORIO B
- LA CODIFICACION DE LAS TOMAS ES REALIZADA DE LA SIGUIENTE MANERA:
 CT-3 CIRCULO DE TOMACORRIENTE
 CT-4 CUADRO DE CIRCUITO

LEYENDAS

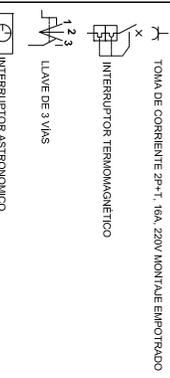

C	EMISION PARA REVISION	20-Dic-18	J.M.M.A.	J.Y.L.
B	EMISION PARA REVISION	26-Sep-18	J.M.M.A.	J.Y.L.
A	EMISION PARA REVISION	16-Ago-18	J.M.M.A.	J.Y.L.


REV. DESCRIPCION EMISION FECHA EJEC. VERIF. APROB. REVISION - VALIDACION

LA NEGOCIACION DE ESTE DOCUMENTO ES DE PROPIEDAD DE VERA, SIENDO PROHIBIDA SU UTILIZACION TOTAL O PARCIAL, DIFUSION, SIN PREVIA AUTORIZACION EXPRESA POR ESCRITO



Proyector: CAMPAMENTO PERMANENTE GNL
 TITULO: DIAGRAMA UNIFILAR DEL TABLERO DE DISTRIBUCION DORMITORIO B
 Area: DORMITORIO B
 Lugar: CAMPAMENTO RIO GRANDE

Dibujó:	J.M.M.A.	26-12-2018	Elabor.	DISENO
Proyector:	J.M.M.A.	20-12-2018	Formato:	A3
Revisó:	J.Y.L.	28-12-2018	Escala:	:
Numero de dibujo	#-0-ELE-DIV-00-023		Hojas:	2 de 2
			No Rev.	C

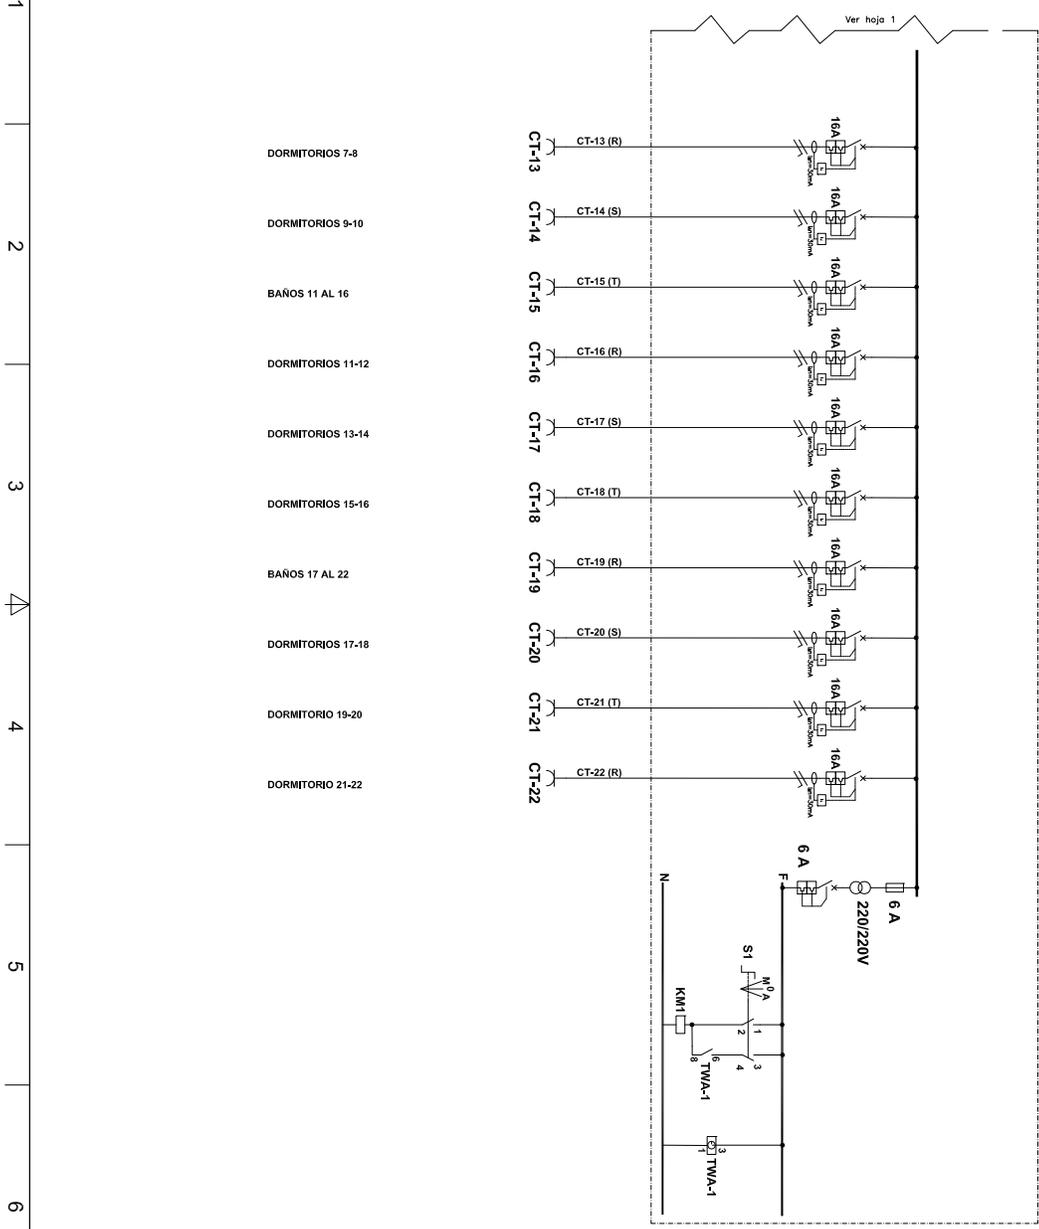

A
B
C
D
E
F

1 2 3 4 5 6

INFORMACIÓN GENERAL

DOCUMENTOS DE REFERENCIA

Núm.	DWG N°	Descripción
1	##-0-ELE-DW-00-014	DISTRIBUCION DE TOMACORRIENTES EN SERVIDORIO DE COMEDOR LAVANDERIA
2	##-0-ELE-DW-00-005	DISTRIBUCION DE TOMACORRIENTES EN SERVIDORIO DE COMEDOR LAVANDERIA

NOTAS

- ESTE PLANO ES VALIDO UNICAMENTE PARA LO RELATIVO AL TABLERO DE DISTRIBUCION DEL EDIFICIO DE COMEDOR LAVANDERIA
- LA COORDINACION DE LAS TOMAS ES REALIZADA DE LA SIGUIENTE MANERA:
 CT-3 NÚMERO DE CIRCUITO
 CT-3 CIRCUITO DE TOMACORRIENTE

LEYENDAS

- TOMA DE CORRIENTE 2P+1, 16A, 220V MONTAJE EMPOTRADO
- INTERRUPTOR TERMOMAGNETICO
- LUMINARIA DE EMERGENCIA
- TABLERO DE DISTRIBUCION

REV.	DESCRIPCION EMISION	FECHA EJEC.	VERIF. APROB.
A	EMISION PARA REVISION	16-08-18	J.M.M.A. J.Y.L.
B	EMISION PARA REVISION	26-06-18	J.M.M.A. J.Y.L.
C	EMISION PARA REVISION	28-02-19	J.M.M.A. J.Y.L.


REVISION - VALIDACION

LA NEGOCIACION DE ESTE DOCUMENTO SOLO DE PROYECTO DE VERA, SIENDO PROHIBIDA SU UTILIZACION TOTAL O PARCIAL, DIFUSION, SIN PREVIA AUTORIZACION EXPRESA POR ESCRITO



Proyector: **CAMPAMENTO PERMANENTE GNL**
 Título: **DIAGRAMA UNIFILAR**
TABLERO DE DISTRIBUCION
COMEDOR LAVANDERIA
 Área: **COMEDOR LAVANDERIA**
 Lugar: **CAMPAMENTO RIO GRANDE**

Dibujó:	Nombre	Fecha	Firma	Elaor:	DISEÑO
J.M.M.A.	J.M.M.A.	28-12-2018			
Proyector:	J.M.M.A.	28-12-2018			
Revisó:	J.Y.L.	28-02-2019			
Número de dibujo	##-0-ELE-DW-00-026		Hójar:	1	de 2
			No Rev.		C

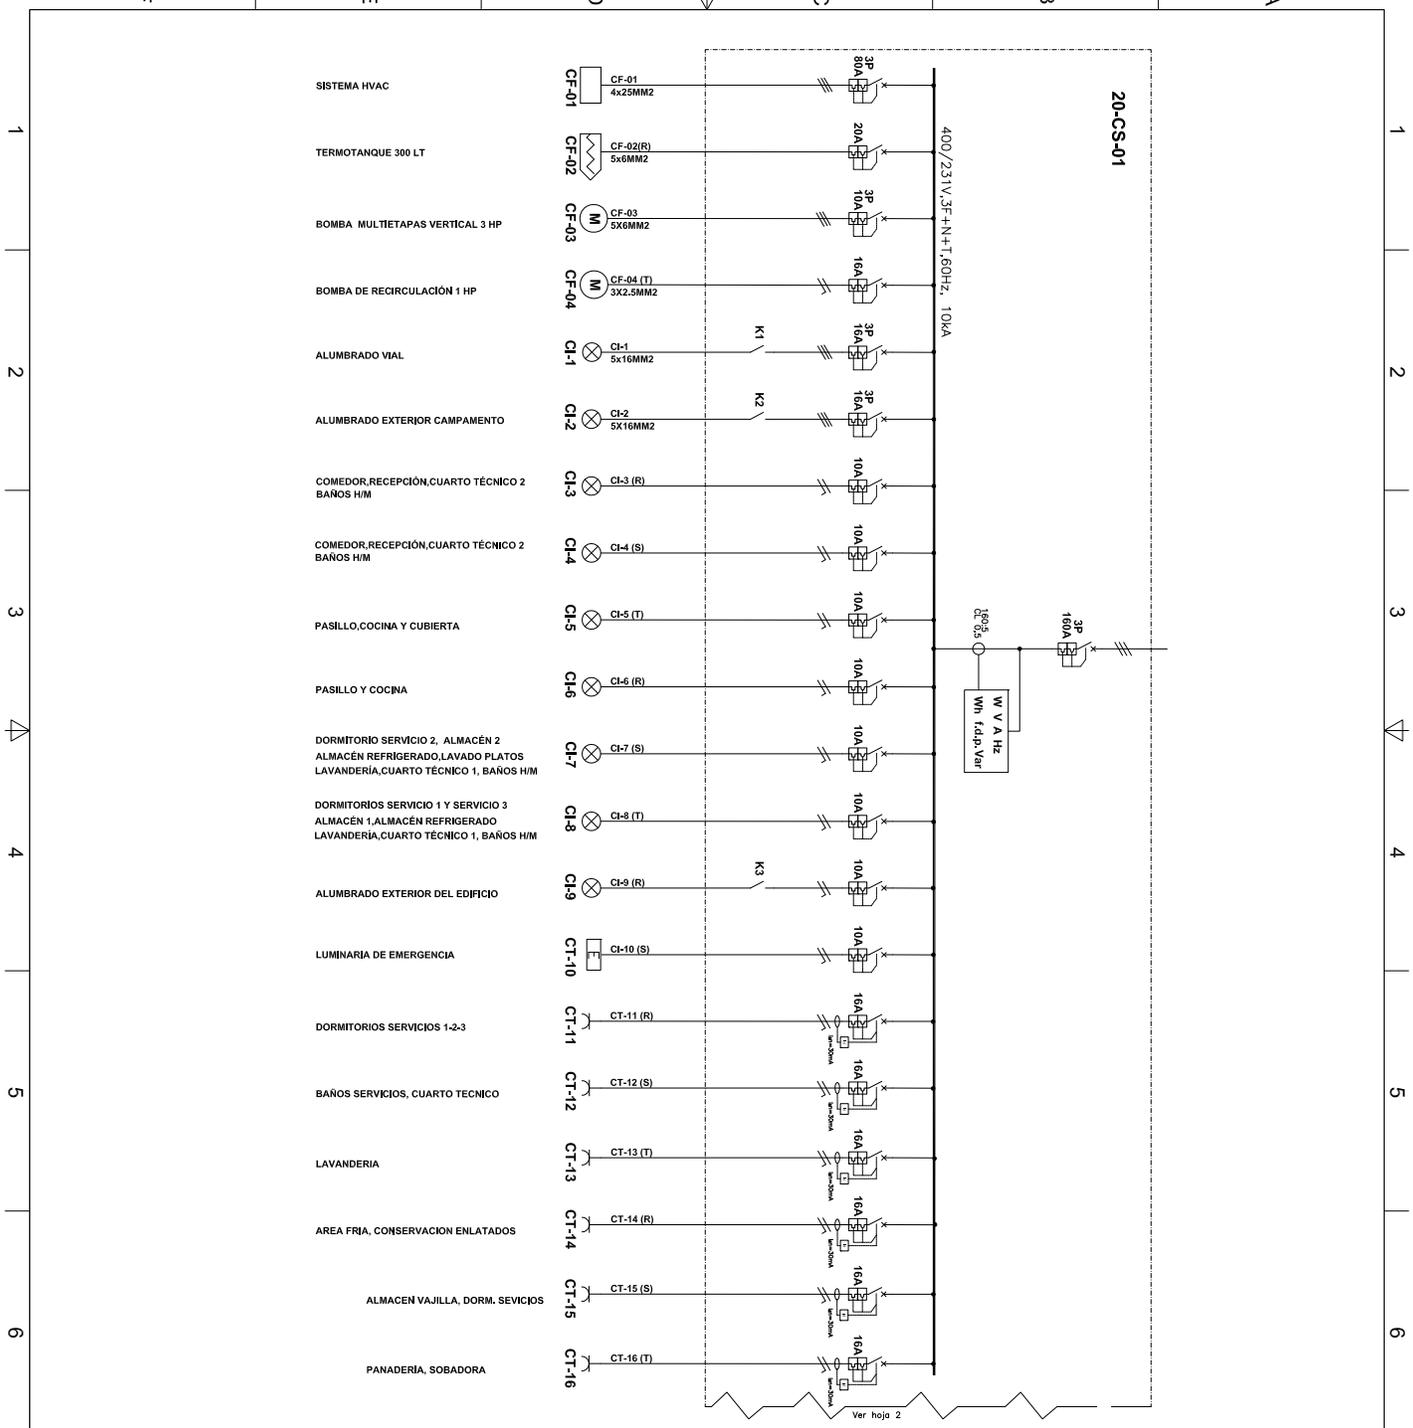

A B C D E F

1 2 3 4 5 6

INFORMACIÓN GENERAL

DOCUMENTOS DE REFERENCIA

Núm.	DWG. N°	Descripción
1	##-0-ELE-E-DW-00-014	DISTRIBUCION DE TOMACORRIENTES EN PERIFERIA DE COMEDOR-LAVANDERIA
2	##-0-ELE-E-DW-00-005	UNIDAD DE COMEDOR-LAVANDERIA EN ENFERIA DE COMEDOR-LAVANDERIA

NOTAS

- ESTE PLANO ES VALIDO ÚNICAMENTE PARA LO RELATIVO AL TABLERO DE DISTRIBUCION DEL EDIFICIO DE COMEDOR-LAVANDERIA
- LA CODIFICACION DE LAS TOMAS ES REALIZADA DE LA SIGUIENTE MANERA:
 CT-13 CIRCUITO DE TOMACORRIENTE
 CT-14 NOMBRE DE CIRCUITO

LEYENDAS

- TOMA DE CORRIENTE 20+1, 10A, 220V MONTAJE EMERTRADO
- INTERRUPTOR TERMOMAGNETICO
- LLAVE DE 3 VIAS
- INTERRUPTOR ASTRONOMICO
- LUMINARIA DE EMERGENCIA

Revisión	Descripción	Fecha	Ejec.	Verif.	Aprob.
C	EMISION PARA REVISION	28-Dic-18	J.M.M.A.	J.Y.L.	
B	EMISION PARA REVISION	26-Sep-18	J.M.M.A.	J.Y.L.	
A	EMISION PARA REVISION	15-Ago-18	J.M.M.A.	J.Y.L.	


REVISION - VALIDACION

LA NEGOCIACION DE ESTE DOCUMENTO SOLI DE PROYECTO DE VERA, SIENDO PROHIBIDA SU UTILIZACION TOTAL O PARCIAL, DIFUSION, SIN PREVIA AUTORIZACION EXPRESA POR ESCRITO



Proyector: **CAMPAMENTO PERMANENTE GNL**
 Título: **DIAGRAMA UNIFILAR TABLERO DE DISTRIBUCION COMEDOR-LAVANDERIA**
 Área: **COMEDOR-LAVANDERIA**
 Lugar: **CAMPAMENTO RIO GRANDE**

Dibujó:	Nombre	Fecha	Firma	Etap:	DISEÑO
J.M.M.A.	J.M.M.A.	26-12-2018			
Proyector:	J.M.M.A.	26-12-2018		Formato:	A3
Revisó:	J.Y.L.	28-02-2019		Escala:	:
Número de dibujo	#-0-ELE-E-DW-00-026		Hójar:	2	de 2
			No Rev.		C

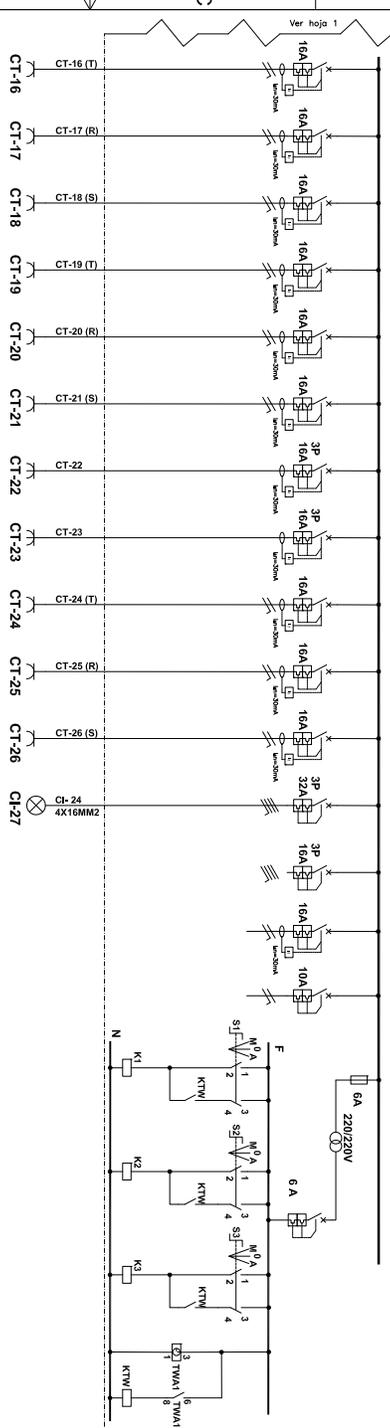

- PAÑADERIA, SOBADORA
- COMEDOR COCINA 1
- COMEDOR COCINA 2
- RECEPCION BAÑOS
- PAÑADERIA, AMASADORA
- PAÑADERIA HORNO
- COCINA
- FREIDORA
- LAVANDERIA PLANCHADO
- LAVANDERIA, LAVADO 1
- LAVANDERIA, LAVADO 2
- ALUMBRADO CANCHAS
- RESERVA
- RESERVA
- RESERVA

INFORMACIÓN GENERAL

DOCUMENTOS DE REFERENCIA		
Num.	DWG N°	Descripción
1	##-0-ELE-DIV-00-015	DISTRIBUCION DE TOMACORRIENTES EN EDIFICIO DE GIMNASIO Y CHURRASQUERA
2	##-0-ELE-DIV-00-006	DISTRIBUCION DE GIMNASIO Y CHURRASQUERA EN EDIFICIO DE GIMNASIO Y CHURRASQUERA

NOTAS

1.- ESTE PLANO ES VALIDO UNICAMENTE PARA LO RELATIVO AL TABLERO DE DISTRIBUCION DEL EDIFICIO DE GIMNASIO-CHURRASQUERA

LEYENDAS


- TOMA DE CORRIENTE 2P+T, 16A, 220V MONTAJE EMPOTRADO
- TOMA DE CORRIENTE 2P+T, 16A, 220V MONTAJE SUPERFICIAL
- INTERRUPTOR TERMOMAGNETICO

C	EMISION PARA REVISION	18-Dic-18	J.M.M.A.	J.Y.L.
B	EMISION PARA REVISION	26-Sep-18	J.M.M.A.	J.Y.L.
A	EMISION PARA REVISION	15-Ago-18	J.M.M.A.	J.Y.L.
REV.	DESCRIPCION EMISION	FECHA	EJEC.	VERIF./APROB.
	REVISION - VALIDACION			

LA NEGOCIACION DE ESTE DOCUMENTO SON DE PROPIEDAD DE YPER, SIENDO PROHIBIDA SU UTILIZACION TOTAL O PARCIAL, DIFUSION, SIN PREVIA AUTORIZACION EXPRESA POR ESCRITO



Proyector:	CAMPAMENTO PERMANENTE GNL			
Título:	DIAGRAMA UNIFILAR TABLERO DE DISTRIBUCION GIMNASIO-CHURRASQUERA			
Área:	GIMNASIO-CHURRASQUERA			
Lugar:	CAMPAMENTO RIO GRANDE			
Dibujó:	Nombre	Fecha	Firma	Elabor. DISEÑO
Proyector:	J.M.M.A.-F.O.S.	16-12-2018		
Revisó:	J.Y.L.	03-01-2019		
Número de dibujo	#-0-ELE-DIV-00-027			Hójar: 1 de 2
				No Rev. C

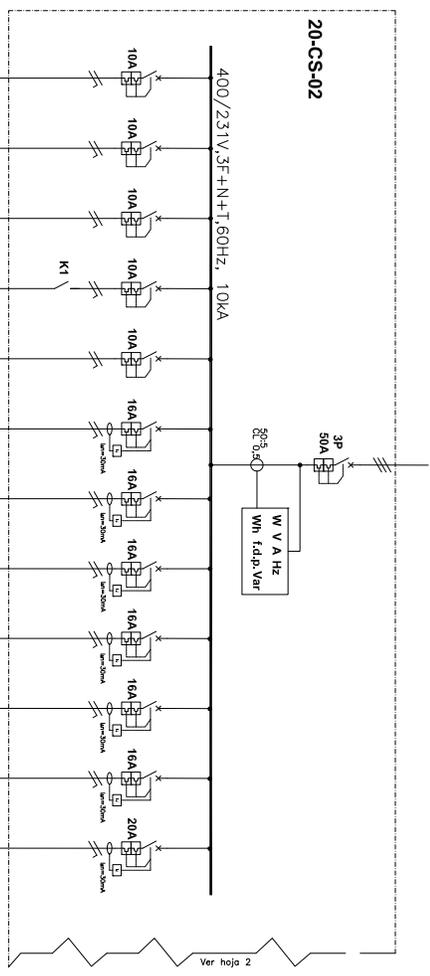

- ILUMINACION INTERIOR 1
- ILUMINACION INTERIOR 2
- ILUMINACION INTERIOR 3
- ILUMINACION EXTERIOR EDIFICIO
- ILUMINACION DE EMERGENCIA
- GIMNASIO Y HALL
- GIMNASIO CAMINADORA 1
- GIMNASIO CAMINADORA 2
- GIMNASIO CAMINADORA 3
- SALA DE RECREACION
- COCINA
- TERMO ELECTRICO

INFORMACIÓN GENERAL

Num.	DWG N°	Descripción
1	##-0-ELE-DIV-00-015	DISTRIBUCION DE TOMACORRIENTES EN ESPEROS DE GIMNASIO-CHURRASQUERA
2	##-0-ELE-DIV-00-006	ESPEROS DE GIMNASIO-CHURRASQUERA ENFERENDOS DE GIMNASIO-CHURRASQUERA

DOCUMENTOS DE REFERENCIA

NOTAS

- ESTE PLANO ES VALIDO ÚNICAMENTE PARA LO RELATIVO AL TABLERO DE DISTRIBUCION DEL EDIFICIO DE GIMNASIO-CHURRASQUERA
- LA CODIFICACION DE LAS TOMAS ES REALIZADA DE LA SIGUIENTE MANERA:
 CT-3 NÚMERO DE CIRCUITO
 CT-3 NÚMERO DE TOMACORRIENTE

LEYENDAS

	TOMA DE CORRIENTE 2P+T, 10A, 220V MONTAJE EMPOTRADO
	INTERRUPTOR TERMOMAGNETICO
	LLAVE DE 3 VIAS
	TEMPORIZADOR
	LUMINARIA DE EMERGENCIA


C	EMISION PARA REVISION	19-DIC-18	J.M.M.A.	J.Y.L.
B	EMISION PARA REVISION	26-SEP-18	J.M.M.A.	J.Y.L.
A	EMISION PARA REVISION	15-Ago-18	J.M.M.A.	J.Y.L.

REV. DESCRIPCION EMISION FECHA EJEC. VERIF. APROB. REVISION - VALIDACION

LA NEGOCIACION DE ESTE DOCUMENTO SOLI DE PROYECTO DE VERA, SIENDO PROHIBIDA SU UTILIZACION TOTAL O PARCIAL, DIFUSION, SIN PREVIA AUTORIZACION EXPRESA POR ESCRITO



Proyector:	CAMPAMENTO PERMANENTE GNL			
Título:	DIAGRAMA UNIFILAR TABLERO DE DISTRIBUCION GIMNASIO-CHURRASQUERA			
Area:	CAMPAMENTO RIO GRANDE			
Lugar:	Nombre	Fecha	Firma	Etapas
	J.M.M.A.-F.O.S.	16-Ago-2018		DISEÑO
Dibujó:	J.M.M.A.-F.O.S.	16-Ago-2018		Formato: A3
Proyector:	J.Y.L.	XXX		Escala: .
Revisó:	J.Y.L.	XXX		Hójar: 2 de 2
Número de dibujo	##-0-ELE-DIV-00-027			No Rev. C

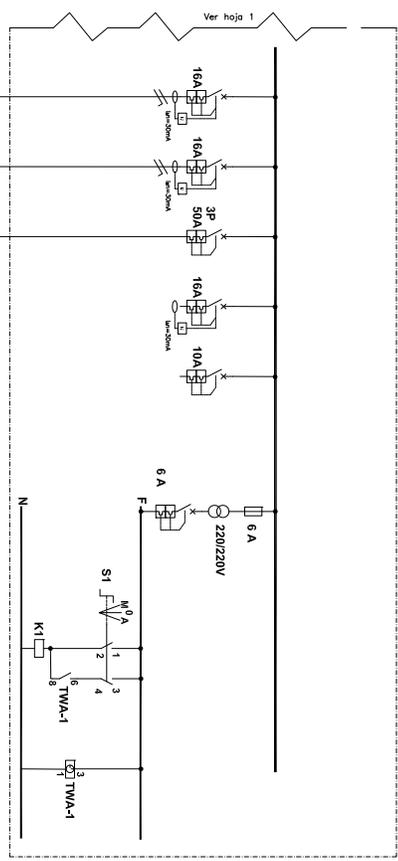

- SERVICIO HM
- CHURRASQUERA
- SITEMA HVAC
- RESERVA
- RESERVA

INFORMACIÓN GENERAL

DOCUMENTOS DE REFERENCIA			
Num.	DWG N°	Descripción	
1	##-0-ELE-F-DIV-00-017	DISTRIBUCION DE TOMACORRIENTES EN TABLERO DE DISTRIBUCION DE ENFERMERIA	
2	##-0-ELE-F-DIV-00-007	DISTRIBUCION DE TOMACORRIENTES EN EDIFICIO DE ENFERMERIA	

NOTAS

1.- ESTE PLANO ES VALIDO ÚNICAMENTE PARA LO RELATIVO AL TABLERO DE DISTRIBUCION DEL EDIFICIO DE ENFERMERIA

LEYENDAS

	TOMA DE CORRIENTE 2P+T, 16A, 220V MONTAJE EMPOTRADO
	INTERRUPTOR TERMOMAGNETICO
	UNIDAD SPLIT
	UNIDAD CENTRAL VRV


B	EMISION PARA REVISION	26-12-18	JMMAK	J.Y.L.
A	EMISION PARA REVISION	17-09-18	JMMAK	J.Y.L.
REV.	DESCRIPCION EMISION	FECHA	EJEC.	VERIF. [APROB.]
REVISION - VALIDACION				

LA NEGOCIACION DE ESTE DOCUMENTO SON DE PROPIEDAD DE VIFA, SIENDO PROHIBIDA SU UTILIZACION TOTAL O PARCIAL, DIFUSION, SIN PREVIA AUTORIZACION EXPRESA POR ESCRITO



Proyector: CAMPAMENTO PERMANENTE GNL
 TITULO: DIAGRAMA UNIFILAR TABLERO DE DISTRIBUCION ENFERMERIA
 Area: ENFERMERIA
 Lugar: CAMPAMENTO RIO GRANDE

Dibujó:	JMMAK	26-12-2018	Elabor:	DISENO
Proyector:	JMMAK	26-12-2018	Formato:	A3
Revisó:	J.Y.L.	28-12-2018	Escala:	:
Numero de dibujo	#-0-ELE-F-DIV-00-028		Hójar:	1 de 1
	No Rev.			B

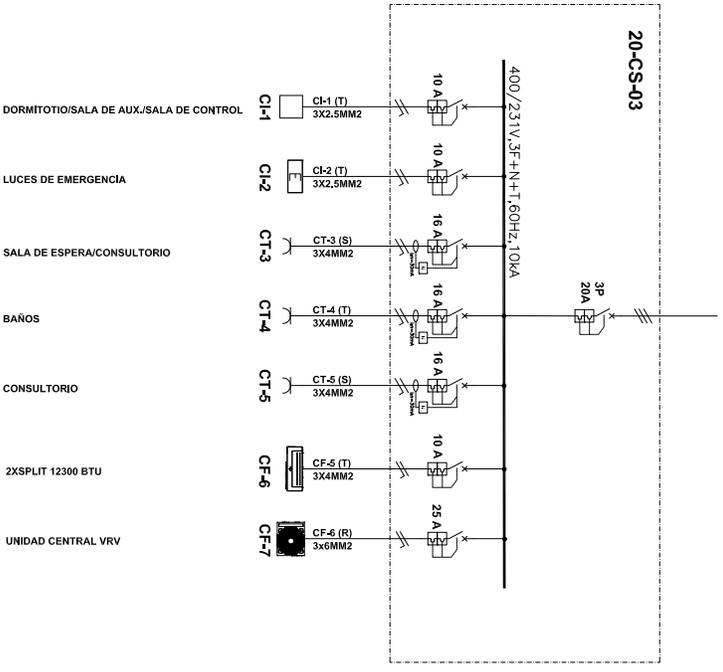

A
B
C
D
E
F

1 2 3 4 5 6

INFORMACIÓN GENERAL

DOCUMENTOS DE REFERENCIA

Num.	DWG N°	Descripción
1	##-0-ELE-F-DW-00-016	DISTRIBUCIÓN TOMACORRIENTES EN PORTERÍA DE EMERGENCIA
2	##-0-ELE-DW-00-008	DISTRIBUCIÓN DE PORTERÍA DE EMERGENCIA EN PORTERÍA

NOTAS

- ESTE PLANO ES VALIDO ÚNICAMENTE PARA LO RELATIVO AL TABLERO DE DISTRIBUCIÓN DE PORTERÍA
- LA CODIFICACION DE LAS TOMAS ES REALIZADA DE LA SIGUIENTE MANERA:
 CT8 NÚMERO DE CIRCUITO
 _____ CIRCUITO DE TOMACORRIENTE

LEYENDAS

- TOMA DE CORRIENTE 2P+1, 16A, 220V MONTAJE EMPROTRADO
- INTERRUPTOR TERMOMAGNETICO
- MOTOR ELECTRICO
- UNIDAD SHLT
- LUMINARIA DE EMERGENCIA

LA NEGOCIACION DE ESTE DOCUMENTO SOLIJE PROPIEDAD DE VERA, SIENDO PROHIBIDA SU UTILIZACION TOTAL O PARCIAL, DIFUSION, SIN PREVIA AUTORIZACION EXPRESA POR ESCRITO


REV.	DESCRIPCION EMISION	FECHA	EJEC.	VERIF.	APROB.
REVISION - VALIDACION					
C	EMISION PARA REVISION	28-Sep-18	J.M.M.A.	J.Y.L.	
B	EMISION PARA REVISION	13-Sep-18	J.M.M.A.	J.Y.L.	
A	EMISION PARA REVISION	17-Ago-18	J.M.M.A.	J.Y.L.	



Proyector: CAMPAÑAMENTO PERMANENTE GNL
 TITULO: DIAGRAMA UNIFILAR TABLERO DE DISTRIBUCION PORTERÍA

Area: CAMPAÑAMENTO RIO GRANDE

Lugar:	Nombre	Fecha	Firma	Etapas:
	J.M.M.A.-F.O.S.I.	17-Ago-2018		DISENO
Dibujó:	J.Y.L.	17-Ago-2018		AS
Proyector:	J.M.M.A.-F.O.S.I.	17-Ago-2018		
Revisó:	J.Y.L.	XXX		
Número de dibujo				Hójar: 1 de 1
	##-0-ELE-F-DW-00-029			No Rev. C

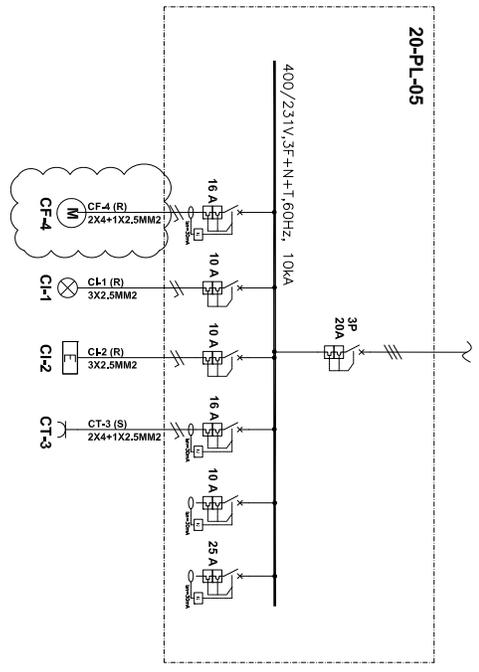

- PORTÓN ELÉCTRICO A FUTURO
- ILUMINACION GARITA
- LUCES DE EMERGENCIA
- TOMACORRIENTES GARITA
- RESERVA

INFORMACIÓN GENERAL

DOCUMENTOS DE REFERENCIA	
Num.	Descripción

NOTAS

- ESTE PLANO ES VALIDO ÚNICAMENTE PARA LO RELATIVO AL TABLERO DE DISTRIBUCIÓN DEL ESPORTIVO DE ENTRENAMIENTO.
- LA CONFIGURACIÓN DE LAS TOMAS ES REALIZADA DE LA SIGUIENTE MANERA:
 C1-3 CÍRCULO DE TOMACORRIENTE
 C1-4 ANILLO DE CÍRCULO

LEYENDAS

	SELECTOR DE DOS POSICIONES
	INTERRUPTOR TERMOMAGNETICO
	CONTACTO PRINCIPAL DE CONTRACTOR

REV.	DESCRIPCION EMISION	FECHA EJEC.	VERIF./APROB.
A	EMISION PARA REVISION	06-12-18	JAMA A J.Y.L.


REVISION - VALIDACION

LA NEGOCIACION DE ESTE DOCUMENTO SOLIJE PROYECTADO DE VERA, SIENDO PROHIBIDA SU UTILIZACION TOTAL O PARCIAL, DIFUSION, SIN PREVIA AUTORIZACION EXPRESA POR ESCRITO.

Proyector: CAMPAMENTO PERMANENTE GNL
Título: DIAGRAMA UNIFILAR
 TABLERO DE DISTRIBUCION
 CANCHAS DE FÚTBOL Y FULBITO
Area: CAMPAMENTO RIO GRANDE
Lugar: CAMPAMENTO RIO GRANDE

Dibujó:	Nombre	Fecha	Firma	Elabor:
JAMA A	JAMA A	06-12-2018		DISENO
Proyector:	JAMA A	06-12-2018		Formato: A3
Revisó:	J.Y.L.	28-02-2019		Escala: :

Número de dibujo: #4-0-ELE-DIV-00-030
 Hoja: 1 de 1
 No Rev. A

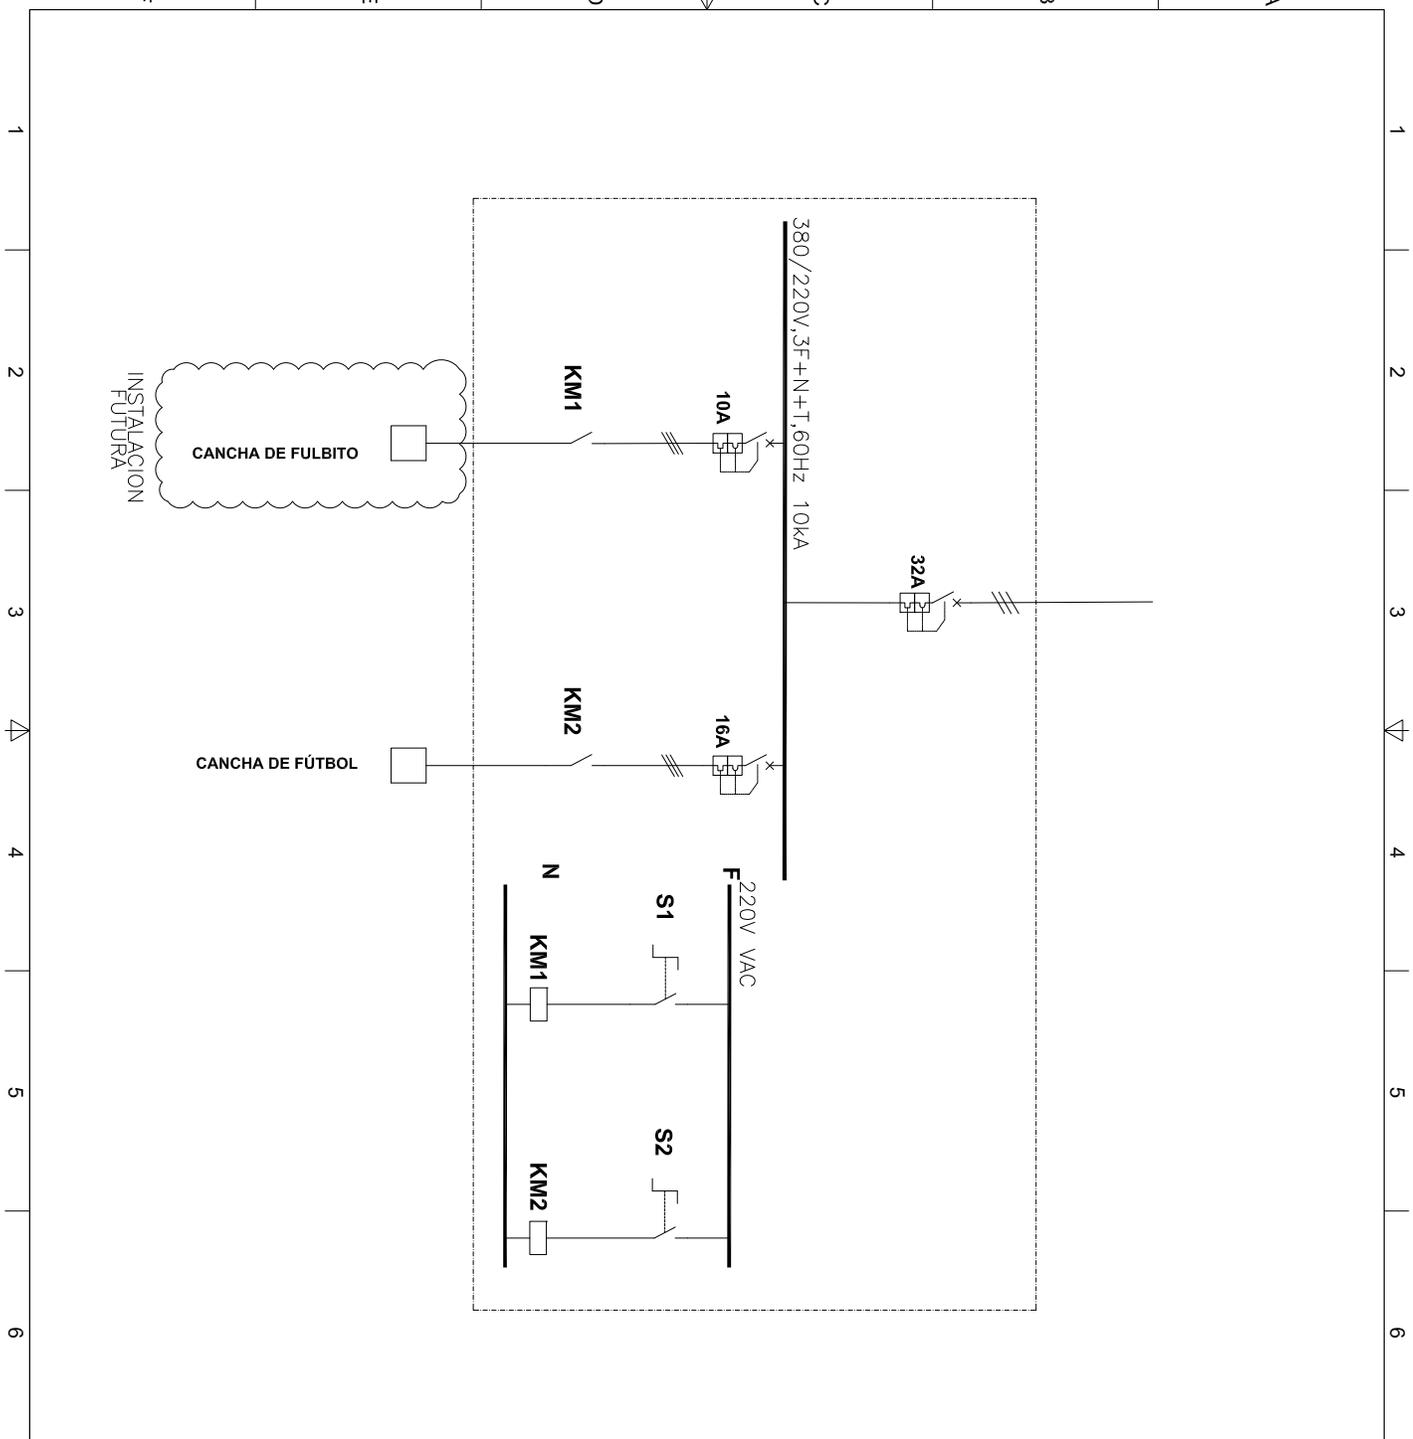

CANCHA DE FULBITO
INSTALACION FUTURA

CANCHA DE FÚTBOL

380/220V, 3F+N+T, 60Hz 10kVA

32A

10A

KM1

16A

KM2

220V VAC

S1

N

KM1

S2

KM2

INFORMACIÓN GENERAL

Mapa de ubicación

DOCUMENTOS DE REFERENCIA		
Num.	DWG N°	Descripción
1	#-0-ELE-DW-00-018	DISEÑO TIPO DEL TABLERO DE DISTRIBUCIÓN DE DORMITORIOS A

NOTAS

1.- ESTE PLANO ES VÁLIDO ÚNICAMENTE PARA LO RELATIVO A LA DISTRIBUCIÓN DE ILUMINACIÓN.

LEYENDAS

-  PROTECTOR PARA EXTERIOR IP-65 CON LAMPARA DE 70W DE V.S.A.P. 220VAC, 60HZ.
-  LUMINARIA TIPO SPOT CON LAMPARA FLUORESCENTE 2x18W PARA SISTEMA DE ALUMBRADO MONTAJE EMPOTRADO EN PARED 150MM MODULAR 220VAC, 60 HZ.
-  LUMINARIA DE EMERGENCIA CON LAMPARA FLUORESCENTE COMPACTA IP-40 DE 1x11W, AUTONOMIA 1h, MONTAJE SUPERFICIE, 220 VAC.
-  INTERRUPTOR SIMPLE PARA ALUMBRADO 220V, MONTAJE EMPOTRADO EN LA PARED.
-  INTERRUPTOR DOBLE PARA ALUMBRADO 220V, MONTAJE EMPOTRADO EN PARED.
-  INTERRUPTOR COMUTADOR PARA ALUMBRADO 220V, MONTAJE EMPOTRADO EN PARED.
-  INTERRUPTOR COMUTADOR TIPO CRUZ PARA ALUMBRADO 220V, MONTAJE EMPOTRADO EN PARED.

REV.	DESCRIPCIÓN EMISIÓN	FECHA	EJEC.	VERIF.	APROB.
A	EMISIÓN PARA REVISIÓN	11-12-18	A.F.O.S.	J.Y.L.	


REVISIÓN - VALIDACIÓN

LA INFORMACIÓN DE ESTE DOCUMENTO SON DE PROPIEDAD DE VYB, SIENDO PROHIBIDA SU UTILIZACIÓN TOTAL O PARCIAL, DIFUSIÓN, SIN PREVIA AUTORIZACIÓN EXPRESA POR ESCRITO




Proyector: **CAMPAMENTO PERMANENTE GNL**
 Título: **DISTRIBUCIÓN DE ILUMINACIÓN EN EDIFICIOS DE DORMITORIO A**

Área:		
CAMPAMENTO PERMANENTE RIO GRANDE		
Lugar:	Nombre	Fecha
Dibujó:	A.F.O.S.	11-12-2018
Proyector:	A.F.O.S.	11-12-2018
Revisó:	J.Y.L.	28-12-2018
Número de dibujo	#-0-ELE-DW-00-001 <td>Hójar: 1 de 1</td>	Hójar: 1 de 1
		No Rev. A

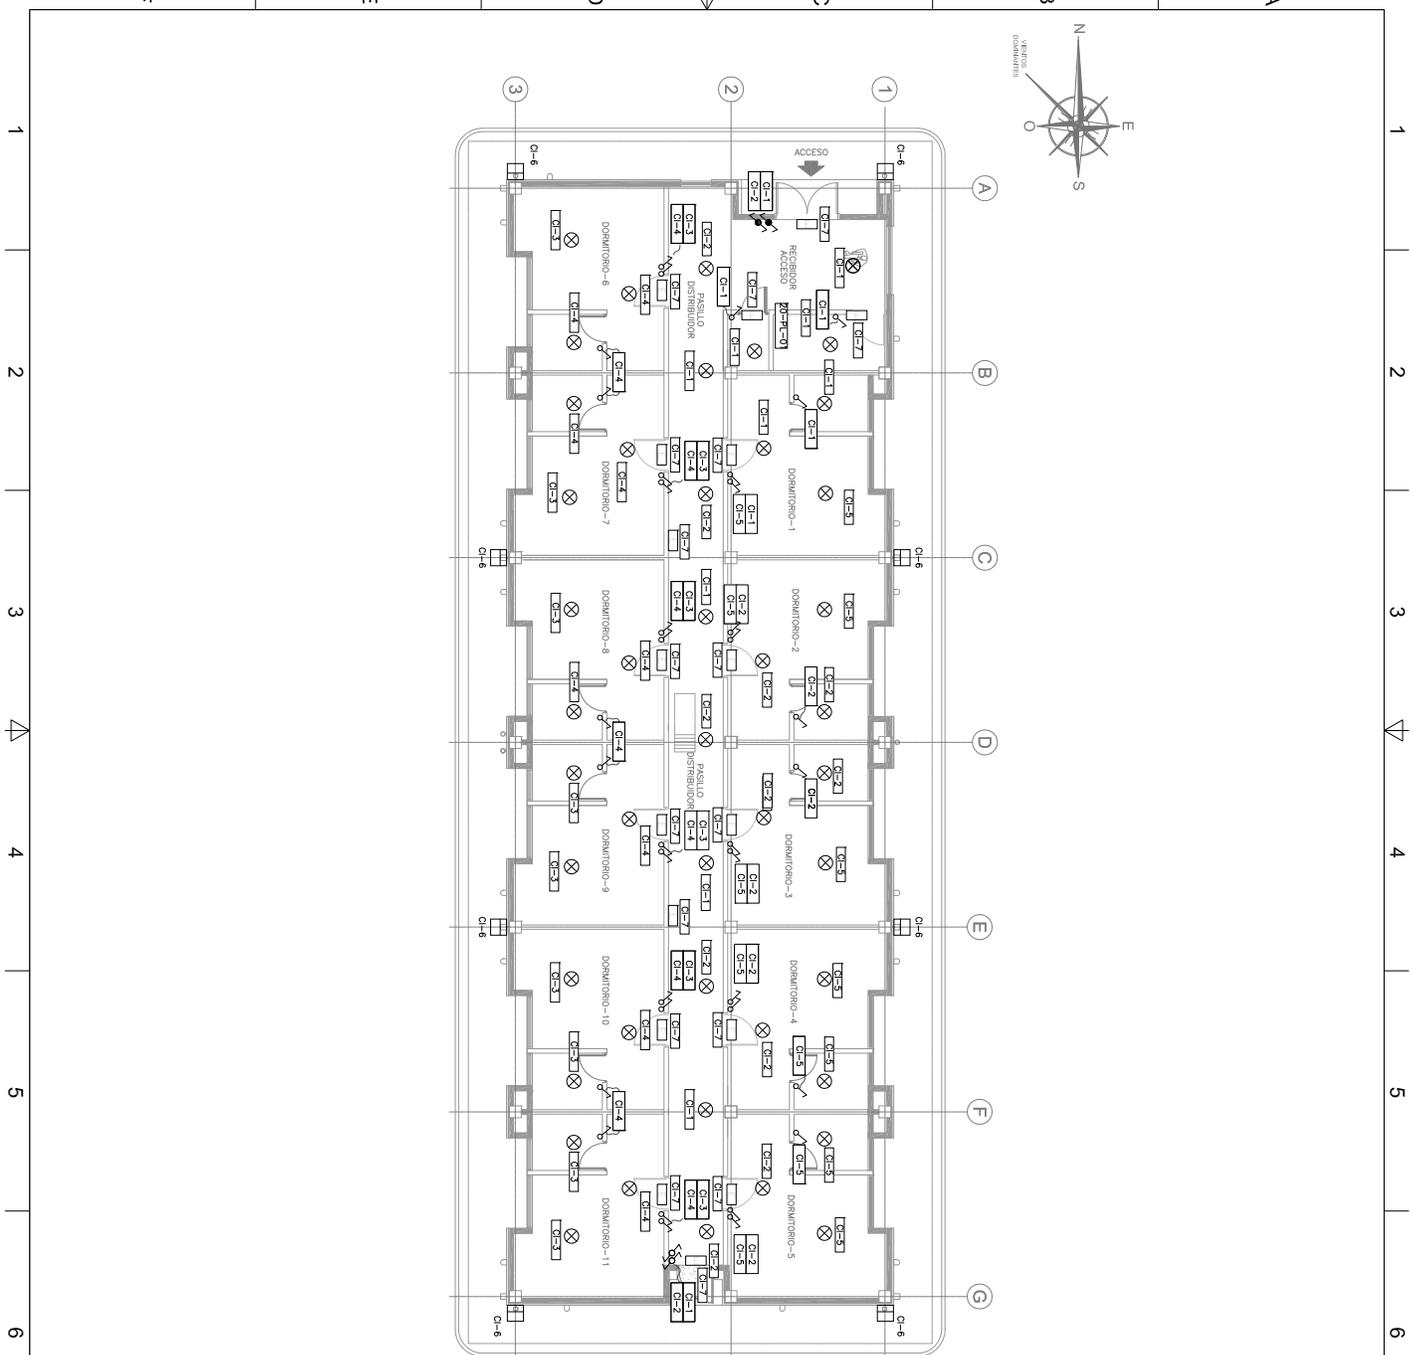

INFORMACIÓN GENERAL

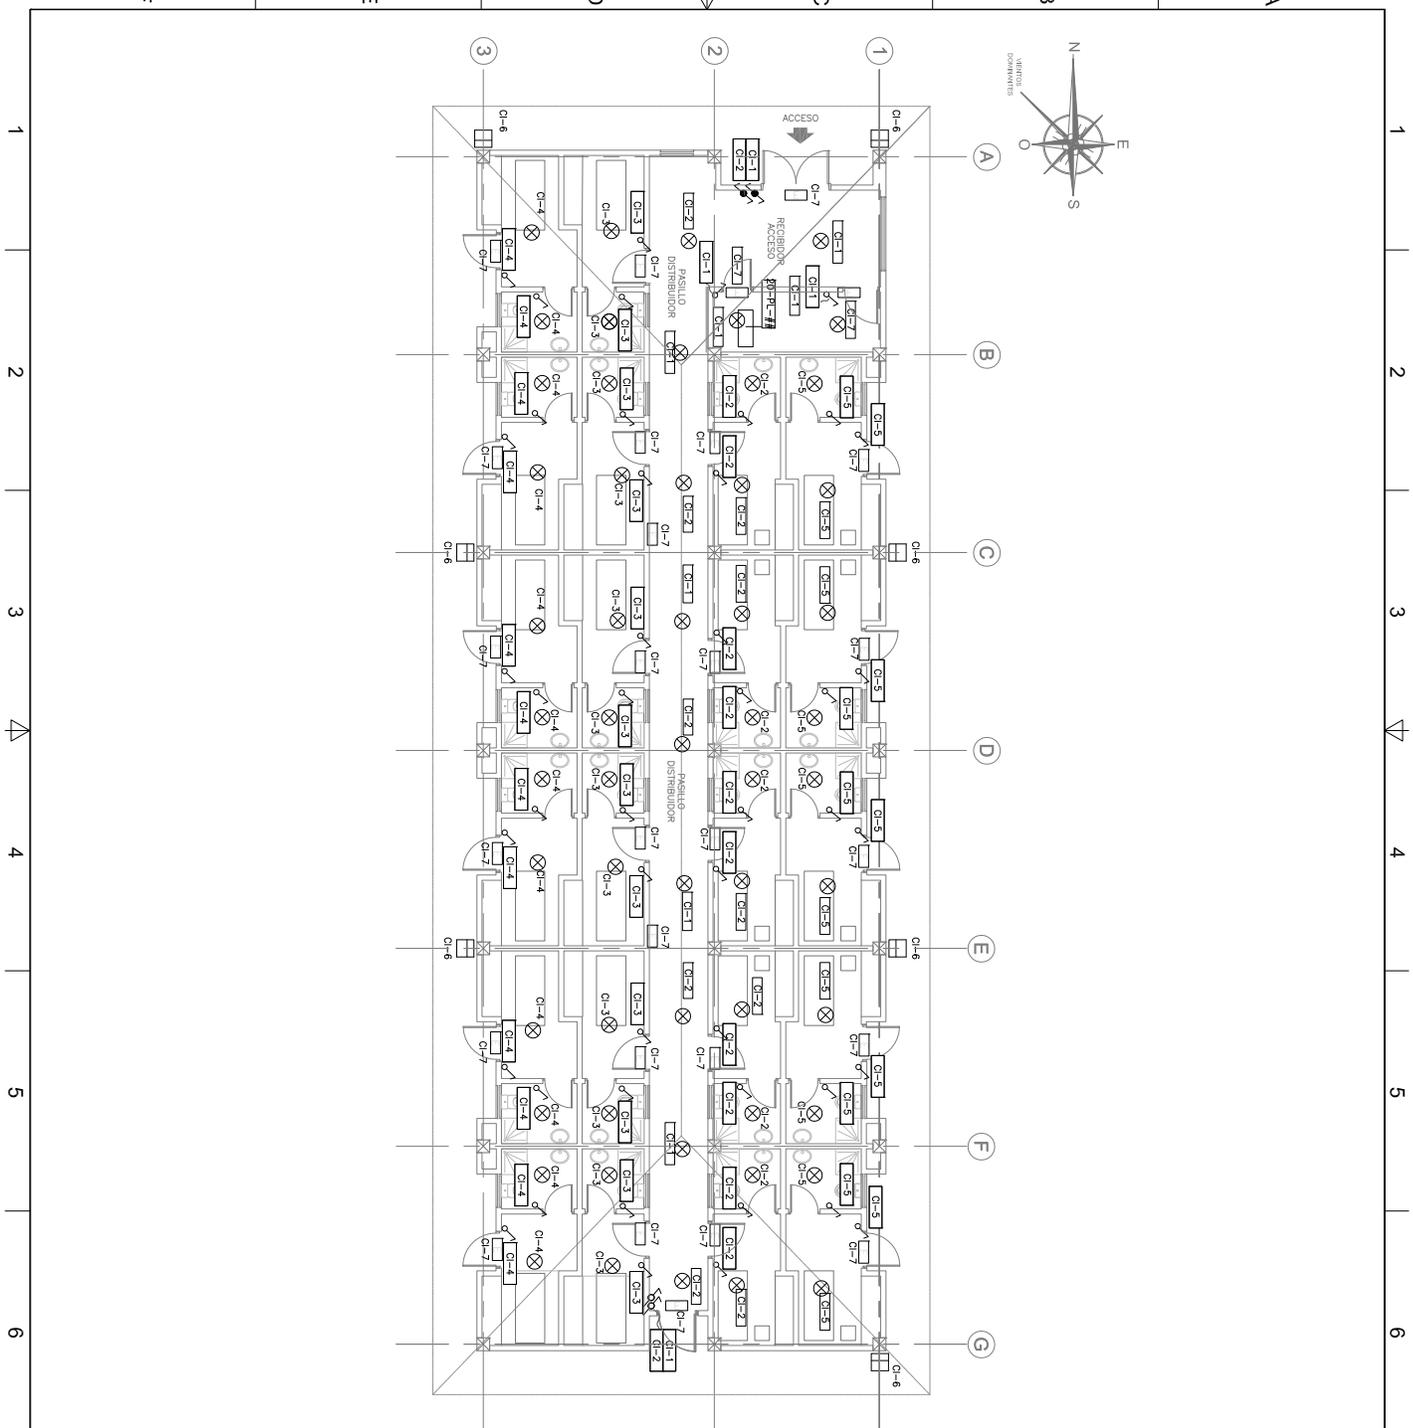

DOCUMENTOS DE REFERENCIA

Num.	DWG N°	Descripción
1	##-O-ELE-DW-00-019	DISTRIBUCIÓN TIPO PARA TABLEROS DE DISTRIBUCIÓN EN CAMPAMENTO PERMANENTE
2	##-O-ELE-DW-00-020	DISTRIBUCIÓN TIPO PARA TABLEROS DE DISTRIBUCIÓN EN EDIFICIOS DE DORMITORIOS
3	##-O-ELE-DW-00-021	DISTRIBUCIÓN TIPO PARA TABLEROS DE DISTRIBUCIÓN EN EDIFICIOS DE DORMITORIOS

NOTAS

- ESTE PLANO ES VÁLIDO ÚNICAMENTE PARA LO RELATIVO A LA DISTRIBUCIÓN DE CIRCUITOS DE ILUMINACIÓN.
- LOS TAGS DE LOS TABLEROS PARA CADA BLOQUE SON LOS SIGUIENTES:
20-F1-42 BLOQUE B
20-F1-43 BLOQUE C
20-F1-04 BLOQUE D

LEYENDAS

- PROYECTOR PARA EXTERIOR IP-56 CON LAMPARA DE 70W DE V.S.A.P. 220VAC, 60Hz.
- LUMINARIA TIPO SPOT CON LAMPARA FLUORESCENTE 2x18W PARA SISTEMA DE ALUMBRADO. MONTAJE EMPOTRADO EN FALSO TECHO MODULAR 220VAC, 60 Hz.
- LUMINARIA DE EMERGENCIA CON LAMPARA FLUORESCENTE COMPACTA IP-40 DE 1x11W. AUTONOMA 1h. MONTAJE SUPERFICIE 220 VAC.
- INTERRUPTOR SIMPLE PARA ALUMBRADO DE 220V. MONTAJE EMPOTRADO EN PARED.
- INTERRUPTOR DOBLE PARA ALUMBRADO DE 220V. MONTAJE EMPOTRADO EN PARED.
- INTERRUPTOR DOBLE PARA ALUMBRADO DE 220V. MONTAJE EMPOTRADO EN PARED.
- INTERRUPTOR CON INTERRUPTOR TIPO CENZ PARA ALUMBRADO DE 220V. MONTAJE EMPOTRADO EN PARED.

REVISION - VALIDACION	FECHA	ELEC.	VERIF.	APROB.
A	11-12-18	A.F.O.S.	J.Y.L.	

LA INFORMACION DE ESTE DOCUMENTO SON DE PROPIEDAD DE YPTB SIENDO PROHIBIDA SU UTILIZACION TOTAL O PARCIAL, DIFUSION, SIN PREVIA AUTORIZACION EXPRESA POR ESCRITO





Proyector: CAMPAMENTO PERMANENTE GNL
 Título: DISTRIBUCION DE CIRCUITOS DE ILUMINACION EN EDIFICIOS DE DORMITORIOS B,C,D

Area: DORMITORIOS B,C,D

Nombre	Fecha	Firma
Dibujó: A.F.O.S.	11-12-2018	[Firma]
Proyector: A.F.O.S.	11-12-2018	[Firma]
Revisó: J.Y.L.	27-02-2019	[Firma]
Numero de dibujo	Hójar: 1 de 1	No Rev. A

INFORMACIÓN GENERAL

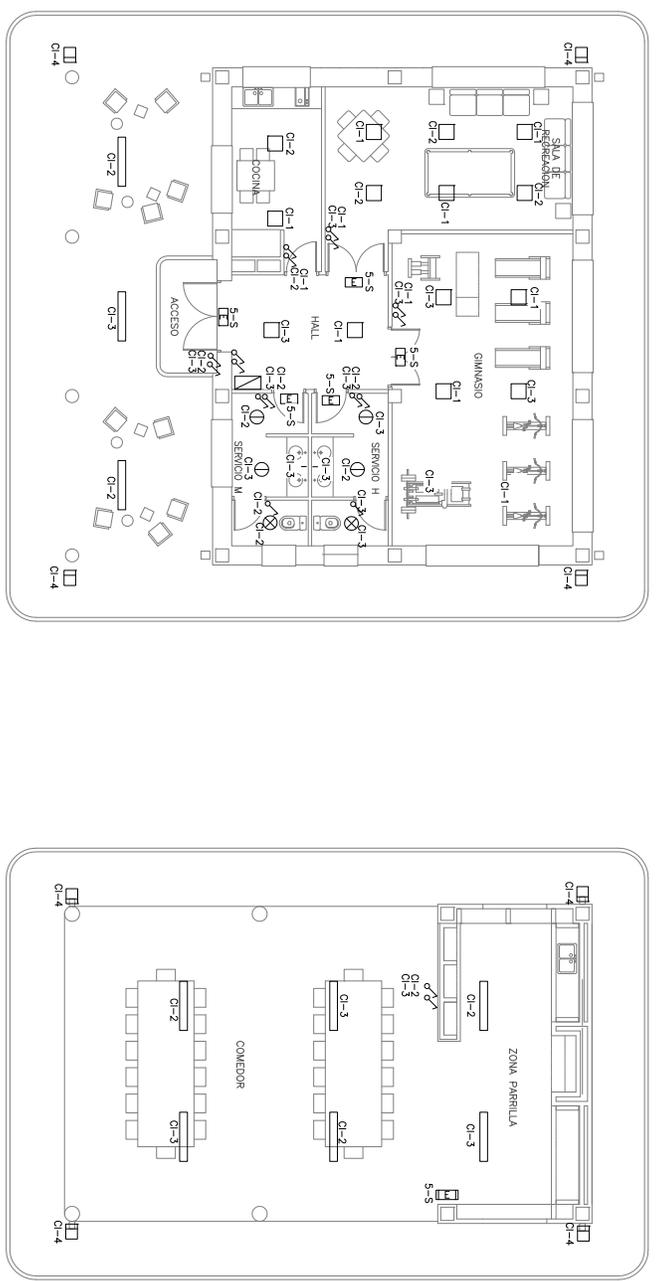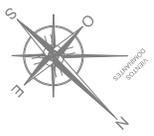

DOCUMENTOS DE REFERENCIA

Num.	DWG Nº	Descripción
1	##-0-ELE-DIV-00-023	DISEÑO Y PARTE DEL PARRILLERO DE DISTRIBUCIÓN GIMNASIO Y PARRILLERO

NOTAS

- ESTE PLANO ES VALIDO ÚNICAMENTE PARA LO RELATIVO A LA DISTRIBUCIÓN DE CIRCUITOS DE ILUMINACIÓN.
- LA COLOCACIÓN DE LAS TOMAS ES REALIZADA DE LA SIGUIENTE MANERA:
 ○ CÍRCULO = NÚMERO DE CIRCUITO
 □ CUADRO = CIRCUITO DE ILUMINACIÓN

LEYENDAS

- LUMINARIA CON LAMPARA FLUORESCENTE COMPACTA IP-40 DE 2x38W, 220VAC, 60 HZ, MONTAJE EMPOTRADO EN FALSO TECHO MODULAR.
- ⊗ LUMINARIA TIPO SPOT DE EMPOTRAR EN FALSO TECHO CON LAMPARA INCANDESCENTE IP-20 DE 60W, 220V, 60HZ.
- LUMINARIA TIPO SPOT CON LAMPARA HALÓGENA IP-20 DE 50W, 220VAC, 60HZ, MONTAJE EMPOTRADO EN FALSO TECHO DE ESCAYOLA.
- LUMINARIA CON LAMPARA FLUORESCENTE DE 2x38W, 220VAC, 60HZ.
- LUMINARIA CON LAMPARA FLUORESCENTE DE 1x38W, 220VAC, 60HZ.
- LUMINARIA CON LAMPARA FLUORESCENTE DE 1x38W, 220VAC, 60HZ.
- LUMINARIA DE EMERGENCIA CON LAMPARA FLUORESCENTE COMPACTA IP-40 DE 1x11W, AUTONOMA 1h, MONTAJE SUPERFICIAL, 220 VAC.
- LUMINARIA DE EMERGENCIA CON LAMPARA FLUORESCENTE COMPACTA IP-56 DE 1x11W, 220VAC, AUTONOMO 1h, MONTAJE SUPERFICIAL.
- PROYECTOR PARA EXTERIOR IP-56 CON LAMPARA DE 70W DE V.S.A.P 220VAC, 60HZ.
- INTERRUPTOR SIMPLE PARA ALUMBRADO 220V, MONTAJE EMPOTRADO EN LA PARED.

REV.	DESCRIPCIÓN EMISIÓN	FECHA ELEC.	VERIF. [A/R/O/B]
A	EMISIÓN PARA REVISIÓN	11-12-18	A.F.O.S. J.Y.L.

REVISIÓN - VALIDACIÓN

LA NEGOCIACIÓN DE ESTE DOCUMENTO SOLO ES PROPIEDAD DE VERA, SIENDO PROHIBIDA SU UTILIZACIÓN TOTAL O PARCIAL, DIFUSIÓN, SIN PERMISO AUTORIZACIÓN EXPRESA POR ESCRITO.



Proyecto: **CAMPAMENTO PERMANENTE GNL**



Título: **DISTRIBUCIÓN DE CIRCUITOS DE ILUMINACIÓN GIMNASIO Y PARRILLERO**

Área: **GIMNASIO PARRILLERO**


Nombre	Fecha	Firma
A.F.O.S.	11-12-2018	[Firma]
J.Y.L.	02-01-2019	[Firma]

Dibujó: A.F.O.S. Etapa: DISEÑO
 Proyectó: A.F.O.S. Formato: A3
 Revisó: J.Y.L. Escala: :
 Número de dibujo: **##-0-ELE-DIV-00-004**
 Hoja: 1 de 1
 No Rev. A

INFORMACIÓN GENERAL

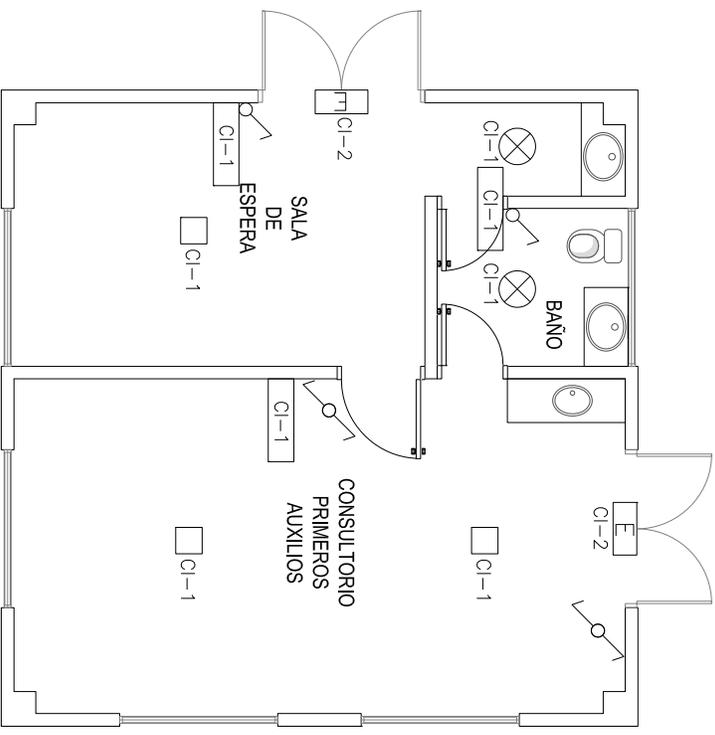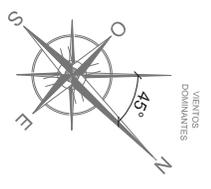

ENFERMERIA

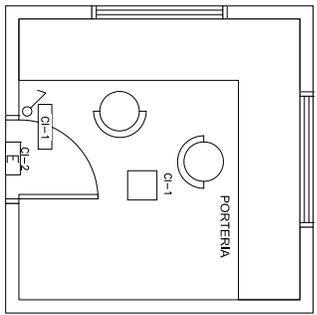

PORTERIA

DOCUMENTOS DE REFERENCIA

Num.	DWG N°	Descripción
1	##-0-ELE-DW-00-024	BASE PARA UNIFORME DEL PABERNO DE DISTRIBUCION DE CONSULTORIO MEDICO.

NOTAS

- ESTE PLANO ES VALIDO UNICAMENTE PARA LO RELATIVO A LA DISTRIBUCION DE CIRCUITOS DE ILUMINACION.
- LA COLOCACION DE LAS TOMAS ES REALIZADA DE LA SIGUIENTE MANERA:
 CI-# = NUMERO DE CIRCUITO
 E = CIRCUITO DE ILUMINACION

LEYENDAS

- ARRUJADA DE ALUMBRADO CON LAMPARA LED COMPACTA PARA MONTAJE EN FALSO TECHO CON ARMARIOS MONTAJE EMPOTRADO EN FALSO TECHO MODULAR.
- LUMINARIA PARA EMPOTRAR EN FALSO TECHO CON LAMPARA TIPO SPOT LED R57x48 PARA ILUMINACION DE BANOS, PASILLOS Y ARMARIOS.
- LUMINARIA DE EMERGENCIA TIPO RECTANGULAR.
- INTERRUPTOR SIMPLE PARA ALUMBRADO 220V/MONITRAJE EMPOTRADO EN LA PARED.

A	EMISION PARA REVISION	07/20-18	A.F.O.S.	J.Y.L.
REV.	DESCRIPCION EMISION	FECHA EJEC.	VERIF.	APROB.
REVISION - VALIDACION				

LA NEGOCIACION DE ESTE DOCUMENTO ES DE PROPIEDAD DE YPER, SIENDO PROHIBIDA SU UTILIZACION TOTAL O PARCIAL, DIFUSION, SIN PREVIA AUTORIZACION EXPRESA POR ESCRITO.




Proyecto: **CAMPAMENTO PERMANENTE GNL**
 Título: **DISTRIBUCION DE CIRCUITOS DE ILUMINACION BLOQUE CONSULTORIO MEDICO Y PORTERIA**

Area: **CONSULTORIO MEDICO Y PORTERIA**

Nombre	Fecha	Firma
Dibujó: A.F.O.S.	07/20-2018	Elaop. DISEÑO
Proyectó: A.F.O.S.	07/20-2018	Formato: A3
Revisó: J.Y.L.	28/12-2018	Escala: .

Numero de dibujo: **##-0-ELE-DW-00-005**

Hójar: 1 de 1	No Rev. A
---------------	-----------

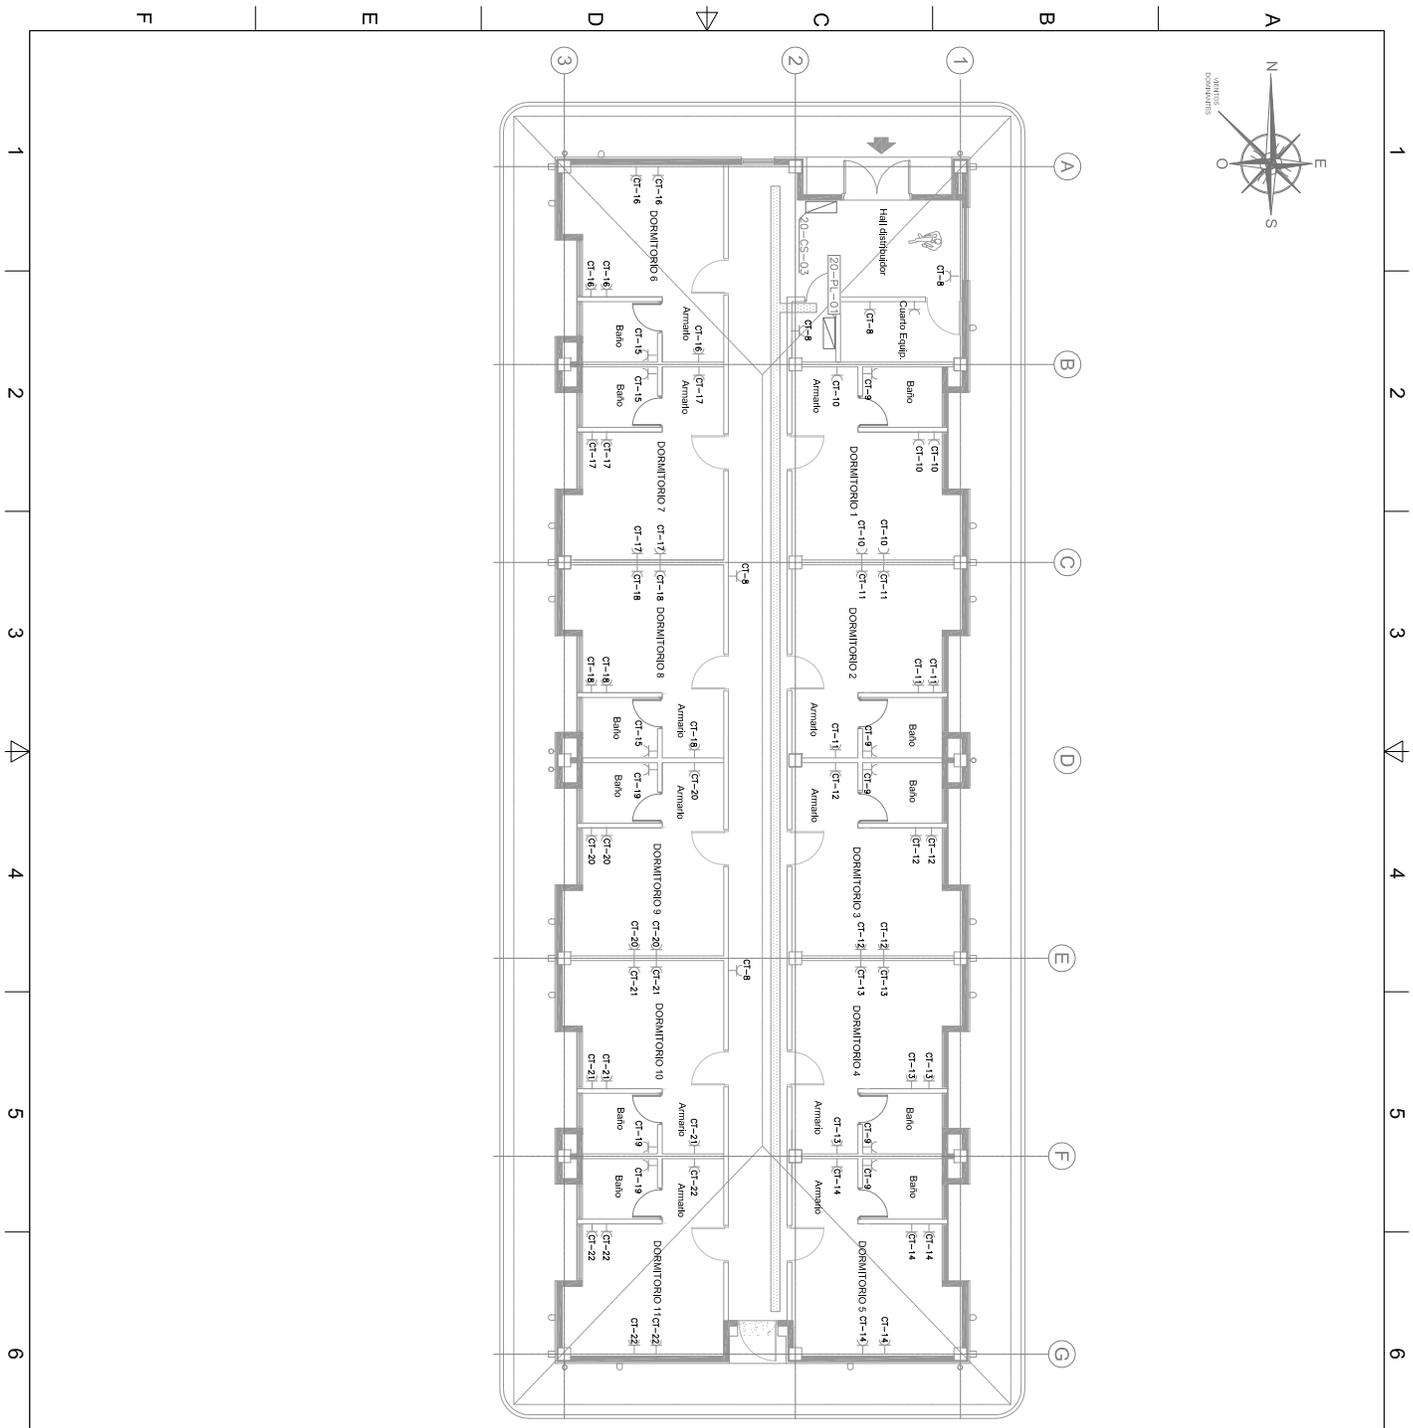

INFORMACIÓN GENERAL

DOCUMENTOS DE REFERENCIA		
Num.	DWG Nº	Descripción
1	#4-ELE-DW-00-022	DISEÑO Y DISTRIBUCIÓN DEL TABLERO DE DISTRIBUCIÓN DORMITORIO A

NOTAS

- ESTE PLANO ES VÁLIDO ÚNICAMENTE PARA LO RELATIVO A LA DISTRIBUCIÓN DE TOMACORRIENTES
- LA COLOCACIÓN DE LAS TOMAS ES REALIZADA DE LA SIGUIENTE MANERA:
 CT-9 NÚMERO DE CIRCUITO
 CT-10 CIRCUITO DE TOMACORRIENTE

LEYENDAS

- TOMA DE CORRIENTE 2P+T, 16A, 220V MONTAJE EMPOTRADO
- BANDEJA TIPO ESCALERILLA
- TABLERO DE DISTRIBUCIÓN
- 20-PL-01 TAB DE TABLERO

REV.	DESCRIPCIÓN EMISIÓN	FECHA EJEC.	VERIF. [APROB.]
A	EMISIÓN PARA REVISIÓN	16-12-18	J.M.M.A. J.Y.L.

REVISIÓN - VALIDACIÓN

LA NEGOCIACIÓN DE ESTE DOCUMENTO EQUIVALE AL PROBLEMA DE VERA, SIENDO PROHIBIDA SU UTILIZACIÓN TOTAL O PARCIAL, DIFUSIÓN, SIN PREVIA AUTORIZACIÓN EXPRESA POR ESCRITO



Proyecto:	CAMPAMENTO PERMANENTE GNL		
Título:	DISTRIBUCIÓN DE TOMACORRIENTES EN EDIFICIOS DE DORMITORIO A		
Área:	DORMITORIO A		
Lugar:	CAMPAMENTO PERMANENTE RIO GRANDE		
Dibujó:	Nombre	Fecha	Firma
Proyectó:	J.M.M.A.	16-12-2018	[Firma]
Revisó:	J.Y.L.	27-02-2019	[Firma]
Número de dibujo	#4-0-ELE-DW-00-010		Hójar. 1 de 1
			No Rev. A

INFORMACIÓN GENERAL

DOCUMENTOS DE REFERENCIA

Num.	DWG N°	Descripción
1	#-0-ELE-DW-00-022	DISEÑO Y TENDIDO DEL TABLERO DE DISTRIBUCIÓN DORMITORIO A,B,C,Y,D.

NOTAS

- ESTE PLANO ES VÁLIDO ÚNICAMENTE PARA EL RELATIVO A LA TOMA DE CORRIENTE 2P+1, 16A, 220V MONTAJE EMPOTRADO
- LOS TIPOS DE LOS TABLEROS PARA CADA BLOQUE SON LOS SIGUIENTES:
 20-PL-02 BLOQUE B
 20-PL-03 BLOQUE C
 20-PL-04 BLOQUE D

LEYENDAS

- TOMA DE CORRIENTE 2P+1, 16A, 220V MONTAJE EMPOTRADO
- BANDERA TIPO ESCALERILLA
- TABLERO DE DISTRIBUCION
- TAG DE TABLERO

REVISION	DESCRIPCION	EMISION	FECHA	EJEC.	VERIF.	APROB.
A	EMISION PARA REVISION	16-12-18	J.M.M.A.	J.Y.L.		

LA NEGOCIACION DE ESTE DOCUMENTO EQUIVALE AL PROYECTO DE OBRAS, SIENDO PROHIBIDA SU UTILIZACION TOTAL O PARCIAL, DIFUSION, SIN PREVIA AUTORIZACION EXPRESA POR ESCRITO.






Proyecto: **CAMPAMENTO PERMANENTE GNL**
 Título: **DISTRIBUCION DE TOMACORRIENTES EN EDIFICIO DE DORMITORIO B, C,Y,D**

Área: **DORMITORIO B, C,Y,D**
 Lugar: **CAMPAMENTO RIO GRANDE**

Dibujó:	Nombre	Fecha	Firma	Etapas:
J.M.M.A.	J.M.M.A.	16-12-2018		DISEÑO
J.Y.L.	J.Y.L.	27-02-2019		AS

Revisó: :
 Escala: :
 Número de dibujo: **#-0-ELE-DW-00-011**
 Hoja: 1 de 1
 No Rev. A

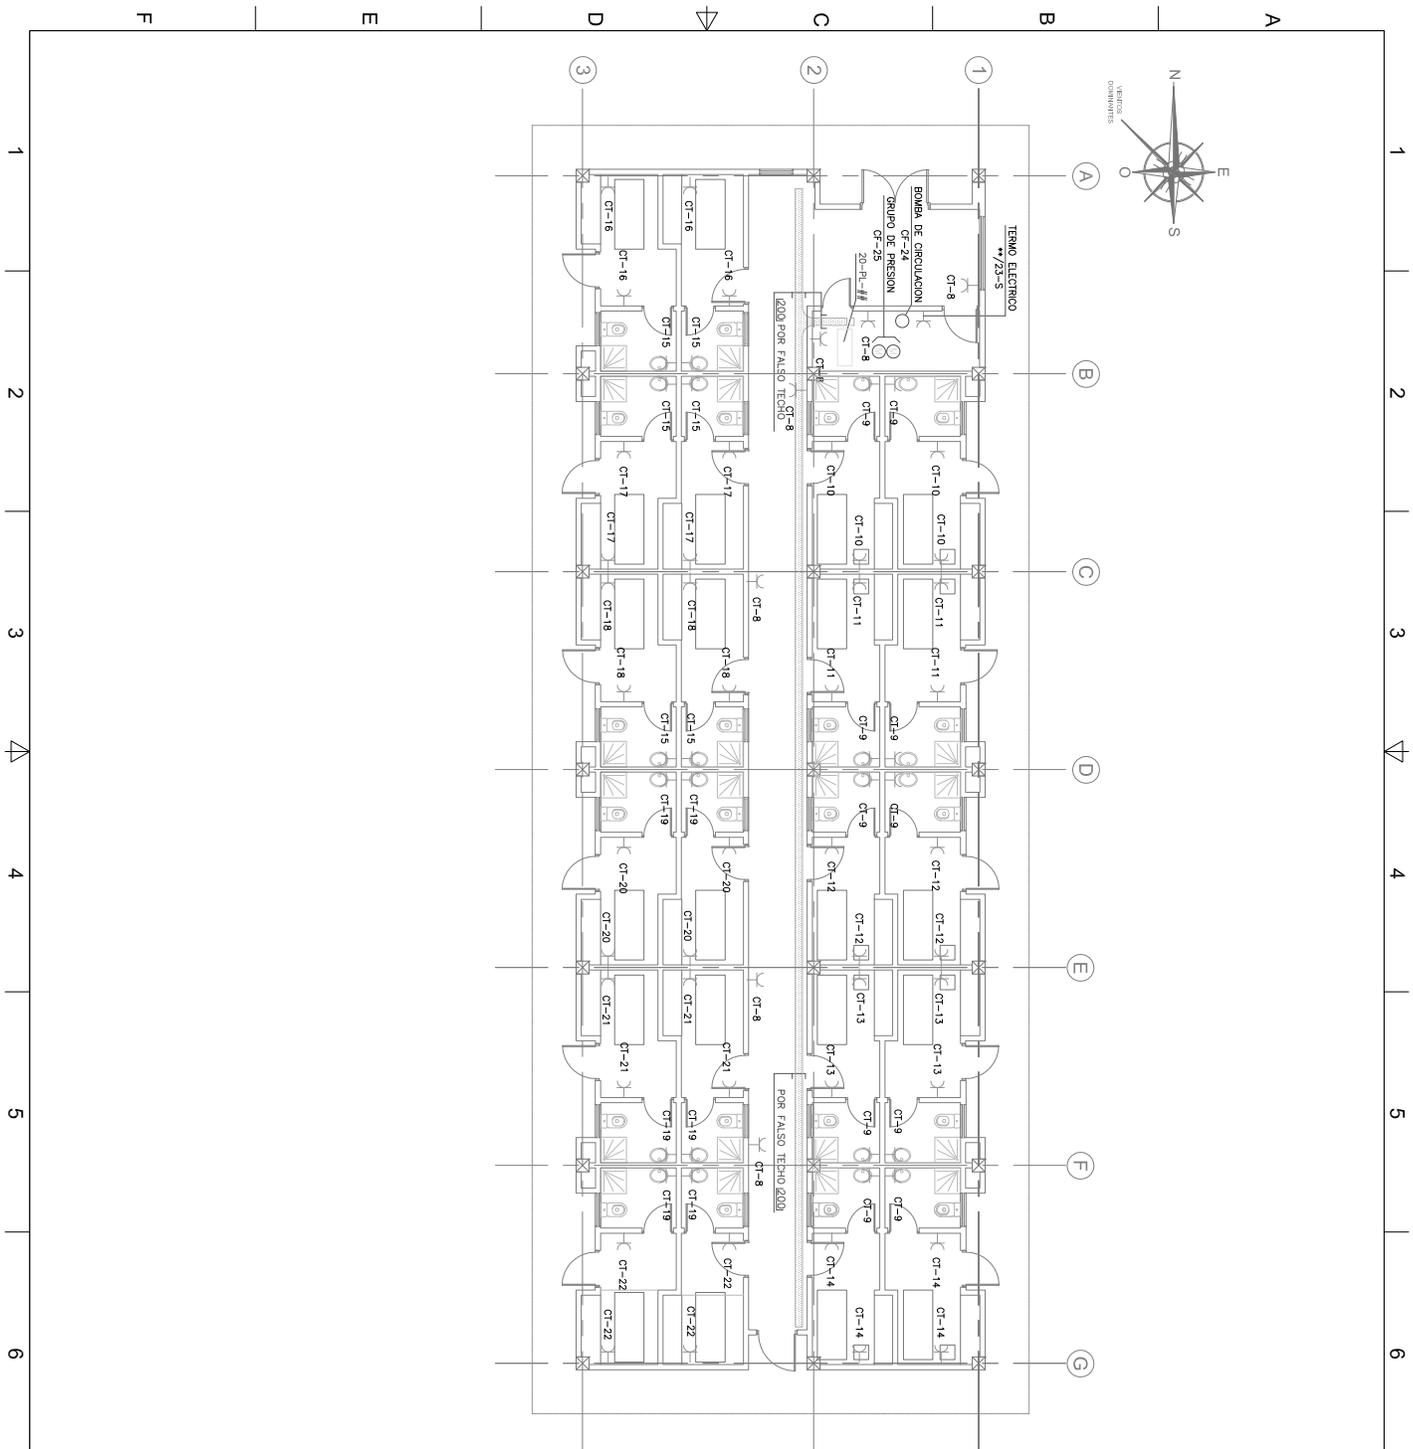

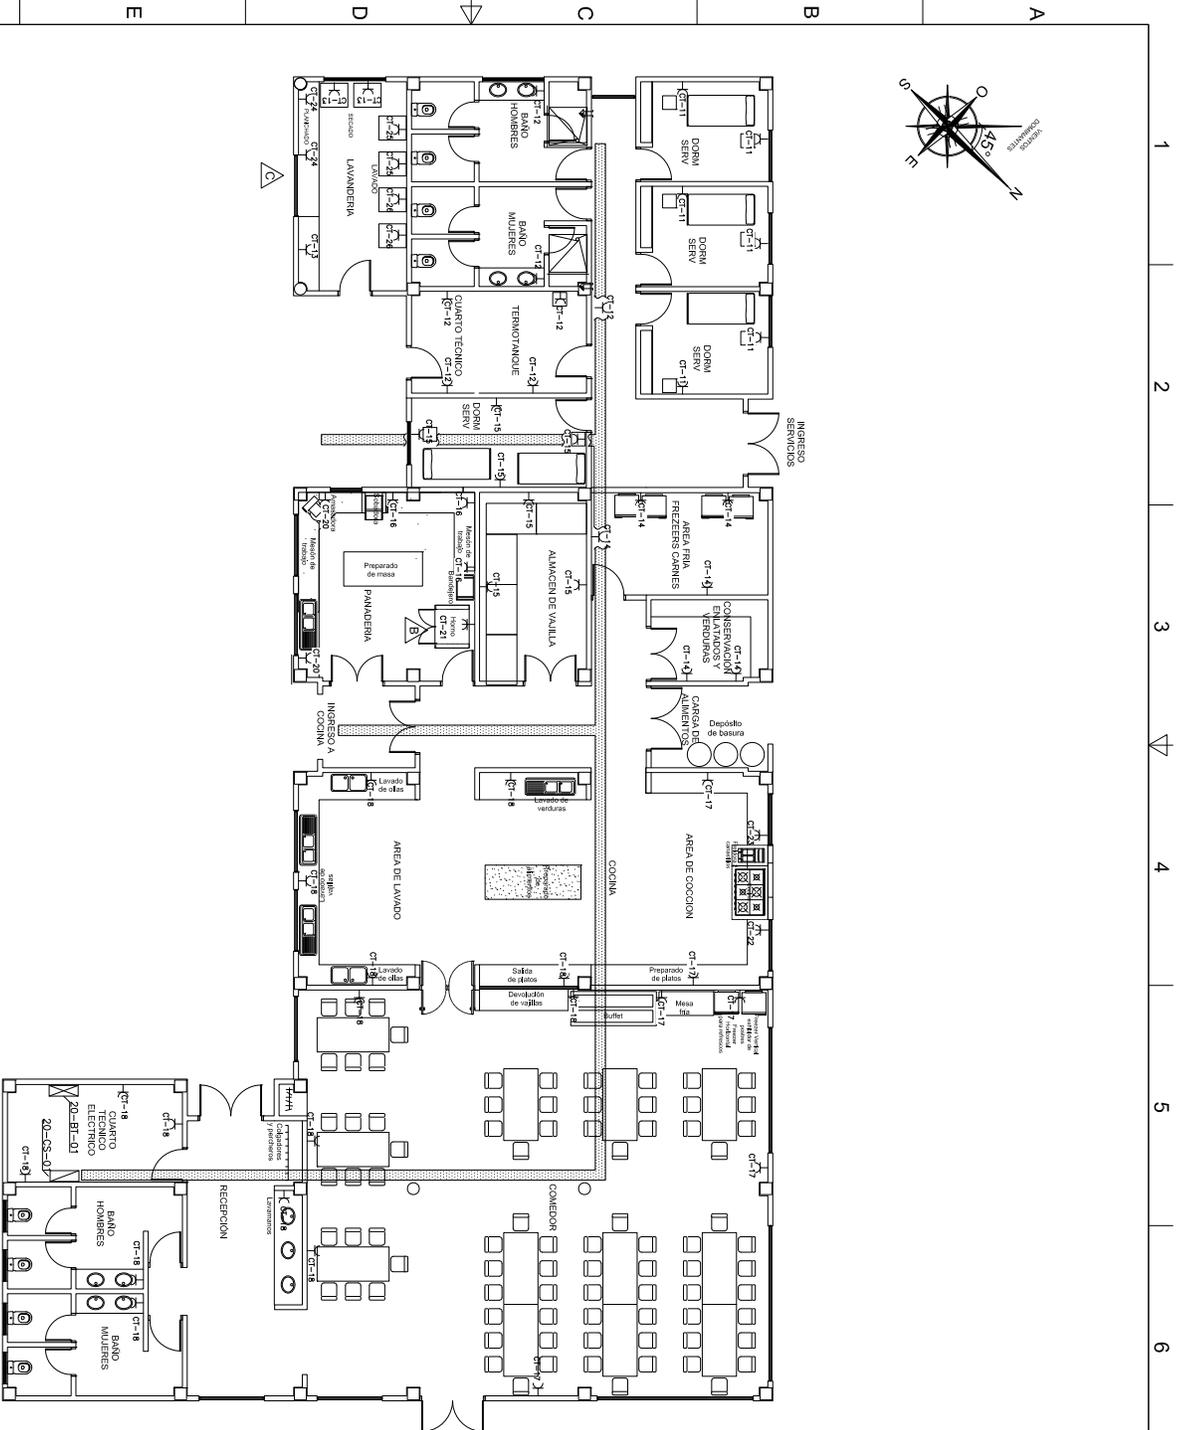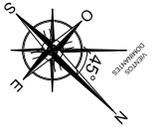

INFORMACION GENERAL

DOCUMENTOS DE REFERENCIA

Num.	DWG. N°	Descripción
1	##-0-ELE-DW-00-026	DISEÑO Y DISTRIBUCION DE TABLEROS DE DISTRIBUCION COMEDOR-LAVANDERIA

NOTAS

- ESTE PLANO ES VALIDO UNICAMENTE PARA LO RELATIVO A LA DISTRIBUCION DE TOMACORRIENTES
- LA CODIFICACION DE LAS TOMAS ES REALIZADA DE LA SIGUIENTE MANERA:
 NÚMERO DE CIRCUITO
 CIRCUITO DE TOMACORRIENTE

LEYENDAS

- ⊕ TOMA DE CORRIENTE 2P+1, 16A, 220V MONTAJE EMPORRADO
- ⊕ TOMA DE CORRIENTE TRIFASICA TIPO SCHUHO 60 A, 380 V
- ⊕ MONTAJE EMPORRADO
- ▨ BANDEJA TIPO ESCALERILLA
- ▨ TABLERO GENERAL
- ▨ TABLERO DE DISTRIBUCION
- 20-PL-01 TAG DE TABLERO

REV.	DESCRIPCION EMISION	FECHA ELEC.	VERIF. APROB.
A	EMISION PARA REVISION	16-Ago-18	J.M.M.A.
B	EMISION PARA REVISION	13-Sep-18	J.Y.L.
C	EMISION PARA REVISION	17-Sep-18	J.M.M.A.



LA INFORMACION DE ESTE DOCUMENTO SON DE PROPIEDAD DE Y788, SIENDO PROPIEDAD DE SU SUJETO SOCIAL Y FUNDACION, DIFUSION, SIN PREVIJA AUTORIZACION EMPRESA NO ES CRISTO



Proyecto: **CAMPAMENTO PERMANENTE GNL**
 Título: **DISTRIBUCION DE TOMACORRIENTES EN EDIFICIOS DE COMEDOR-LAVANDERIA**

Áreas:	
Lugar:	CAMPAMENTO PERMANENTE RIO GRANDE
Nombre:	J.M.M.A.
Fecha:	16-Ago-2018
Firma:	[Firma]
Elaborador:	J.M.M.A.
Diseño:	J.M.M.A.
Formato:	A3
Proyecto:	16-Ago-2018
Revisado:	J.Y.L.
Escala:	xxx
Hojas:	1 de 1
Numero de dibujo:	##-0-ELE-DW-00-014
No Rev.	B

INFORMACIÓN GENERAL

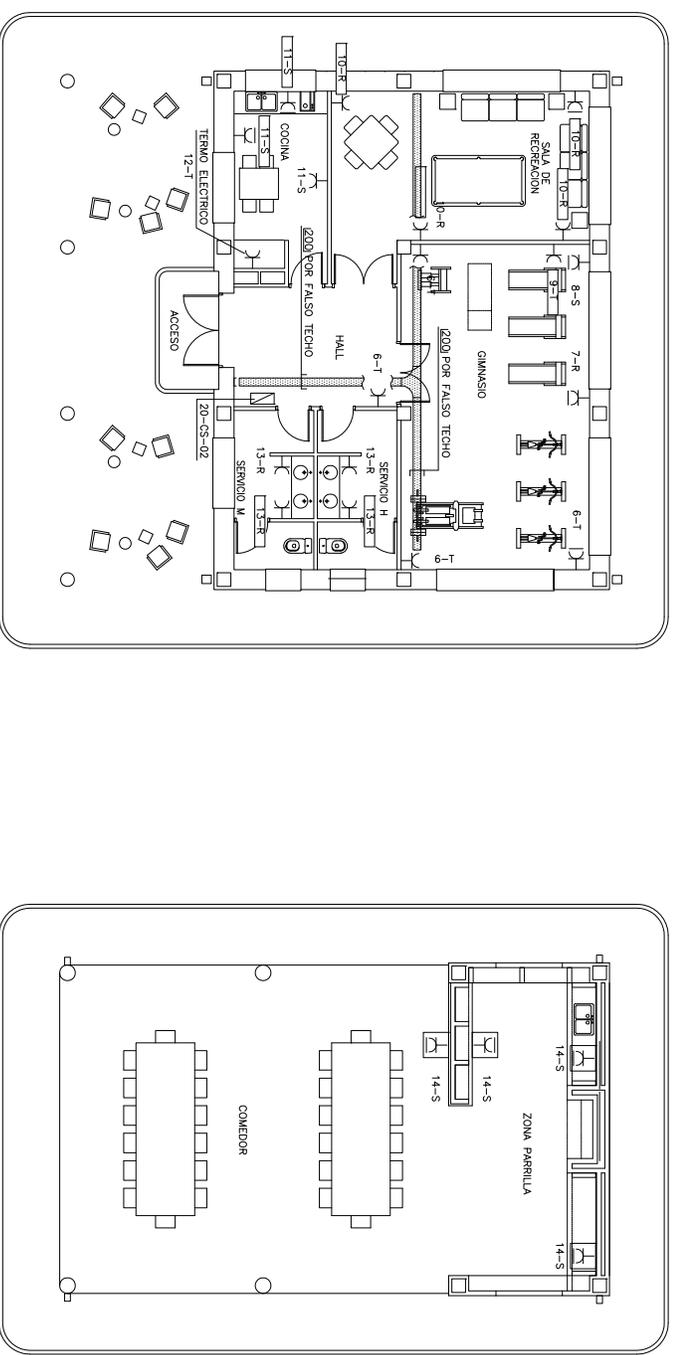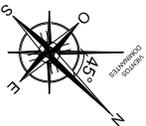

DOCUMENTOS DE REFERENCIA

Num.	DWG N°	Descripción
1	##-0-ELE-DW-00-027	DISEÑO Y TITULO DEL TABLERO DE DISTRIBUCION CAMPAMENTO CHURRASQUERA

NOTAS

1.- ESTE PLANO ES VALIDO UNICAMENTE PARA LO RELATIVO A LA DISTRIBUCION DE TOMACORRIENTES

LEYENDAS

- TOMA DE CORRIENTE 2P+T, 16A, 220V MONTAJE EMPOTRADO
- TOMA DE CORRIENTE 2P+T, 16A, 220V MONTAJE SUPERFICIAL
- TOMA DE CORRIENTE ESTANCA, IP-56, 2P+T, 16A, 220V, MONTAJE SUPERFICIAL
- BANDEJA TIPO ESCALERILLA
- TABLERO DE DISTRIBUCION

REV.	DESCRIPCION EMISION	FECHA ELEC.	VERIF. APROB.
A	EMISION PARA REVISION	16-12-18	J.M.M.A. J.Y.L.

REVISION - VALIDACION

LA NEGOCIACION DE ESTE DOCUMENTO EQUIVALE AL PROYECTO DE OBRAS, SIENDO PROHIBIDA SU UTILIZACION TOTAL O PARCIAL, DIFUSION, SIN PREVIA AUTORIZACION EXPRESA POR ESCRITO



Proyecto: **CAMPAMENTO PERMANENTE GNL**
 Título: **DISTRIBUCION DE TOMACORRIENTES EN EDIFICIOS DE GIMNASIO Y CHURRASQUERA**

Área:			
GIMNASIO - CHURRASQUERA			
Lugar: CAMPAMENTO RIO GRANDE			
Dibujó:	Nombre	Fecha	Firma
J.M.M.A.	J.M.M.A.	16-12-2018	[Firma]
Proyectó:	Elaboró:	DISEÑO	
J.Y.L.	J.M.M.A.	16-12-2018	
Revisó:	Formato:	A3	
J.Y.L.	Escala:	:	
Número de dibujo		Hojas:	1 de 1
##-0-ELE-DW-00-015		No Rev.	A

INFORMACIÓN GENERAL

DOCUMENTOS DE REFERENCIA

Num.	DWG N°	Descripción
1		
2		

NOTAS

- ESTE PLANO ES VALIDO ÚNICAMENTE PARA LO RELATIVO AL TABLERO DE DISTRIBUCIÓN DE LOS DOMINIOS 20-09-20
- LA COORDINACIÓN DE LAS TOMAS ES REALIZADA DE LA SIGUIENTE MANERA:
 CT-1 → CÍRCULO DE TOMACORRIENTE
 CT-2 → CÍRCULO DE TOMACORRIENTE
 CT-3 → CÍRCULO DE TOMACORRIENTE

LEYENDAS

- TOMA DE CORRIENTE 20-1, 16A, 220V MONTAJE EMPOTRADO
- TABLERO DE DISTRIBUCIÓN

A	EMISIÓN PARA REVISIÓN	ZDCE	18	JMMA	JYL
REV.	DESCRIPCIÓN EMISIÓN	FECHA	EJEC.	VERIF.	APROB.
REVISIÓN - VALIDACIÓN					


LA NEGOCIACIÓN DE ESTE DOCUMENTO ES DE PROPIEDAD DE VERA, SIENDO PROHIBIDA SU UTILIZACIÓN TOTAL O PARCIAL, DIFUSIÓN, SIN PREVIA AUTORIZACIÓN EXPRESA POR ESCRITO.



Proyector: **CAMPAMENTO PERMANENTE GNL**
 Título: **DISTRIBUCIÓN DE TOMACORRIENTES EN EDIFICIO DE ENFERMERIA Y PORTERIA**


Área: **ENFERMERIA Y PORTERIA**

Lugar:	Nombre	Fecha	Firma	Etapas:	DISEÑO
CAMPAMENTO RIO GRANDE	Dibujó:	JMMA	07-DIC-2018		
	Proyector:	JMMA	07-DIC-2018	Formato:	A3
	Revisó:	JYL	28-02-2019	Escala:	:
Número de dibujo				Hójar:	1 de 1
#4-0-ELE-DW-00-016				No Rev.	8

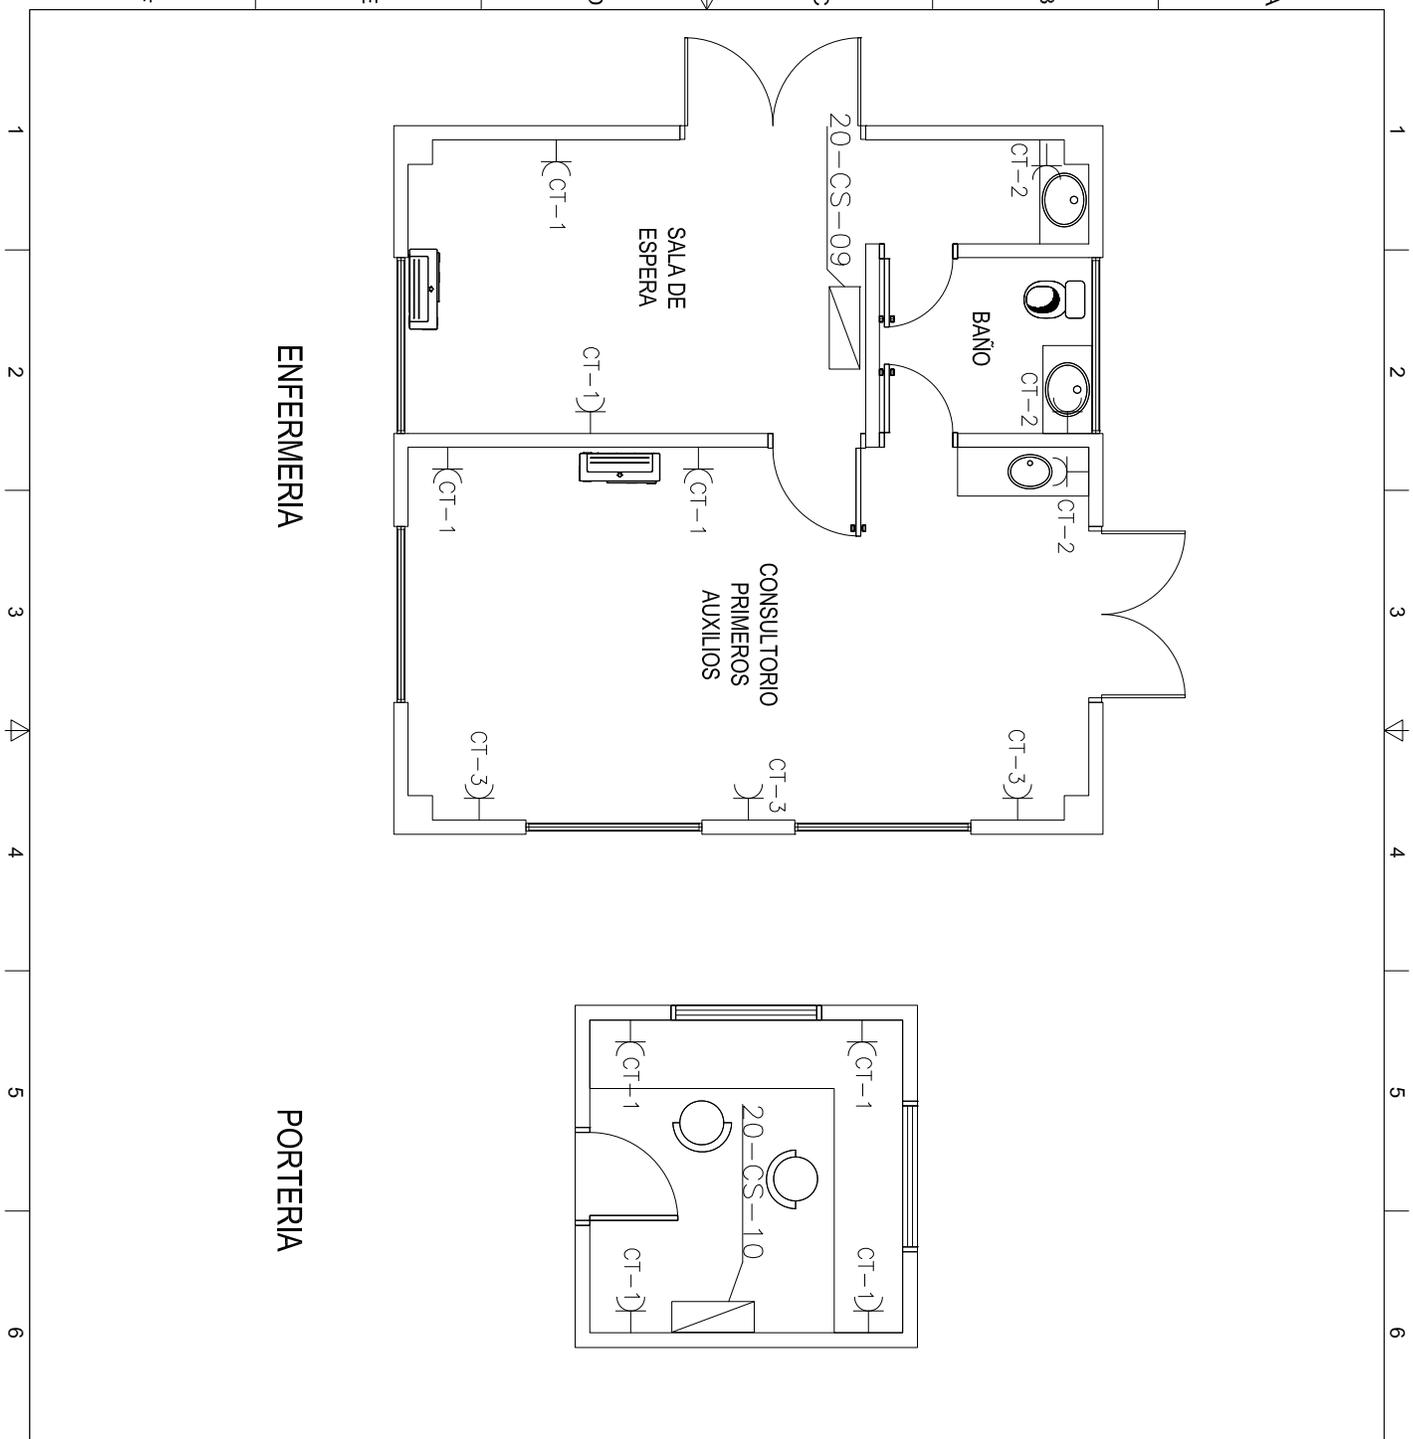

ENFERMERIA

PORTERIA

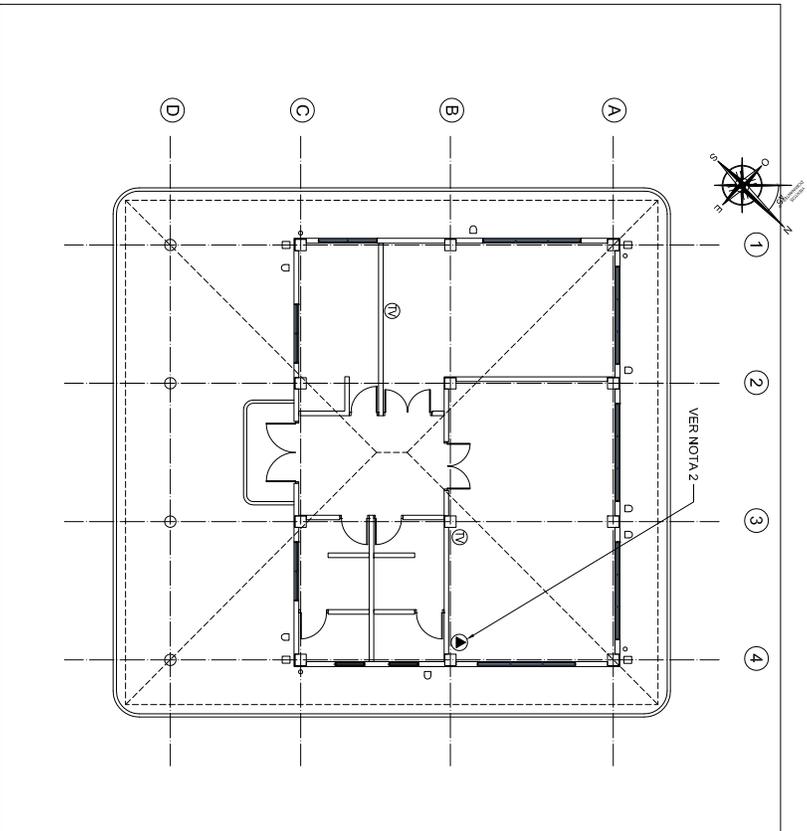

EDIFICIO DE GIMNASIO
PLANTA BAJA

NOTAS

- 1.- ESTE PLANO ES VALIDO ÚNICAMENTE PARA LO RELATIVO A LA DISTRIBUCION DE VOZ Y DATO, PARA EL RESTO REPRESENTADO DEBE UTILIZARSE EL/LOS PLANOS DE LA ESPECIALIDAD CORRESPONDIENTE.
- 2.- LA ALTURA DE UBICACION DEL PUNTO DE VOZ Y DATOS SERA DE 2200mm

SIMBOLOGIA

- PUNTO DE TV CABLE
- PUNTO DE VOZ Y DATOS


REVIS.	DESCRIPCION	FECHA	ELAB.	VERIF.	APROB.
A	PARA COMENTARIOS	H-03-2017	LIVL	VCHC	VAIT.
MODIFICACIONES					
CLIENTE					

FECHA	REVISION	ELABORADO	VERIFICADO	APROBADO
H-03-2017	H-03-2017	H-03-2017	H-03-2017	

PROYECTO
PLANTA DE GNL, ESR
Y CISTERNAS

FORMA TITULO DEL PLANO
A1
DISTRIBUCION DE VOZ Y DATOS
EN EDIFICIO DE GIMNASIO

NUMERO DEL PLANO
P227538-USINI-PLAZO-DR-0013
ESCALA
1/75

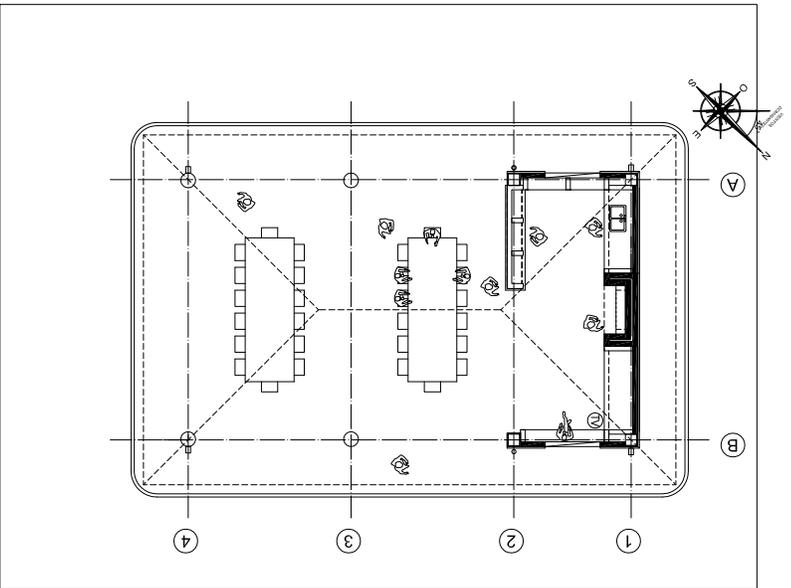

EDIFICIO DE PARRILLA
PLANTA BAJA

NOTAS

1.- ESTE PLANO ES VALIDO ÚNICAMENTE PARA LO RELATIVO A LA DISTRIBUCION DE VOZ Y DATO, PARA EL RESTO REPRESENTADO DEBE UTILIZARSE EL/LOS PLANOS DE LA ESPECIALIDAD CORRESPONDIENTE.

SIMBOLOGIA

- PUNTO DE TV CABLE
- PUNTO DE VOZ Y DATOS

REVIS	DESCRIPCION	FECHA	RELAJO	COMPROBADO	ASIGNADO
A	PARA COMENTARIOS	H-03-2017	LIVL	YCHC	VAIT.



MODIFICACIONES

CLIENTE

PROYECTO	PLANTA DE GNL, ESR Y OSTERNAS
FECHA	H-03-2017
RELAJO	COMPROBADO
YCHC	VAIT.

FORMA	H-03-2017
TITULO DEL PLANO	DISTRIBUCION DE VOZ Y DATOS EN EDIFICIO DE PARRILLA
ESCALA	1/75

NUMERO DEL PLANO	P227538-USINI-PLA20-DR-0014	HOLA 1 de 1	REVS 0
<small>PROYECTO DE INGENIERIA CIVIL Y SISTEMAS DE TELECOMUNICACIONES</small> <small>INSTITUTO VENEZOLANO DE INVESTIGACIONES CIENTIFICAS Y TECNOLOGICAS</small> <small>INVESTIGACION EN SISTEMAS DE TELECOMUNICACIONES</small> <small>INSTITUTO VENEZOLANO DE INVESTIGACIONES CIENTIFICAS Y TECNOLOGICAS</small>			

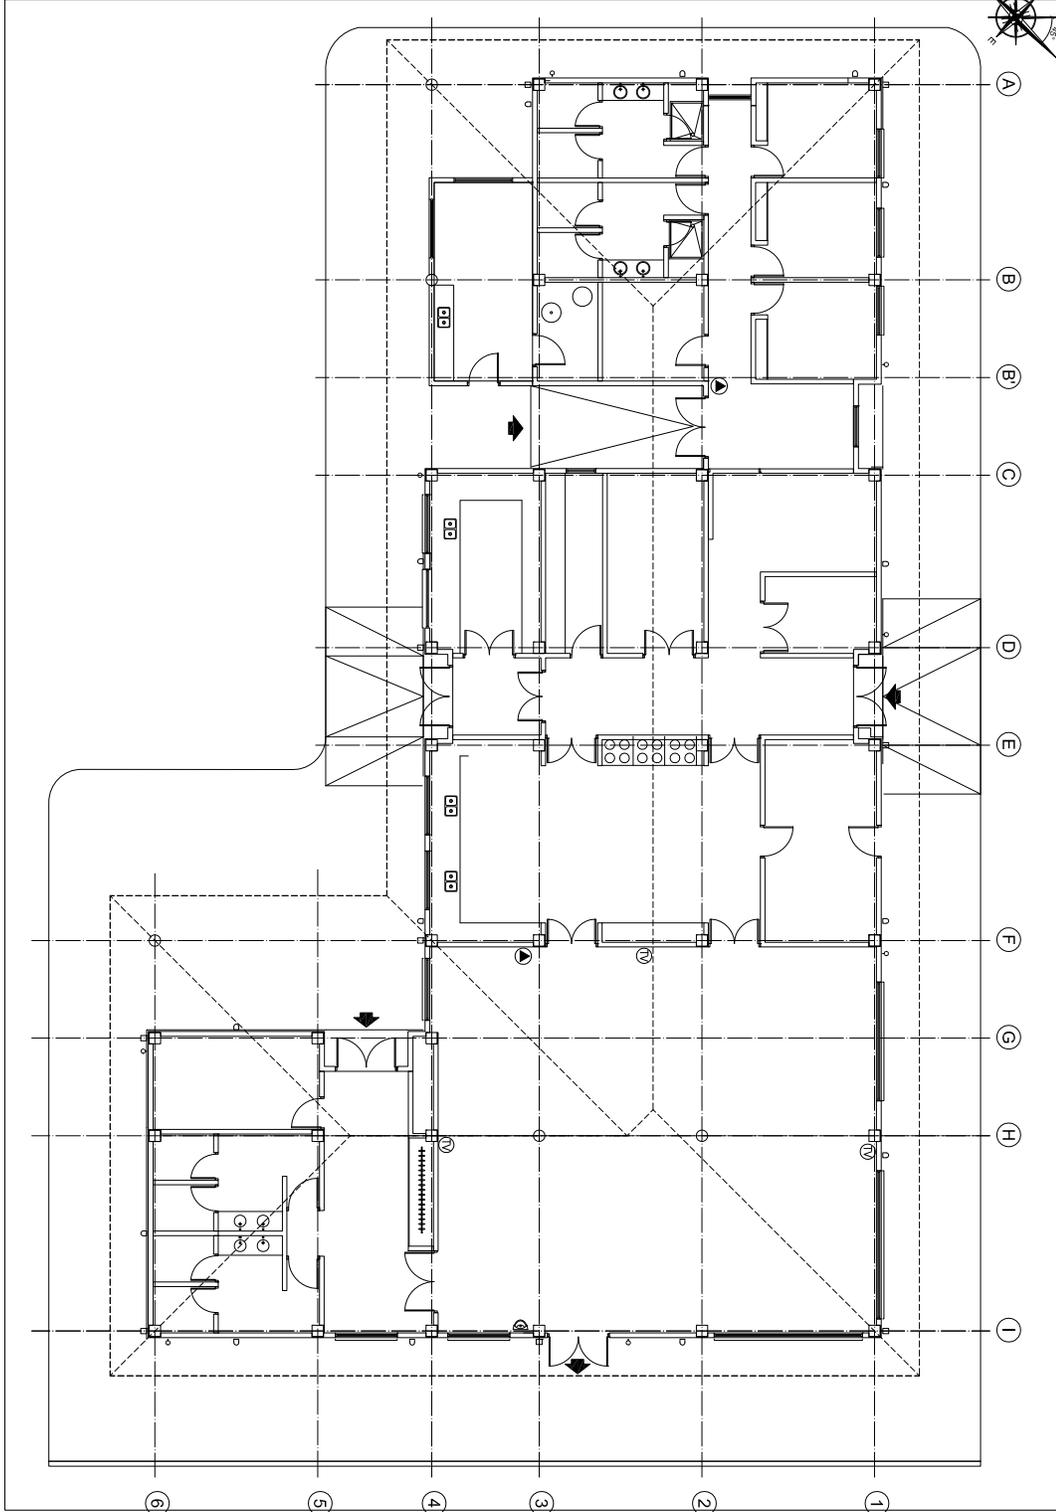 

EDIFICIOS DE COMEDOR Y LAVANDERIA
PLANTA BAJA

NOTAS

- 1.- ESTE PLANO ES VALIDO ÚNICAMENTE PARA LO RELATIVO A LA DISTRIBUCION DE VOZ Y DATOS, PARA EL RESTO REPRESENTADO DEBE UTILIZARSE EL/LOS PLANOS DE LA ESPECIALIDAD CORRESPONDIENTE.
- 2.- LA ALTURA DE UBICACION DEL PUNTO DE VOZ Y DATOS SERA DE 2200mm

SIMBOLOGIA

- TV PUNTO DE TV CABLE
- P PUNTO DE VOZ Y DATOS


REVIS	DESCRIPCION	FECHA	ELAB.	VERIF.	VAL.
A	PARA COMENTARIOS	H-01-2017	ELAB.	COMPROB.	VAL.

MODIFICACIONES

CLIENTE	PROYECTO
	PLANTA DE GNL, ESR Y OSTERNAS

PROYECTO DE DISTRIBUCION DE VOZ Y DATOS EN EDIFICIOS DE COMEDOR Y LAVANDERIA

NUMERO DEL PLANO: P227538-USINI-PLAZO-DR-0008
 HOJA 1 DE 1
 REVIS: 0

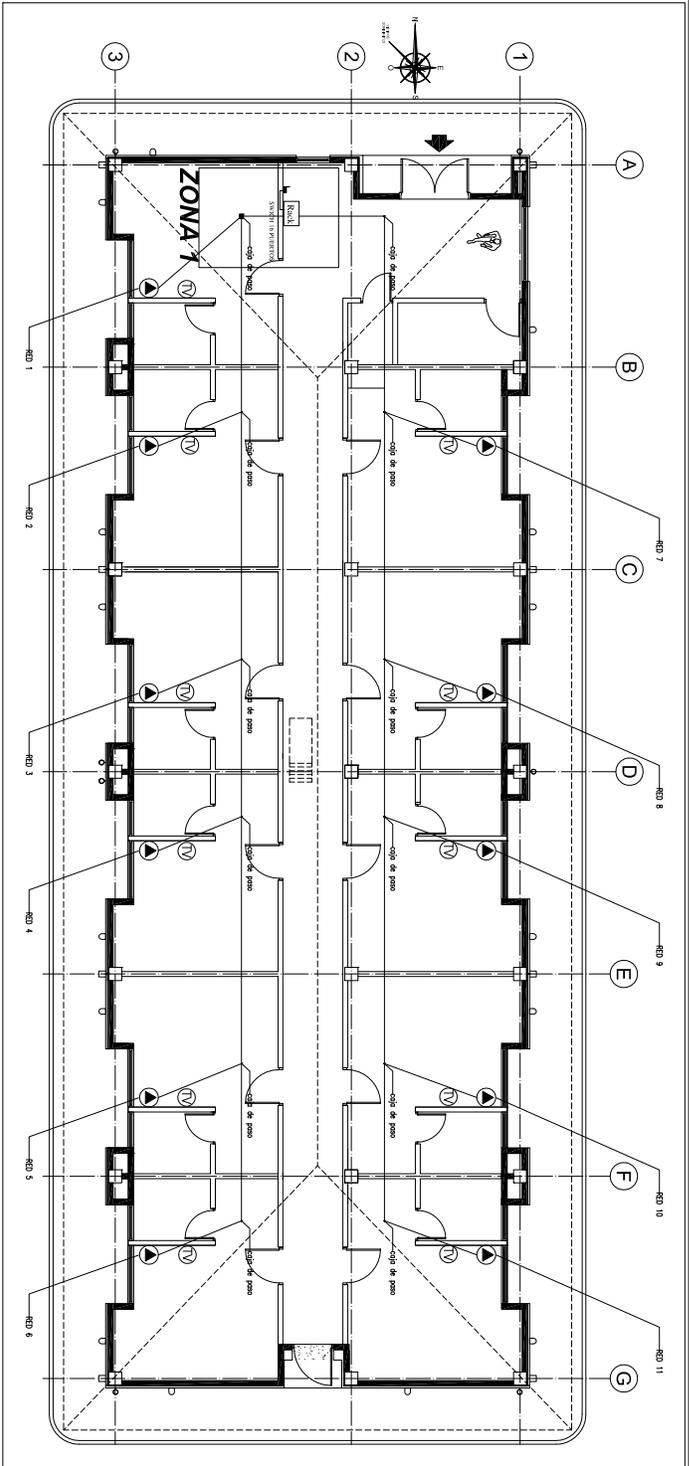



- NOTAS**
- ESTE PLANO ES VALIDO ÚNICAMENTE PARA LO RELATIVO A LA DISTRIBUCION DE VOZ Y DATO, PARA EL RESTO REPRESENTADO DEBE UTILIZARSE EL/LOS PLANOS DE LA ESPECIALIDAD CORRESPONDIENTE.
 - LA ALTURA DE UBICACION DE LOS PUNTOS DE VOZ Y DATOS SERA DE 2200mm SOBRE NIVEL DE PISO TERMINADO

SIMBOLOGIA

- PUNTO DE TV CABLE
- PUNTO DE VOZ Y DATOS
- TUBO CORRUGADO DE PVC DE 3/4"
- TUBO PVC DE 3/4" ESQUEMA 40
- ROUTER CON 4 SALIDAS ETHERNETH
- RACK SWITCH 16 PUERTOS

DIAGRAMA UNIFILAR RED

PLANTA BAJA

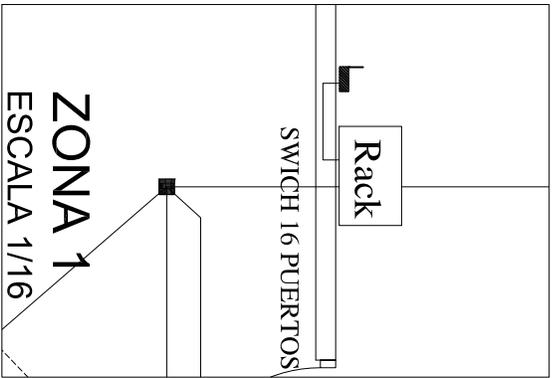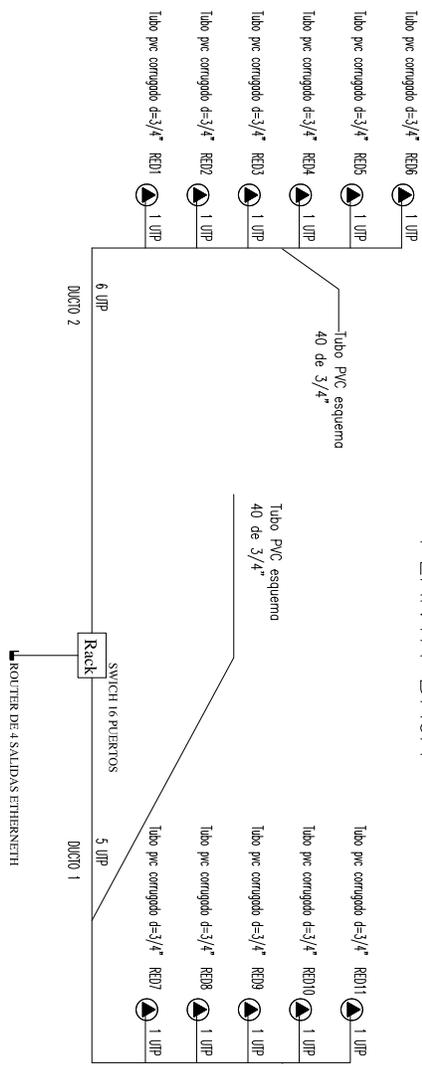

REVISION	FECHA	REVISION	FECHA	REVISION	FECHA
1	08-04-2017	ASZ	08-04-2017	ASZ	08-04-2017
A	14-03-2017	L.V.L.	14-03-2017	L.V.L.	14-03-2017

MODIFICACIONES

CLIENTE:

PROYECTO: PLANTA DE GNL, ESR Y OSTERNAS


FECHA: 20-04-2017 20-04-2017 20-04-2017

FORMATO: TITULO DEL PLANO

ESCALA: A1

NUMERO DEL PLANO: P227538-USINI-PLA20-DR-0023

HOJA 1 DE 1

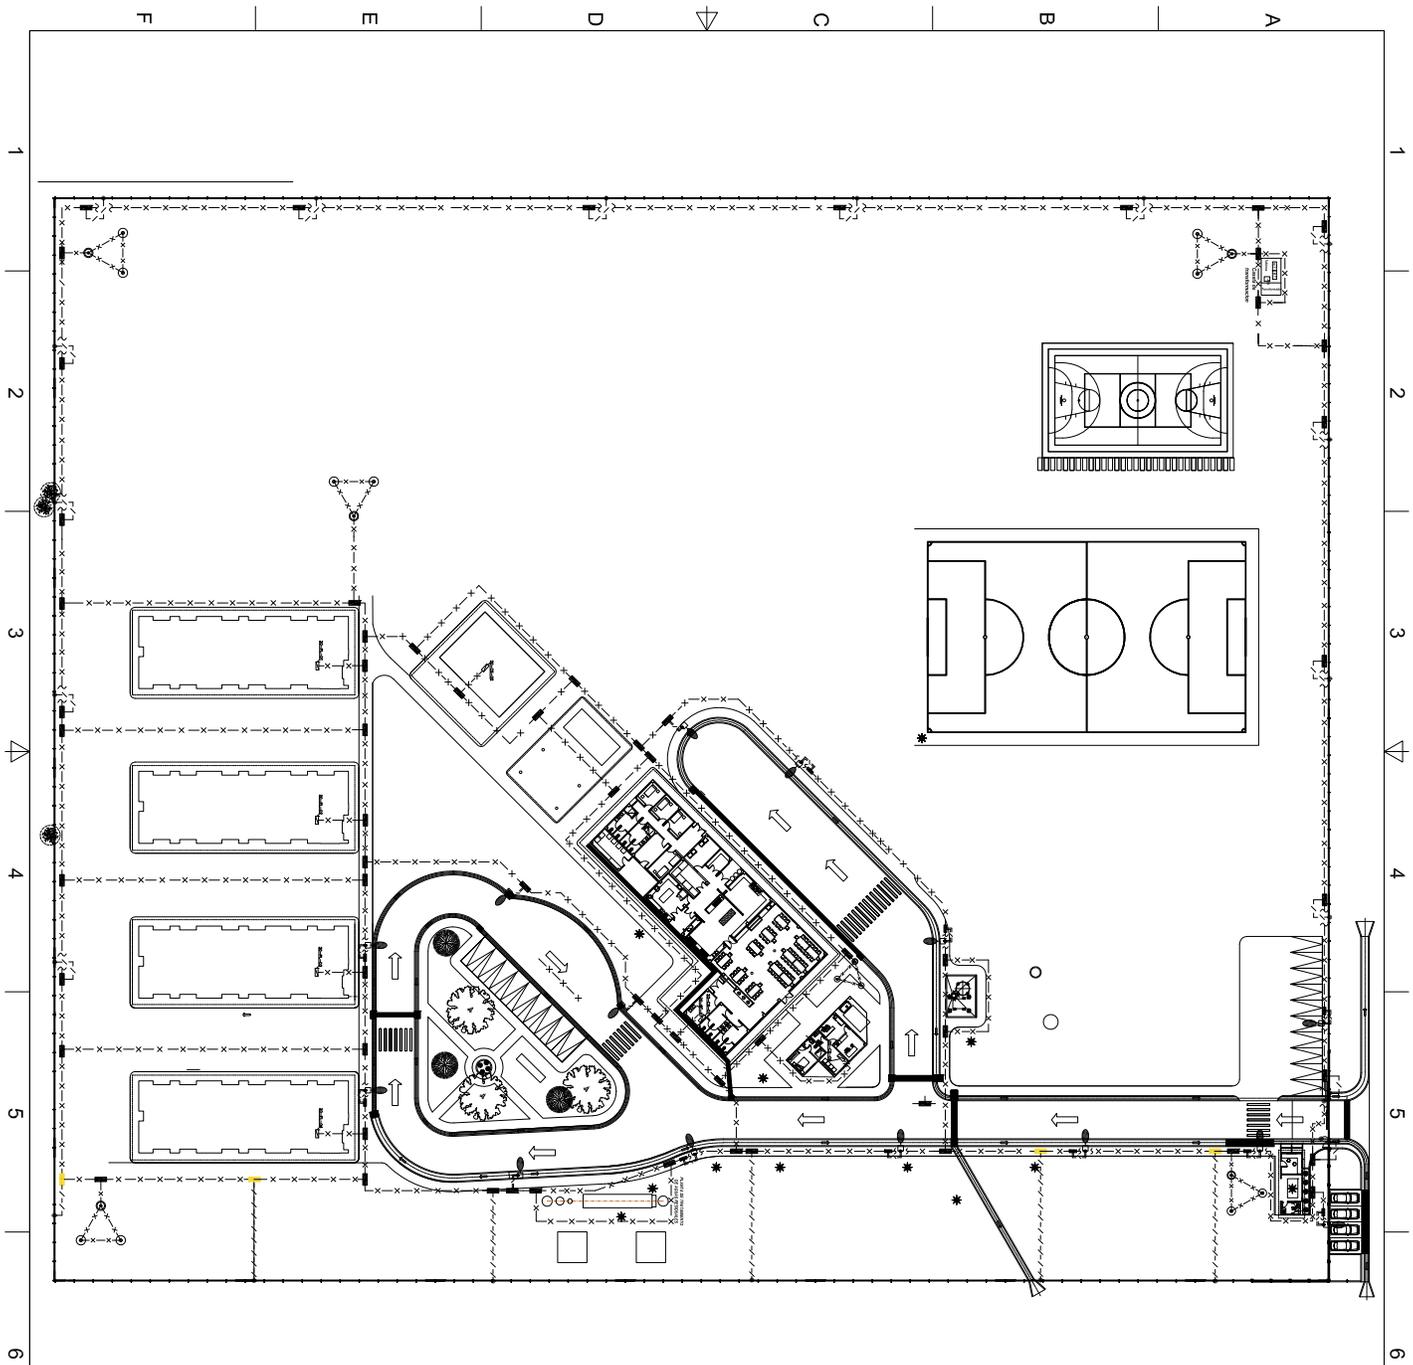

INFORMACIÓN GENERAL

Mapa de ubicación

DOCUMENTOS DE REFERENCIA	
Num.	DWG N° Descripción

NOTAS

LEYENDAS

—X—X—	CONDUCTOR DE COBRE DESNUDO DE 70 mm ²
—/—/—	CONDUCTOR DE COBRE AISLADO CON CUBIERTA DE PVC/AV DE 90 mm ²
—/—/—	CONDUCTOR DE COBRE DESNUDO DE 35mm ²
—X—X—	DERIVACION EN "T" MEDIANTE SOLDADURA ALUMINOTERMICA
—/—/—	CONEXION A EQUIPOS MEDIANTE TERMINAL DE COMPRESION
○	PICANÓ VISIBLE
○	PICA Y ARQUETA DE P. A T. VISIBLE
□	BALIZO DE ALUMBRADO

A	EMISION PARA REVISION	03-Sep-18		
REV.	DESCRIPCION EMISION	FECHA	EJEC.	VERIF./APROB.
	REVISION - VALIDACION			

LA NEGOCIACION DE ESTE DOCUMENTO SON DE PROPIEDAD DE YPTB, SIENDO PROHIBIDA SU UTILIZACION TOTAL O PARCIAL, DIFUSION, SIN PREVIA AUTORIZACION EXPRESA POR ESCRITO.

YPTB
Bureau of Technical Project Yaguajay

Proyector: **CAMPAMENTO PERMANENTE GNL**
 Título: **DISTRIBUCION GENERAL DE PUESTA A TIERRA**

Área: **GENERAL**

Lugar: **CAMPAMENTO RIO GRANDE**

Dibujó:	Nombre	Fecha	Firma	Etapas:	DISENO
Proyector:	J.M.A.K.A.	03-Sep-2018		Formato:	A3
Revisó:	J.Y.L.	24-12-2018		Escala:	

Numero de dibujo: **##-0-ELE-DW-00-026**

Hójar:	1 de 1
Nº Rev.	A

