


PROYECTO CONSTRUCTIVO DE OBRA CIVIL EDIFICIO DORMITORIOS SANEAMIENTO Y PLUVIALES ÍNDICE DE HOJAS

HOJA	DESCRIPCION	REV	FECHA
0	ÍNDICE DE HOJAS	0	19-12-2014
1	PLANTA BAJA	0	19-12-2014
2	PLANTA CUBIERTA	0	19-12-2014

PLANTA CLAVE

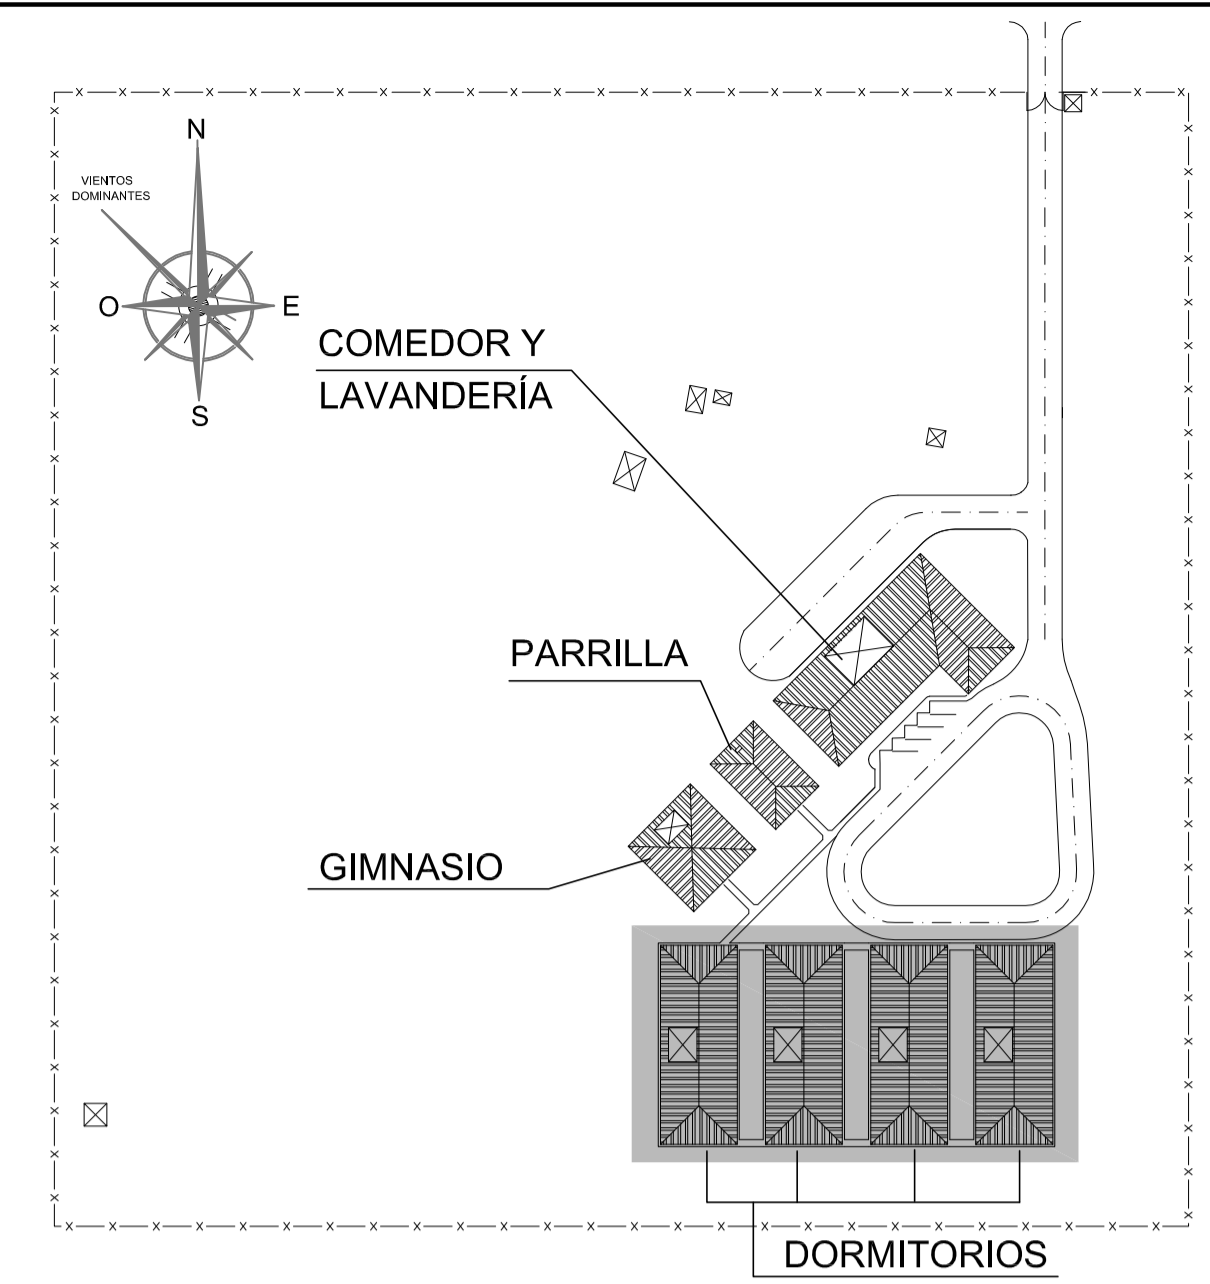


REVIS.	DESCRIPCIÓN	FECHA	DIBUJADO	COMPROBADO	APROBADO
0	PARA CONSTRUCCIÓN	19-12-2014	R.D.B.	R.V.C.	J.L.L.
A	PARA COMENTARIOS	08-08-2014	L.S.V.	R.V.C.	J.L.L.

MODIFICACIONES


<small>PROPIEDAD INTELECTUAL: RESERVADOS TODOS LOS DERECHOS. NO SE PERMITE LA UTILIZACIÓN, NI LA REPRODUCCIÓN TOTAL O PARCIAL DE ESTE DOCUMENTO, NI SU DIFUSIÓN A TERCEROS, SIN PREVIA AUTORIZACIÓN EXPRESA POR ESCRITO.</small>				PROYECTO PLANTA DE GNL, ESR Y CISTERNAS
DIBUJADO	COMPROBADO	APROBADO	APROBADO CONSTRUCC.	
NOMBRE	L.S.V.	R.V.C.	J.L.L.	-
FECHA	08-08-2014	08-08-2014	08-08-2014	-

FORMATO	TITULO DEL PLANO		
A1	CAMPAMENTO PERMANENTE DORMITORIOS SANEAMIENTO Y PLUVIALES ÍNDICE DE PLANOS		
ESCALA	S.E.		

	NÚMERO DEL PLANO P227538-USICA-PLA20-DR-0414_00 <small>Fichero: P227538-USICA-PLA20-DR-0414_00_SANEAMIENTO_INDICE_R0.dwg</small>	HOJA 0 DE 2	REVIS. 0
--	---	-------------	--------------------

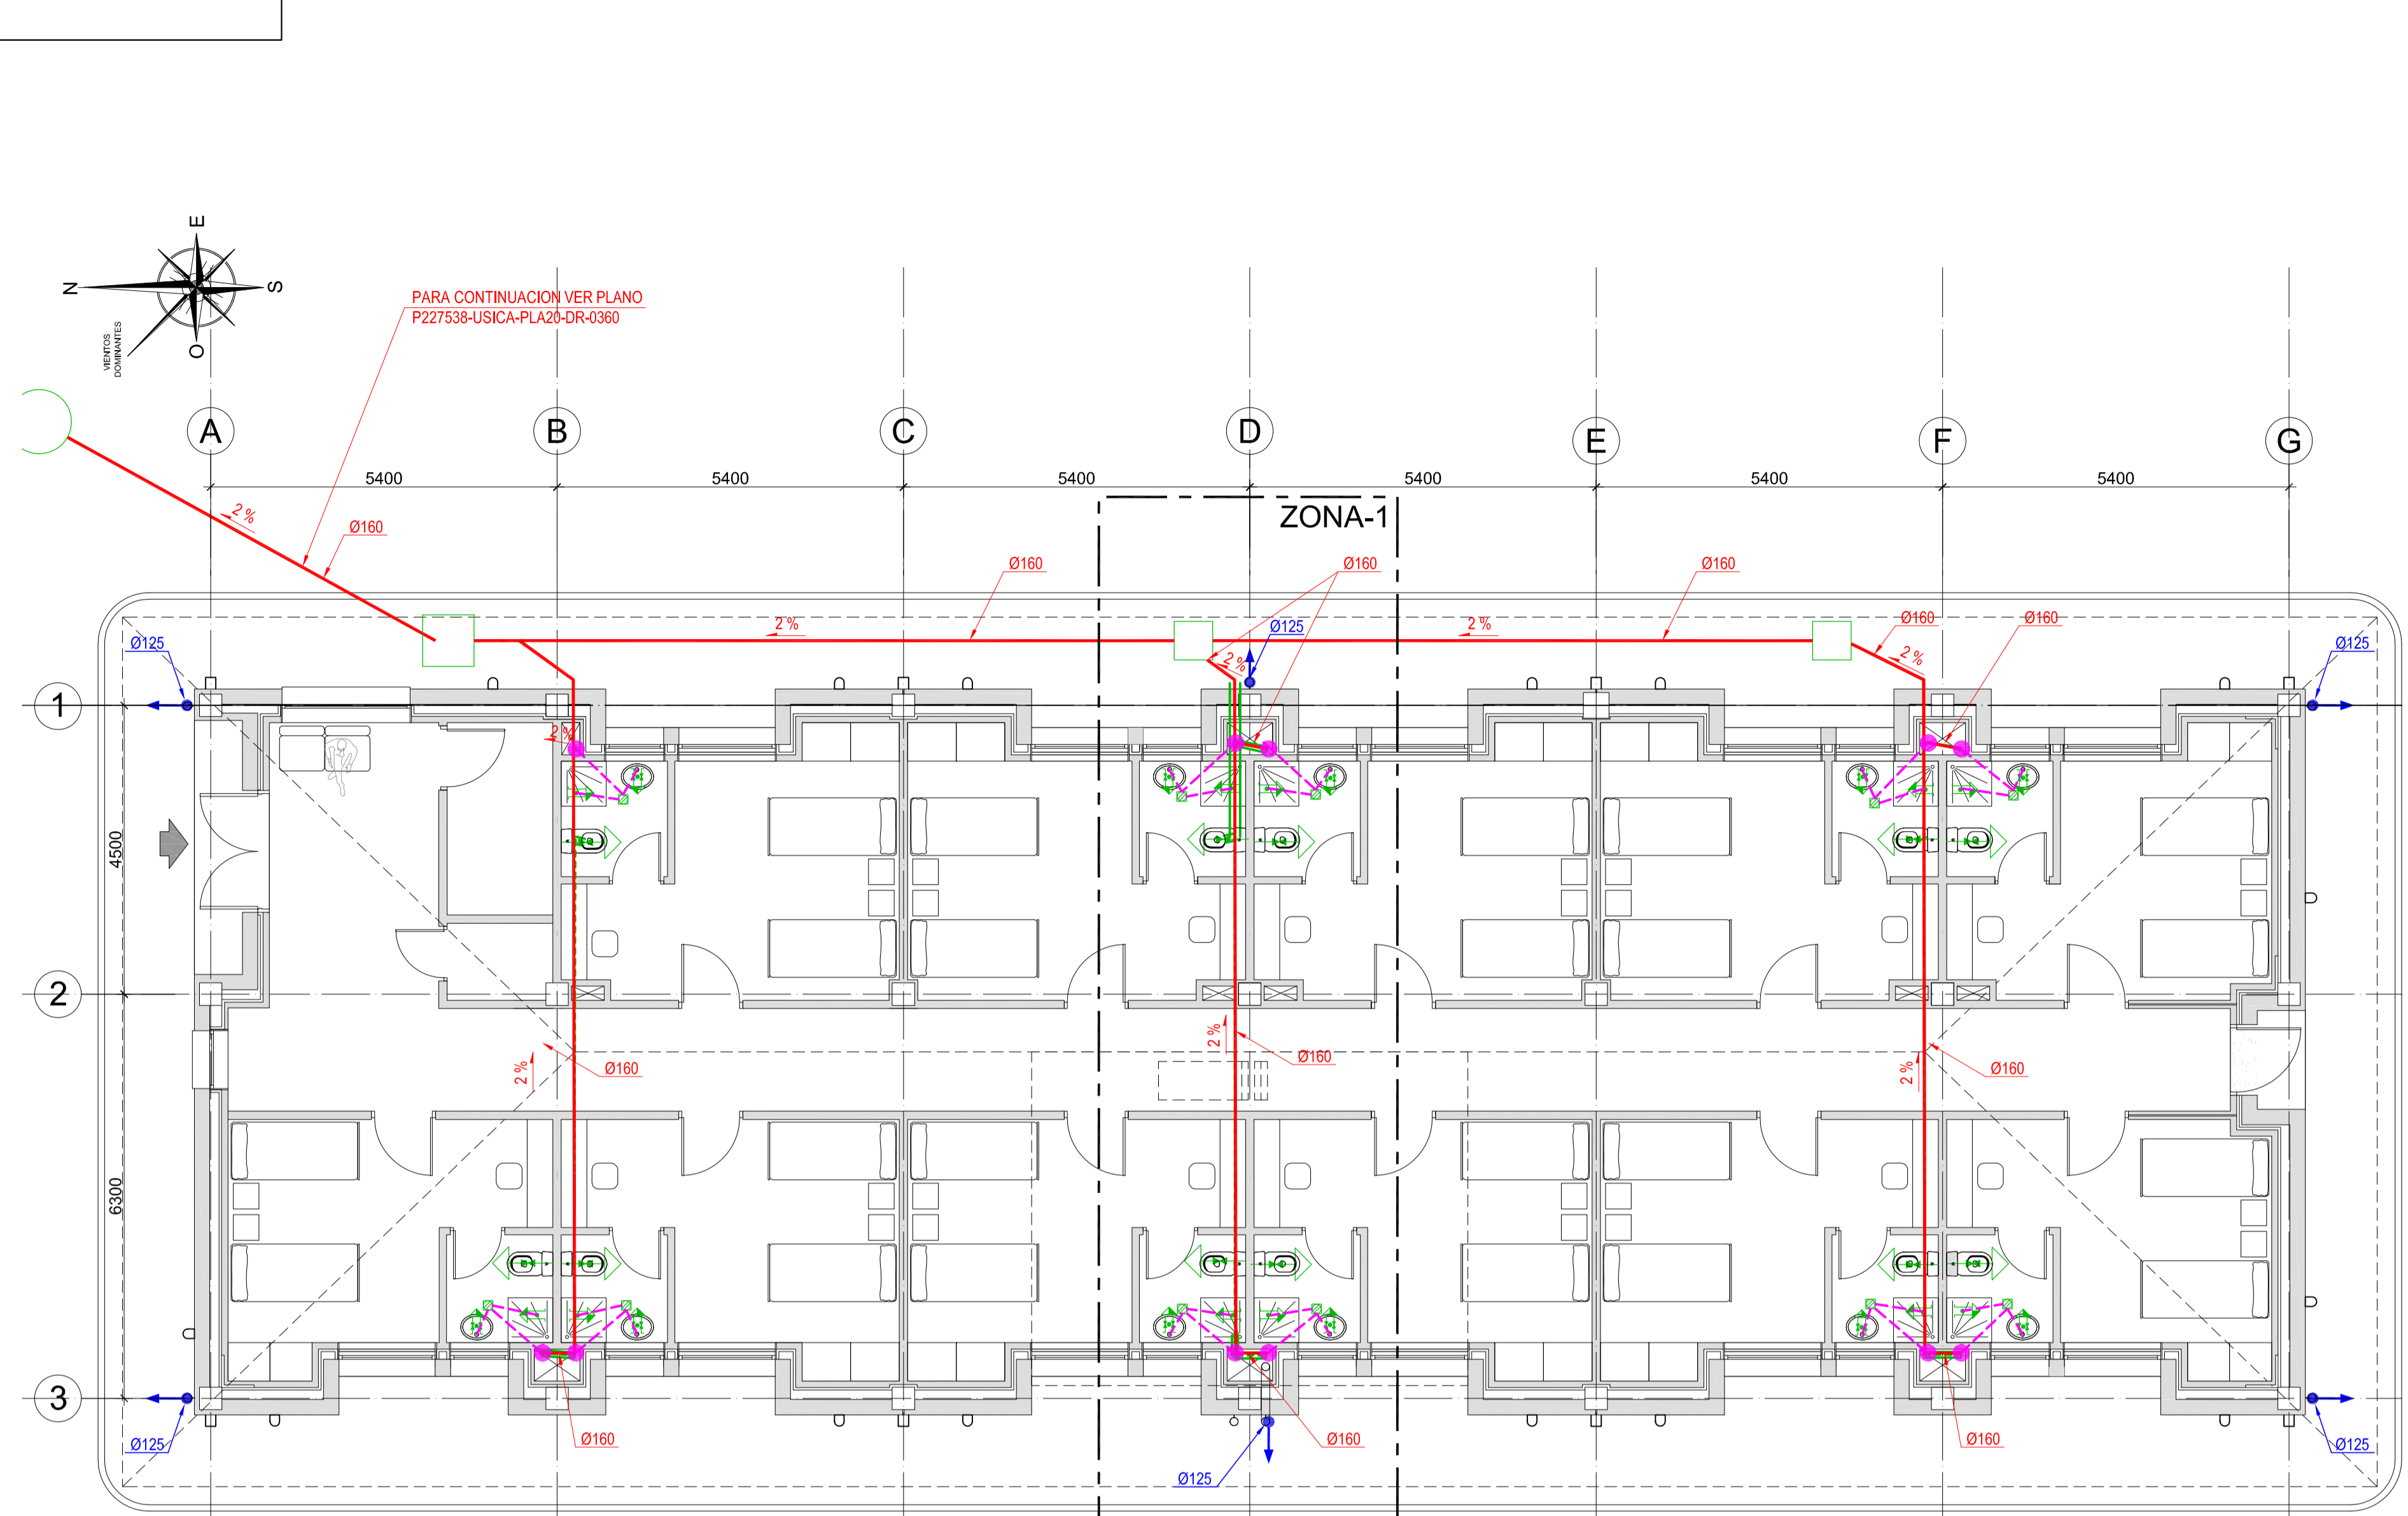

PLANTA BAJA
ESCALA : 1/75

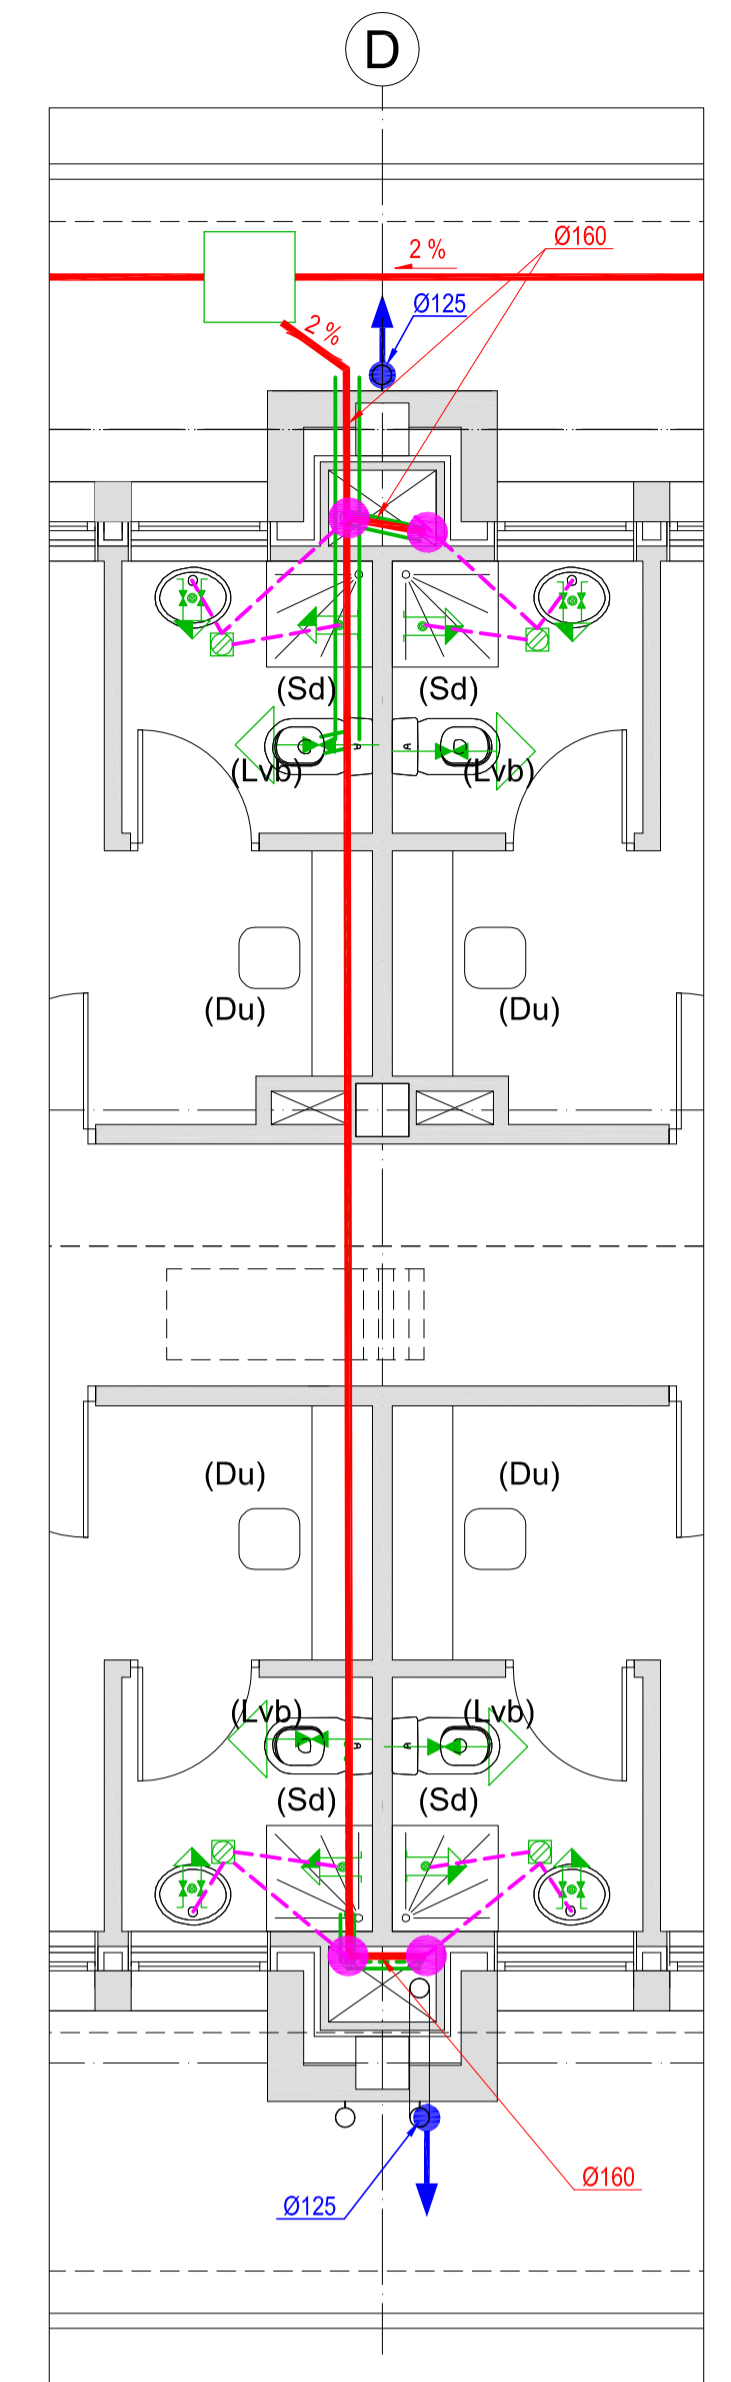

PLANTA BAJA (ZONA-1)
ESCALA : 1/50

MATERIALES UTILIZADOS	
COLECTOR ENTERRADO	TUBO DE PVC LISO, SERIE SN-2, RIGIDEZ ANULAR NOMINAL 2 KN/M2, SEGÚN UNE-EN 1401-1
COLECTOR SUSPENDIDO	TUBO DE PVC, SERIE B, SEGÚN UNE-EN 1329-1
RED DE PEQUEÑA EVACUACIÓN	TUBO DE PVC, SERIE B, SEGÚN UNE-EN 1329-1
BAJANTE PLUVIALES	TUBO DE ACERO LACADO EN ROJO RAL 3001
BAJANTE RESIDUALES CON VENTILACIÓN PRIMARIA	TUBO DE PVC, SERIE B, SEGÚN UNE-EN 1329-1
SUMIDERO	SUMIDERO CON CAZOLETA SIFONICA EPDM
CANALON	CANALON CUADRADO DE ACERO PRELACADO SEGUN UNE-EN 612

DIÁMETROS UTILIZADOS EN LA RED DE PEQUEÑA EVACUACION	
LAVABO (Lvb)	40 mm
DUCHA (Du)	50 mm
INODORO CON CISTERNA (Sd)	110 mm

DOCUMENTOS DE REFERENCIA	
NÚMERO DEL DOCUMENTO	TÍTULO DEL DOCUMENTO
P227538-USICA-GEN00-CD-0001	BASES DE DISEÑO CIVIL
P227538-USICA-GEN00-SP-0003	ESPECIFICACIÓN DE OBRA CIVIL
P227538-USICA-GEN00-DR-0101	ESTÁNDAR DE OBRA CIVIL
P227538-USIOM-GEN00-IN-0003	ESTUDIO GEOTÉCNICO
P227538-USICA-PLA20-CC-0001	ÁREA 20. MEMORIA DE CALCULO DE CIMENTACIÓN Y ESTRUCTURA DE CAMPAMENTO PERMANENTE.
P227538-USICA-GEN00-SP-0006	ESPECIFICACION EDIFICIOS
V-P227538-USI-0025-DE-0025	IMPLANTACIÓN Y DETALLES DE HVAC
P227538-USICA-PLA20-DR-0374	CIMENTACIÓN DORMITORIOS
P227538-USICA-PLA20-DR-0384	ESTRUCTURA DORMITORIOS
P227538-USICA-PLA20-DR-0394	ARQUITECTURA DORMITORIOS
P227538-USICA-PLA20-DR-0404	INSTALACION DE FONTANERIA DORMITORIOS
P227538-USICA-PLA20-DR-0370	IMPLANTACIÓN CAMPAMENTO PERMANENTE
P227538-USICA-PLA20-DR-0360	REDES ENTERRADOS CAMPAMENTO PERMANENTE

- NOTAS**
- TODAS LAS DIMENSIONES ESTÁN INDICADAS EN MILÍMETROS SALVO INDICACIÓN CONTRARIA.
 - VER NOTAS GENERALES EN PLANO P227538-USICA-GEN00-DR-0101.
 - PARA COORDENADAS DE REFERENCIA VER PLANO P227538-USICA-PLA20-DR-0374.
 - TODAS LAS TUBERIAS DE AGUAS RESIDUALES DISCURREN BAJO EL FORJADO SANITARIO (NO EMPOTRADOS).
 - SI EL POZO SE FABRICA "IN SITU" SE CONSTRUIRÁ CON FÁBRICA DE LADRILLO MACIZO DE 1 PIE DE ESPESOR, ENFOSCADO Y BRUNIDO INTERIORMENTE. SE APOYARÁ SOBRE SOLERA DE HORMIGÓN H-100 DE 20 cm DE ESPESOR Y SE CUBRIRÁ CON UNA TAPA HERMÉTICA DE HIERRO FUNDIDO. LOS PREFABRICADOS TENDRÁN PRESTACIONES SIMILARES.

LEYENDA

	RED DE PLUVIALES
	COLECTOR MAESTRO DE AGUAS RESIDUALES
	RED DE PEQUEÑA EVACUACIÓN DE AGUAS RESIDUALES
	BAJANTE PLUVIAL VERTICAL
	BAJANTE FECAL VERTICAL
	DESVIO BAJANTE PLUVIAL
	DESVIO BAJANTE FECAL
	DIRECCIÓN DEL FLUJO PLUVIALES
	DIRECCIÓN DEL FLUJO FECAL
	TERMINAL DE AIREACIÓN
	CANALON
	BOTE SIFÓNICO
	CONSUMO CON HIDROMEZCLADOR
	BAÑERA / DUCHA
	INODORO CON CISTERNA
	ARQUETA
	POZO DE REGISTRO
	CONEXIÓN CON RED GENERAL DE SANEAMIENTO
	SUMIDERO

REVIS.	DESCRIPCIÓN	FECHA	DIBUJADO	COMPROBADO	APROBADO
0	PARA CONSTRUCCIÓN	19-12-2014	R.D.B.	R.V.C.	J.L.L.
A	PARA COMENTARIOS	08-08-2014	L.S.V.	R.V.C.	J.L.L.

MODIFICACIONES

	INGENIERIA Y SISTEMAS, S.A.		CLIENTE	
<small>PROPIEDAD INTELECTUAL: RESERVADOS TODOS LOS DERECHOS. NO SE PERMITE LA UTILIZACIÓN, NI LA REPRODUCCIÓN TOTAL O PARCIAL DE ESTE DOCUMENTO. NI SU DIFUSIÓN A TERCEROS, SIN PREVIA AUTORIZACIÓN EXPRESA POR ESCRITO.</small>				PROYECTO PLANTA DE GNL, ESR Y CISTERNAS

FORMATO	TÍTULO DEL PLANO
A1	CAMPAMENTO PERMANENTE DORMITORIOS SANEAMIENTO Y PLUVIALES PLANTA BAJA

NÚMERO DEL PLANO	P227538-USICA-PLA20-DR-0414_01	HOJA 1 DE 2	0
Fichero:	P227538-USICA-PLA20-DR-0414_01_SANEAMIENTO_PLANTA_BAJA_R0.dwg		