 


PLANO HIDRO-SANITARIO SISTEMA DE EVACUACIÓN DE AGUAS FLUVIALES


ESCALA 1:100

PLANOS DE CORTE TRANSVERSAL CANALETAS DE DRENAJE DE AGUAS FLUVIALES


ESCALA 1:12.50



PLANO DE PLANTA - COMEDOR LAVANDERIA CANALETAS DE DRENAJE DE AGUAS FLUVIALES

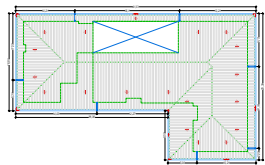

 PLANO DE ELEVACIÓN CANALETAS DE DRENAJE DE AGUAS FLUVIALES




PLANO DE PLANTA - GIMNASIO CANALETAS DE DRENAJE DE AGUAS FLUVIALES




PLANO DE ELEVACIÓN CANALETAS DE DRENAJE DE AGUAS FLUVIALES



 
PLANO DE PLANTA - PARRILLERO CANALETAS DE DRENAJE DE AGUAS FLUVIALES



 
PLANO DE ELEVACIÓN CANALETAS DE DRENAJE DE AGUAS FLUVIALES



 PLANO DE PLANTA - DORMITORIOS A-B-C-D CANALETAS DE DRENAJE DE AGUAS FLUVIALES



PLANO DE ELEVACIÓN CANALETAS DE DRENAJE DE AGUAS FLUVIALES

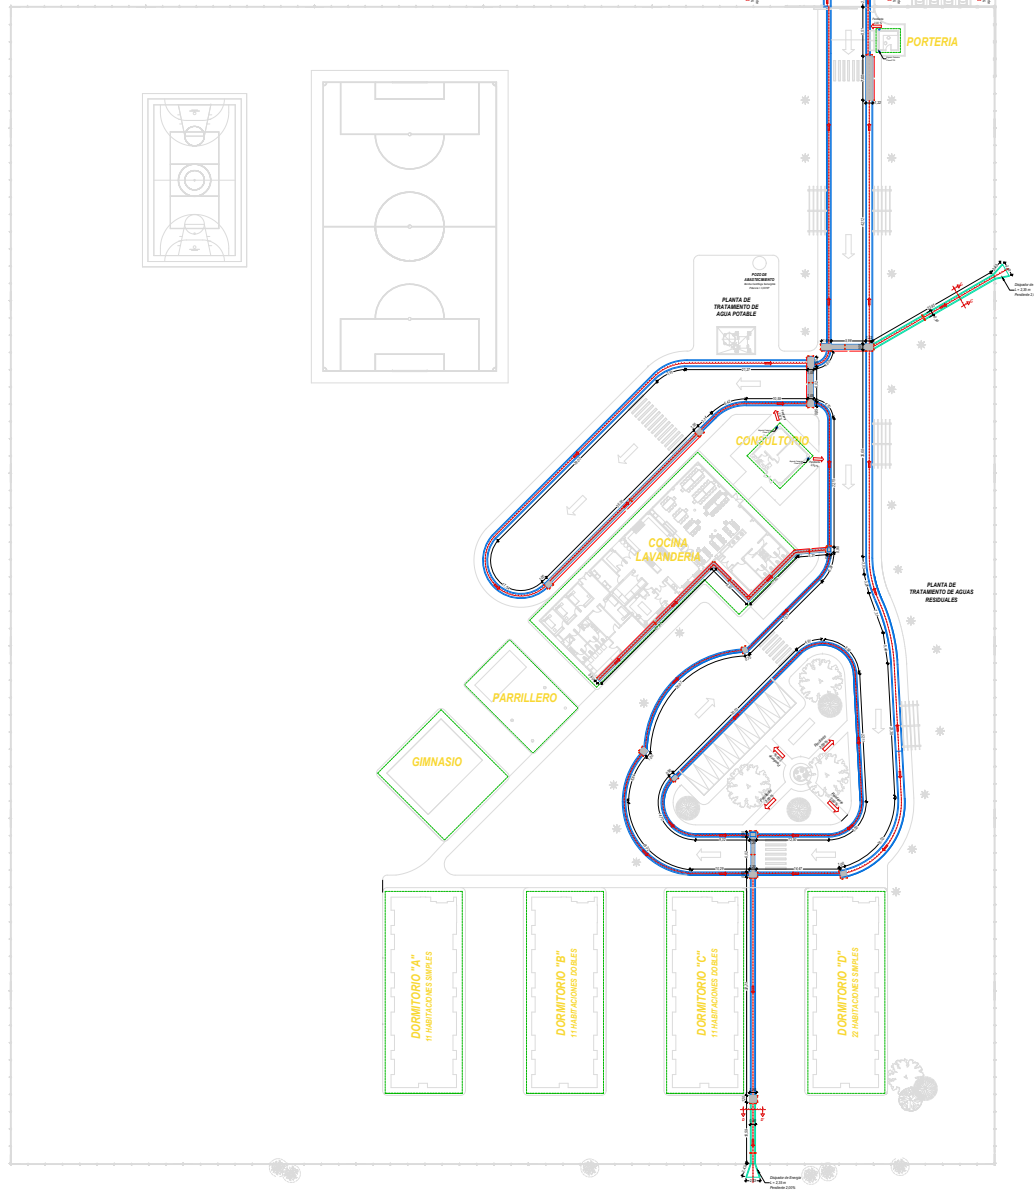

INFORMACION GENERAL

PLANO DE UBICACIÓN

PLANO DE PLANTA DEL CAMPAMENTO DE RIO GRANDE

DOCUMENTO DE REFERENCIAS

ITEM	DESCRIPCIÓN
01	CONSEJO DE ADMINISTRACIÓN
02	COMITÉ DE SEGURIDAD Y SALUD
03	COMITÉ DE CALIDAD
04	COMITÉ DE MEDIO AMBIENTE
05	COMITÉ DE INVESTIGACIÓN Y DESARROLLO
06	COMITÉ DE PLANIFICACIÓN
07	COMITÉ DE PROYECTOS
08	COMITÉ DE RECURSOS HUMANOS
09	COMITÉ DE SISTEMAS DE INFORMACIÓN
10	COMITÉ DE TRABAJO
11	COMITÉ DE VELOCIDAD
12	COMITÉ DE VISIÓN
13	COMITÉ DE VOLUNTARIADO
14	COMITÉ DE CALIDAD DE SERVICIOS
15	COMITÉ DE SEGURIDAD DE LA INFORMACIÓN
16	COMITÉ DE SUSTENTABILIDAD
17	COMITÉ DE TRANSFORMACIÓN
18	COMITÉ DE INNOVACIÓN
19	COMITÉ DE RESPONSABILIDAD SOCIAL
20	COMITÉ DE GOBIERNO CORPORATIVO
21	COMITÉ DE ÉTICA
22	COMITÉ DE RIESGO
23	COMITÉ DE SUSTENTABILIDAD SOCIAL
24	COMITÉ DE SUSTENTABILIDAD AMBIENTAL
25	COMITÉ DE SUSTENTABILIDAD ECONÓMICA
26	COMITÉ DE SUSTENTABILIDAD INTEGRAL
27	COMITÉ DE SUSTENTABILIDAD LEADER
28	COMITÉ DE SUSTENTABILIDAD PARTICIPATIVA
29	COMITÉ DE SUSTENTABILIDAD TRANSVERSAL
30	COMITÉ DE SUSTENTABILIDAD VISIÓN
31	COMITÉ DE SUSTENTABILIDAD VISIÓN LEADER
32	COMITÉ DE SUSTENTABILIDAD VISIÓN PARTICIPATIVA
33	COMITÉ DE SUSTENTABILIDAD VISIÓN TRANSVERSAL
34	COMITÉ DE SUSTENTABILIDAD VISIÓN VISIÓN
35	COMITÉ DE SUSTENTABILIDAD VISIÓN VISIÓN LEADER
36	COMITÉ DE SUSTENTABILIDAD VISIÓN VISIÓN PARTICIPATIVA
37	COMITÉ DE SUSTENTABILIDAD VISIÓN VISIÓN TRANSVERSAL
38	COMITÉ DE SUSTENTABILIDAD VISIÓN VISIÓN VISIÓN
39	COMITÉ DE SUSTENTABILIDAD VISIÓN VISIÓN VISIÓN LEADER
40	COMITÉ DE SUSTENTABILIDAD VISIÓN VISIÓN VISIÓN PARTICIPATIVA
41	COMITÉ DE SUSTENTABILIDAD VISIÓN VISIÓN VISIÓN TRANSVERSAL
42	COMITÉ DE SUSTENTABILIDAD VISIÓN VISIÓN VISIÓN VISIÓN
43	COMITÉ DE SUSTENTABILIDAD VISIÓN VISIÓN VISIÓN VISIÓN LEADER
44	COMITÉ DE SUSTENTABILIDAD VISIÓN VISIÓN VISIÓN VISIÓN PARTICIPATIVA
45	COMITÉ DE SUSTENTABILIDAD VISIÓN VISIÓN VISIÓN VISIÓN TRANSVERSAL
46	COMITÉ DE SUSTENTABILIDAD VISIÓN VISIÓN VISIÓN VISIÓN VISIÓN
47	COMITÉ DE SUSTENTABILIDAD VISIÓN VISIÓN VISIÓN VISIÓN VISIÓN LEADER
48	COMITÉ DE SUSTENTABILIDAD VISIÓN VISIÓN VISIÓN VISIÓN VISIÓN PARTICIPATIVA
49	COMITÉ DE SUSTENTABILIDAD VISIÓN VISIÓN VISIÓN VISIÓN VISIÓN TRANSVERSAL
50	COMITÉ DE SUSTENTABILIDAD VISIÓN VISIÓN VISIÓN VISIÓN VISIÓN VISIÓN

REFERENCIAS

SÍMBOLO	DESCRIPCIÓN
[Symbol]	CANAL POR CONSTRUIR
[Symbol]	CANAL POR CONSTRUIDO
[Symbol]	DISPENSADORES DE ENERGÍA
[Symbol]	REJILLA METÁLICA
[Symbol]	EJE DEL CANAL - DIRECCIÓN DE FLUJO
[Symbol]	PENDIENTE Y DIRECCIÓN TERRENO
[Symbol]	PROYECCIÓN DE LA CUBIERTA
[Symbol]	CUBIERTA METÁLICA
[Symbol]	CANAleta PLUVIAL
[Symbol]	BAIANTE PLUVIAL
[Symbol]	DIRECCIÓN DEL FLUJO EN CUBIERTAS
[Symbol]	DIRECCIÓN DEL FLUJO EN CANALETAS
[Symbol]	FIERRO CORRUGADO Ø 2"

PLANO DE PLANTA DEL CAMPAMENTO DE RIO GRANDE

DOCUMENTO DE REFERENCIAS

ITEM	DESCRIPCIÓN	FECHA	ELAB.	VERIF.	APROB.
01	PLANO HIDRO-SANITARIO	14-12-2019	T.A.	M.S.D.	S.V.L.
02	DESCRIPCIÓN EMISIÓN	14-12-2019	F.C.H.	E.A.C.	V.M.P.

SECCIÓN - VALIDACIÓN

PROYECTO FINALIZACIÓN CONSTRUCCIÓN CAMPAMENTO RIO GRANDE

TÍTULO PLANO SISTEMA DE EVACUACIÓN DE AGUAS FLUVIALES

CLIENTE INSTALACION HIDROSANITARIA

LUGAR SANTA CRUZ DE LA SIERRA

FECHA	MODIFICACIONES	ELAB.	VERIF.	APROB.
14-12-2019	T.A.	M.S.D.	S.V.L.	
14-12-2019	F.C.H.	E.A.C.	V.M.P.	

PROYECTO GIP/DIM/LUPEL-P-SANT_AF_1.1