


# PLANO HIDRO-SANITARIO


## SISTEMA DE DISTRIBUCIÓN DE AGUA POTABLE Y RIEGO

ESCALA 1:100




ISOMETRIA SISTEMA DE AGUA POTABLE CONSULTORIO  
ESCALA 1:10

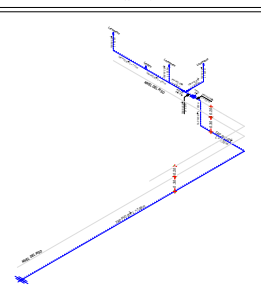

ISOMETRIA SISTEMA DE AGUA POTABLE  
AMPLIACIONES COMEDOR - LAVANDERIA  
ESCALA 1:10

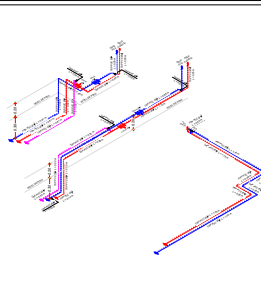

DETALLE DE SALIDAS DE AGUA Y DESAGUE EN SANITARIOS  
EN ESCALA

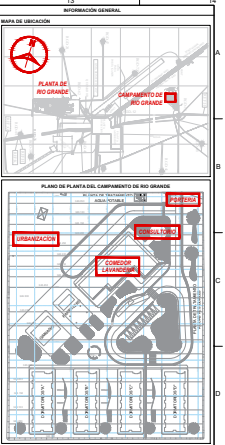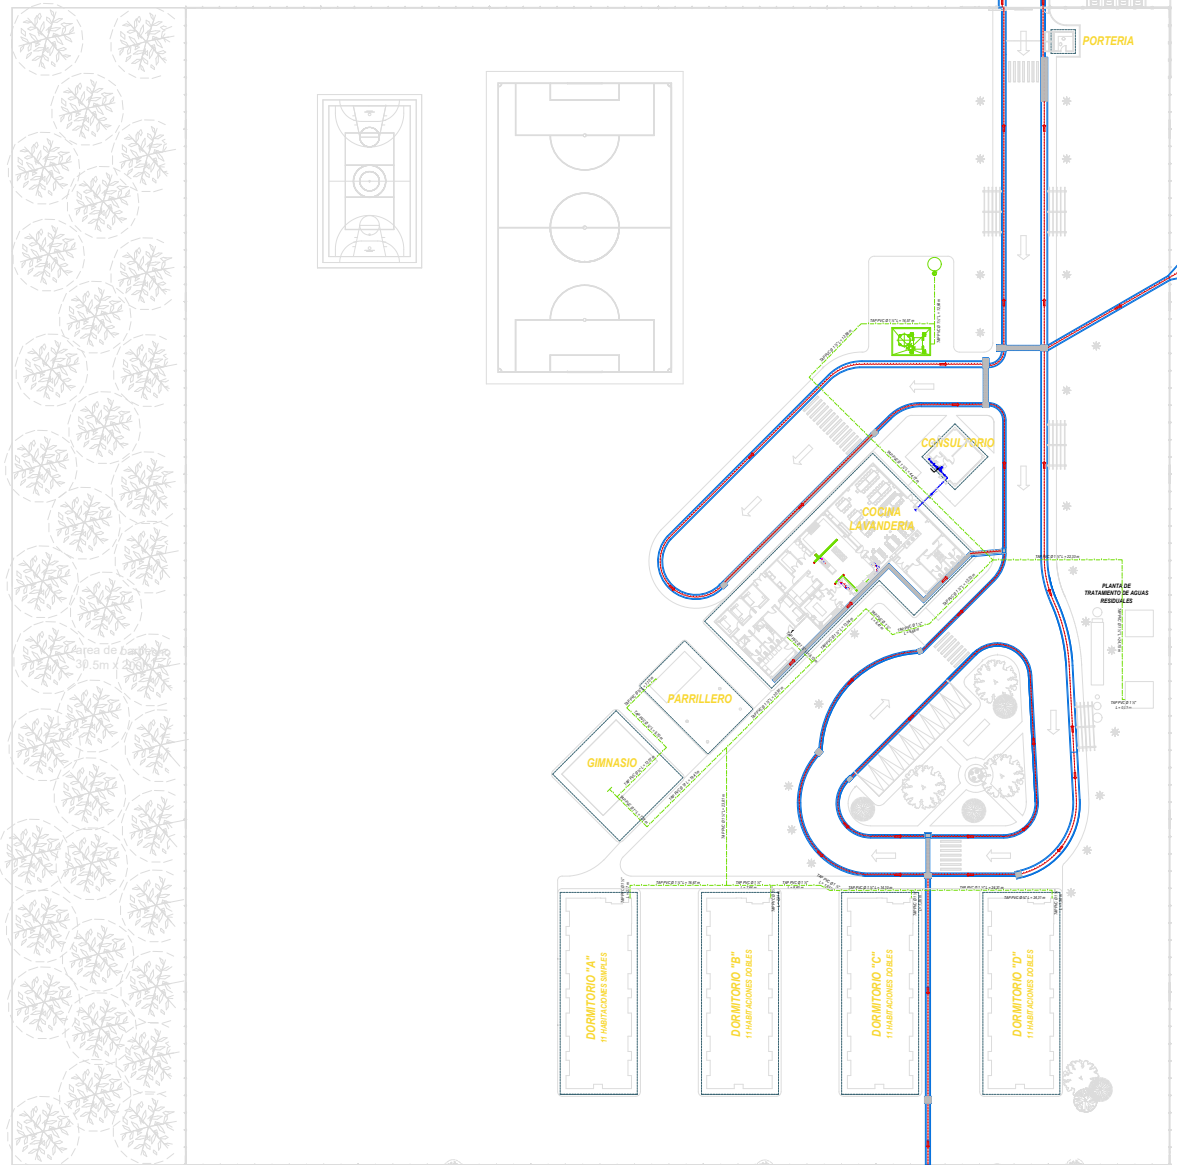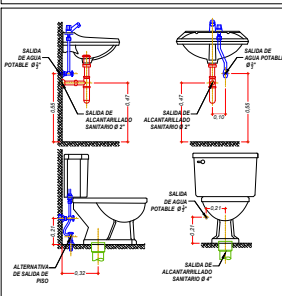

DOCUMENTOS DE REFERENCIA

PROYECTO DE OBRAS DE RECONSTRUCCIÓN Y AMPLIACIONES	PROYECTO DE OBRAS DE RECONSTRUCCIÓN Y AMPLIACIONES
PROYECTO DE OBRAS DE RECONSTRUCCIÓN Y AMPLIACIONES	PROYECTO DE OBRAS DE RECONSTRUCCIÓN Y AMPLIACIONES
PROYECTO DE OBRAS DE RECONSTRUCCIÓN Y AMPLIACIONES	PROYECTO DE OBRAS DE RECONSTRUCCIÓN Y AMPLIACIONES

### REFERENCIAS

SÍMBOLO	DESCRIPCIÓN
	TUBERIA INSTALADA
	TUBERIA DE AGUA FRIA
	TUBERIA DE AGUA CALIENTE
	TUBERIA DE RECIRCULACION
	EJE DEL CANAL
	VÁLVULA DE COMPUERTA
	VÁLVULA DE COMPUERTA CÁMARA
	REDUCCION
	TEE Y CRUZ
	CODOS DE 90° Y 45°
	CODO DE 90° SUBIDA Y BAJADA
	TEE SUBIDA Y BAJADA
	BOMBA MULTITAPA VERTICAL 5.00 HP
	BOMBA CENTRIFUGA SUMERGIBLE 3.00 HP
	PENDIENTE DEL TERRENO

1	PLANO HIDRO-SANITARIO - AP	T.A.	18-12-2018	SE. S. S. S. S. S.
REV.	DESCRIPCION MODIFICACION	FECHA	ELAB.	LIBRE

Proyecto: FINALIZACION CONSTRUCCION CAMPAMENTO RIO GRANDE

Título: PLANO SISTEMA DE DISTRIBUCION DE AGUA POTABLE

Área: INSTALACION HIDROSANITARIA

Lugar: SANTA CRUZ DE LA SIERRA

Fecha	Rev.	Elaborado	Revisado
18-12-2018	1	GP/DM	GP/DM
18-12-2018	2	GP/DM	GP/DM

GP/DM-LIFE/P-SANT-AP\_1-5