



# PLANOS PARRILERO

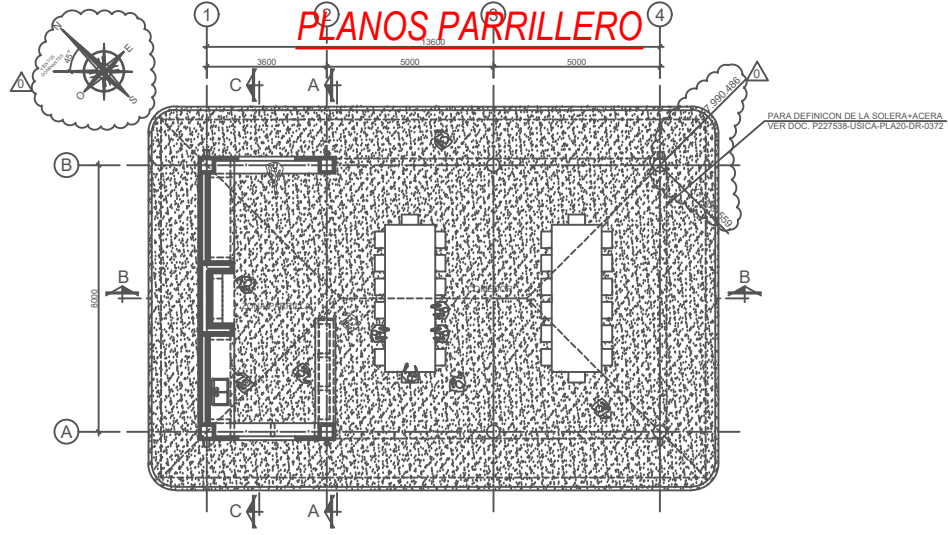

PLANTA BAJA  
ESCALA: 1/75

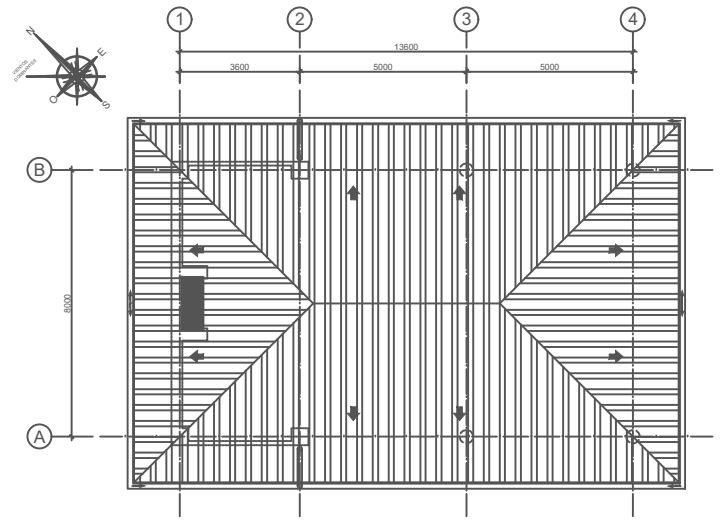

PLANTA CUBIERTA  
ESCALA: 1/75

**INFORMACION GENERAL**

MAPA DE UBICACION

PLANTA DE RED GRANDE  
CAMPAMENTO DE RIO GRANDE

PLANO DE PLANTA DEL CAMPAMENTO DE RIO GRANDE

DOCUMENTOS DE REFERENCIA

ESPECIFICACIONES: 2005/12

ESTR-UGS-PLAS-GR-002/01 PLANO DE DISTRIBUCION

**NOTA:** LOS PLANOS CITADOS SON LOS PRESENTADOS POR LA EMPRESA BONNET SERVICIOS S.R.L. COMO BASE DE INFORMACION.

**SIMBOLOGIA**

- PROYECTOR DE PLUMBOS Y TRIPULACION PARA ANILLOS Y DETALLES
- BALIZAS DE PLUMBOS (VER PLANOS ALZADOS Y DETALLES)
- POSTE DE VENTILACION (VER DOC: ESTR-UGS-PLAS-GR-001/01)

NO.	FECHA	DESCRIPCION
1	20-03-2019	REVISION: VULNERACION

LA RESPONSABILIDAD DEL DISEÑO Y DEL PROYECTO DE OBRAS, QUEDANDO ENTENDIDA Y ATRIBUIDA A LOS AUTORES, EN EL MOMENTO DE SU ELABORACION Y FIRMADO.

**PROYECTO:** FINALIZACION CONSTRUCCION CAMPAMENTO RIO GRANDE

**TITULO:** PLANO DE DISTRIBUCION PARRILERO

**AREA:** ARQUITECTURA

**LUGAR:** SANTA CRUZ DE LA SIERRA

NO.	FECHA	DESCRIPCION
1	20-03-2019	REVISION: VULNERACION

**PROYECTISTA:** GPIDM-UFEP-ARO-PARR\_13