


- NOTES**
1. PLANT ELEVATION
H.P.P=EL+10000MM=+241M(WGS84 DATUM)
*H.P.P MEANS "HIGH POINT OF PAVING"
 2. ALL DIMENSIONS, ELEVATIONS AND COORDINATES ARE IN MILLIMETERS UNLESS OTHERWISE SPECIFIED.
 3. THE LOCATION AND INVERT ELEVATION OF DRAIN PIPE COULD BE ADJUSTED ON SITE DURING CONSTRUCTION CONSIDERING SITE CONDITION.
 4. THE SANITARY SHOULD BE FINALLY COLLECTED TO SEPTIC TANK, AND REMOVED BY VACCUM TRUCK PERIODICALLY.

- NOTAS**
1. ELEVACION DE LA PLANTA
H.P.P=EL+10000MM=+241M(WGS84 DATUM)
*H.P.P SIGNIFICA "PUNTO ALTO DE LA PAVIMENTACION"
 2. TODAS LAS DIMENSIONES, ELEVACIONES Y COORDENADAS ESTAN EN MILIMETROS, SALVO SE ESPECIFIQUE LO CONTRARIO.
 3. LA LOCALIZACION Y LA ELEVACION DE FONDO DEL TUBO DE DRENAJE PODRAN AJUSTARSE EN EL SITIO DURANTE LA CONSTRUCCION ACORDE A LA CONDICION DEL SITIO.
 4. ABBREVIATION / ABREVIACION
MH : MANHOLE / CAMARA DE INSPECCION
CB : CATCH BASIN / COLECTOR DE RED
INV. EL. : INVERT ELEVATION / ELEVACION INVERTIDA
D : DIAMETER / DIAMETRO
L : LENGTH / LARGO
W : WIDTH / ANCHO

- LEGEND/LEYENDA**
- MANHOLE (POLLUTED DRAINAGE)
 - MANHOLE (NON-POLLUTED DRAINAGE)
 - SMH: CAMARA DE INSPECCION (DRENAJE NO CONTAMINADO)
 - SEPTIC TANK / TANQUE SEPTICO
 - ST-F01 : SEPTIC TANK AS MANY AS 3 PERONS(230 LITER/DAY) CAPACITY
 - TANQUE SEPTICO CON CAPACIDAD DE (230 LITROS/DIA) PARA 3 PERSONAS
 - VALVE BOX
 - VB : CAJA DE VALVULA
 - SUMP BOX
 - SB : CAJA DE SUMIDERO
 - CATCH BASIN
 - CB : CAJA DE CAPTURA
 - OPEN DITCH
 - ZANJA ABIERTA
 - OPEN DITCH WITH GRATING COVER
 - ZANJA ABIERTA CON CUBIERTA DE REJILLA
 - DRAINAGE PIPE
 - TUBO DE DRENAJE
 - ENCASEMENT FOR PIPE
 - REVESTIMIENTO PARA TUBO

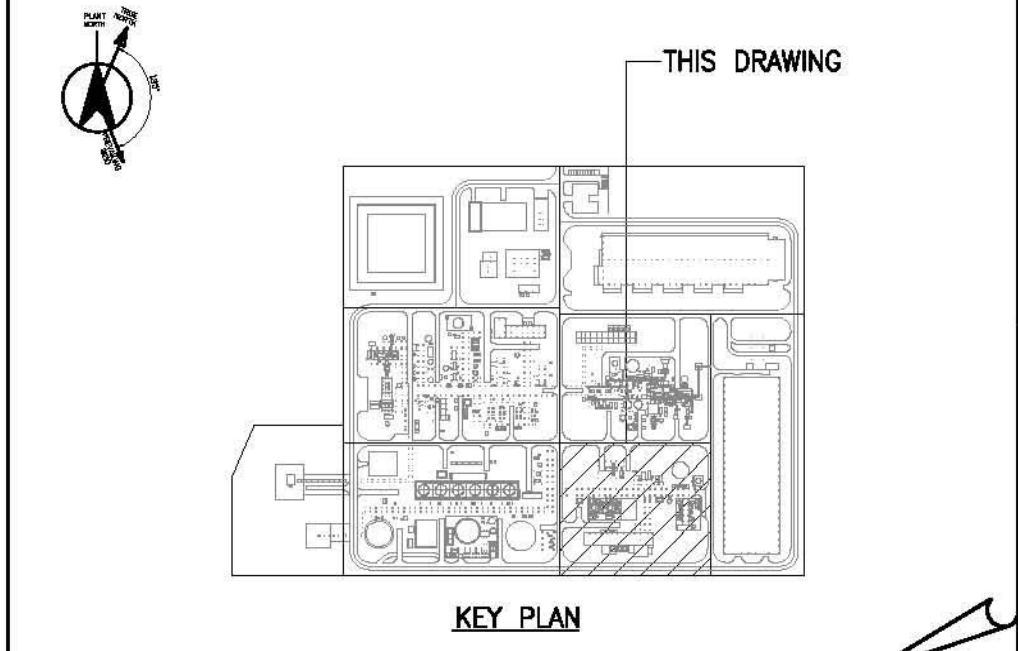

REFERENCE DRAWING		
NO.	DWG. NO.	TITLE
1	PAU-ECI-C-CAL-30001	CALCULATION SHEET FOR DRAINAGE
2	PAU-EPI-C-DPP-00001	OVERALL PLOT PLAN
3	PAU-ECI-C-DKP-30000	DRAINAGE KEY PLAN

REV.NO.	DATE	DESCRIPTION	DRN	CHECKED	APPROVED
N° REV	FECHA	DESCRIPCION	ELABORADO	VERIFICADO	APROBADO

DOCUMENTO REFERENCIAL:

El presente documento es de carácter referencial para fines exclusivos de preparación de la propuesta durante la etapa de licitación del Proyecto, por lo que la empresa Contratista es responsable de verificar dicha información durante el desarrollo y ejecución del proyecto, sin que esto implique derecho a modificaciones contractuales.

JOB NO. N° DE PROYECTO	DWG. TITLE: DRAINAGE PLAN FOR UTILITY AREA
SC2566	TITULO DEL DIBUJO: PLANO DE DRENAJE PARA AREA DE SERVICIO AUXILIARES
SCALE ESCALA 1/400	DWG.ND. : N° DEL DIBUJO: PAU-ECI-F-DAL-30022
	SH 1/1 HOJA REV. 1 REVISION

