

SIMBOLOGIA	
	CIRCUITO DE ILUMINACION
	CIRCUITO DE TOMACORRIENTES
	CIRCUITO DE FUERZA
	PANTALLA FLUORESCENTE 2x20 w
	PANTALLA FLUORESCENTE 3x20 w
	PANTALLA FLUORESCENTE TIPO TORTUGA 100W
	PANTALLA FLUORESCENTE 2x40 w
	LUMINARIA MICROICA LED 9 w
	INTERRUPTOR SIMPLE - DOBLE - TRIPLE
	CONMUTADOR
	TOMA CORRIENTES C/TIERRA
	TOMA CORRIENTES C/TIERRA A 1.20 m
	CAJA DE INTERRUPTORES
	TOMA DE FUERZA
	TABLERO DE DISTRIBUCION
	ESCALERILLA METALICA 20x5 cm
	PUESTA A TIERRA
	INTERRUPTOR TERMOMAGNETICO
	CAJA DE PASO - INSPECCION - DISTRIB.
	POSTE METALICO DE 6 m
	DUCTO PVC DE 40
	POSTE METALICO DE 4 m
	LUMINARIA HALURO METALICO 75-125 W
	LUMINARIA GAS Hg 75 W
	TIRA LED RGB 5m 30 W

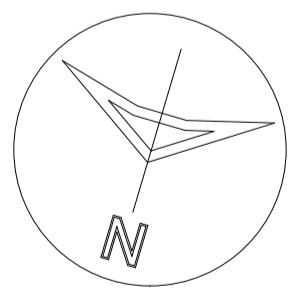
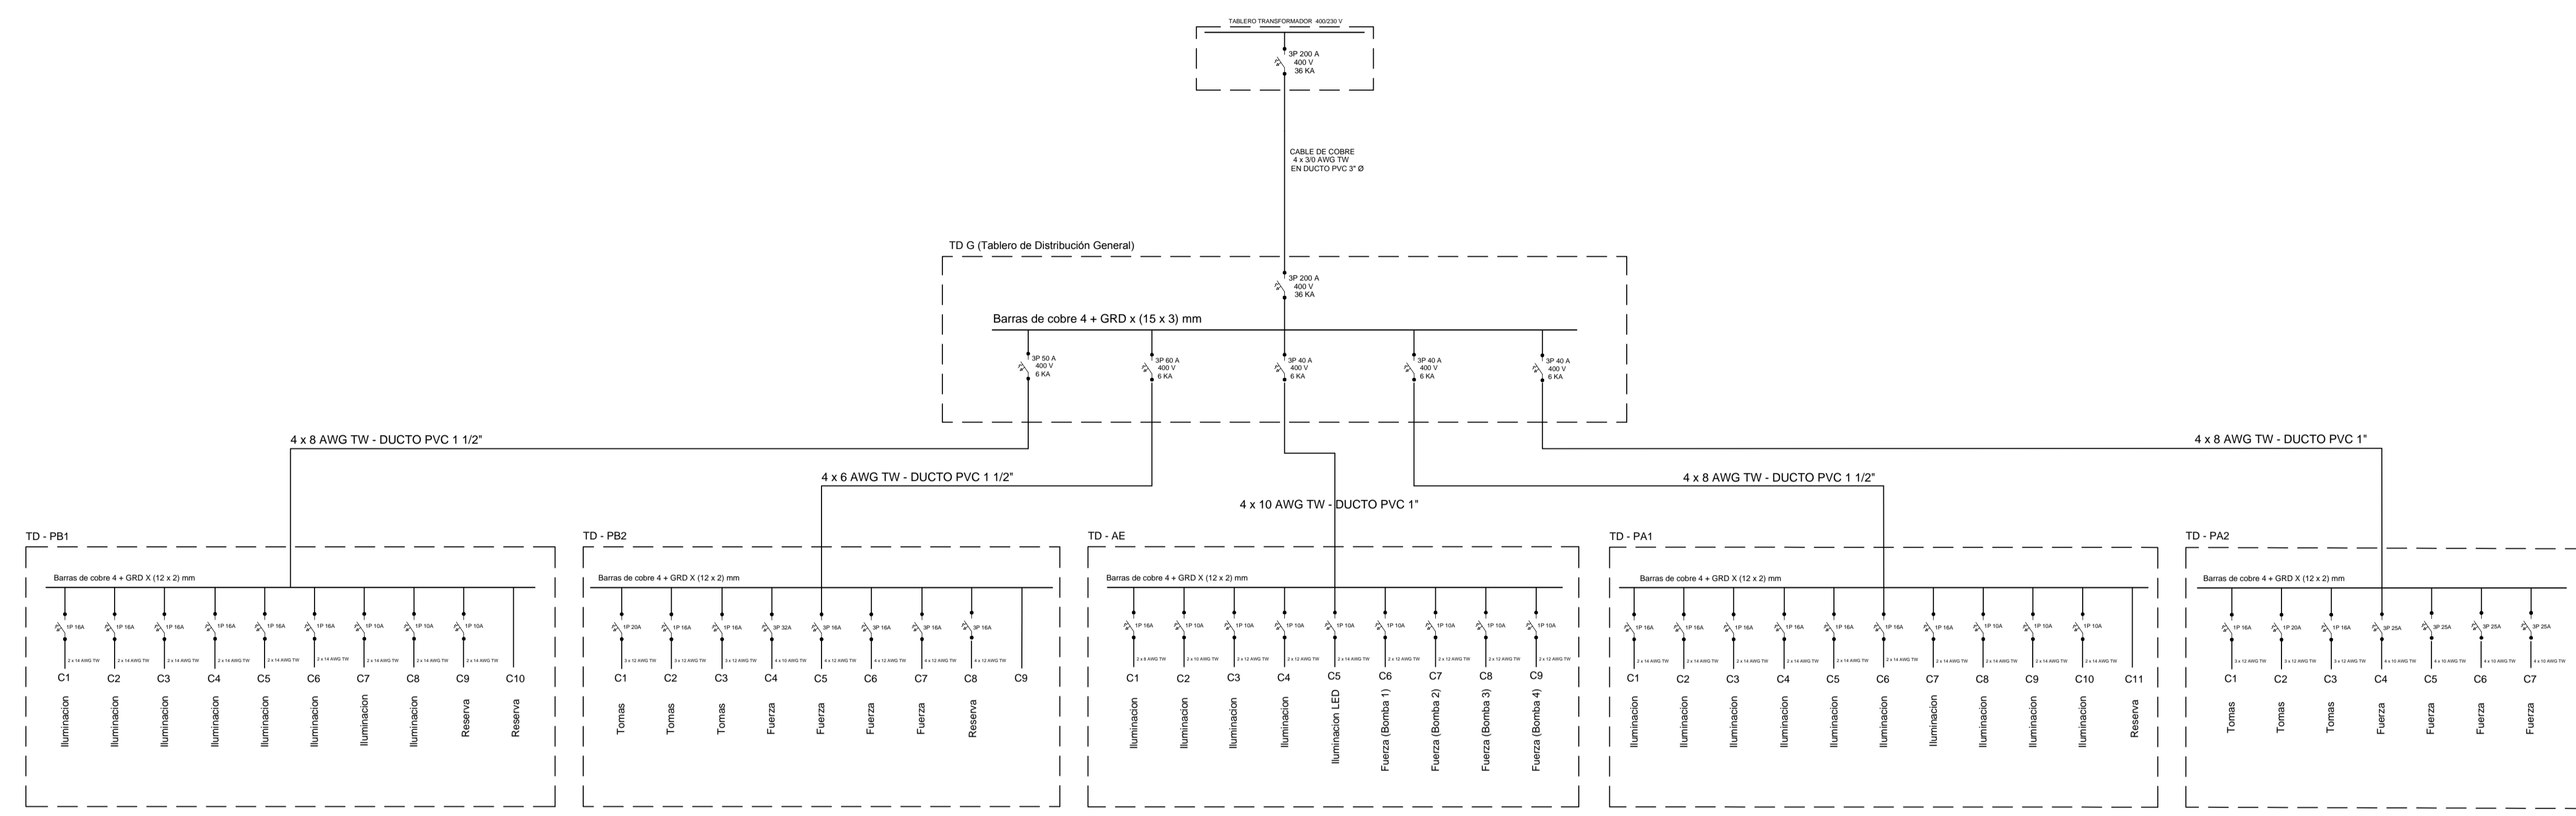


DIAGRAMA UNIFILAR - CARGAS
 ESC. : 1 : 100

ZONA: ESTE	MANZANA: ET-59	REGISTRO CATASTRAL
U.V.: 24	DISTRITO: 3	LOTE: 2
010179001		
OBRA: ARCHIVO REGIONAL YPFB SANTA CRUZ MUSEO TECNOLÓGICO YPFB SANTA CRUZ		
PROPIETARIO: YACIMIENTOS PETROLIFEROS FISCALES BOLIVIANOS		
DIRECCION: AV. TRES PASOS AL FRENTE Y C. MAMERTO CUELLAR S/N		
SUPERFICIE DE TERRENO SEGUN MENSURA: 163.020,15 m2		
SUPERFICIE DE TERRENO SEGUN TITULO: 170.119,98 m2		
SUPERFICIE INTERVENCIÓN: 9.892,05 m2		
SUPERFICIE CUBIERTA: 2.708,72 m2		
SUPERFICIE A CONSTRUIR: 4.869,91 m2		
UBICACION 		Propietario Proyectista Director Técnico Supervisor de Obra
OBSERVACIONES: PLANO DE PLANTA ALTA		Lámina: ELEC. - 05 Escala: 1:100